



SO 09 - OBNOVA OPEVNĚNÍ ČÁSTI BRODU
M 1:25, 1:100

VZOROVÝ ŘEZ 1:25

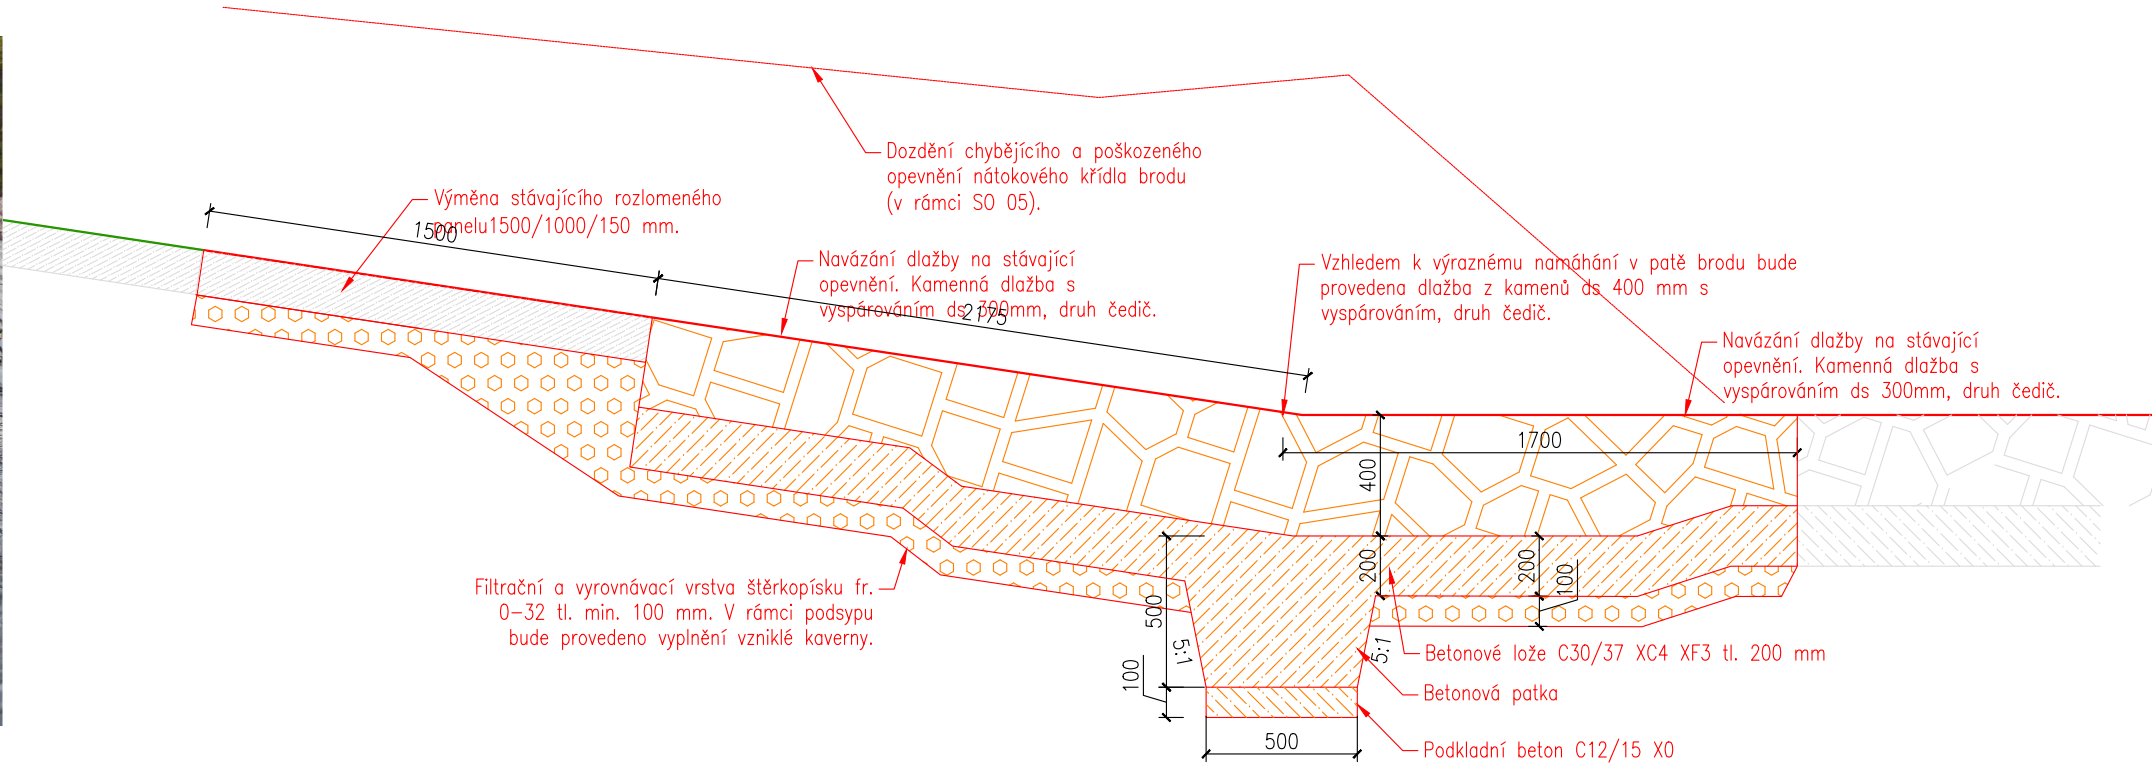

PŮDORYS 1:100

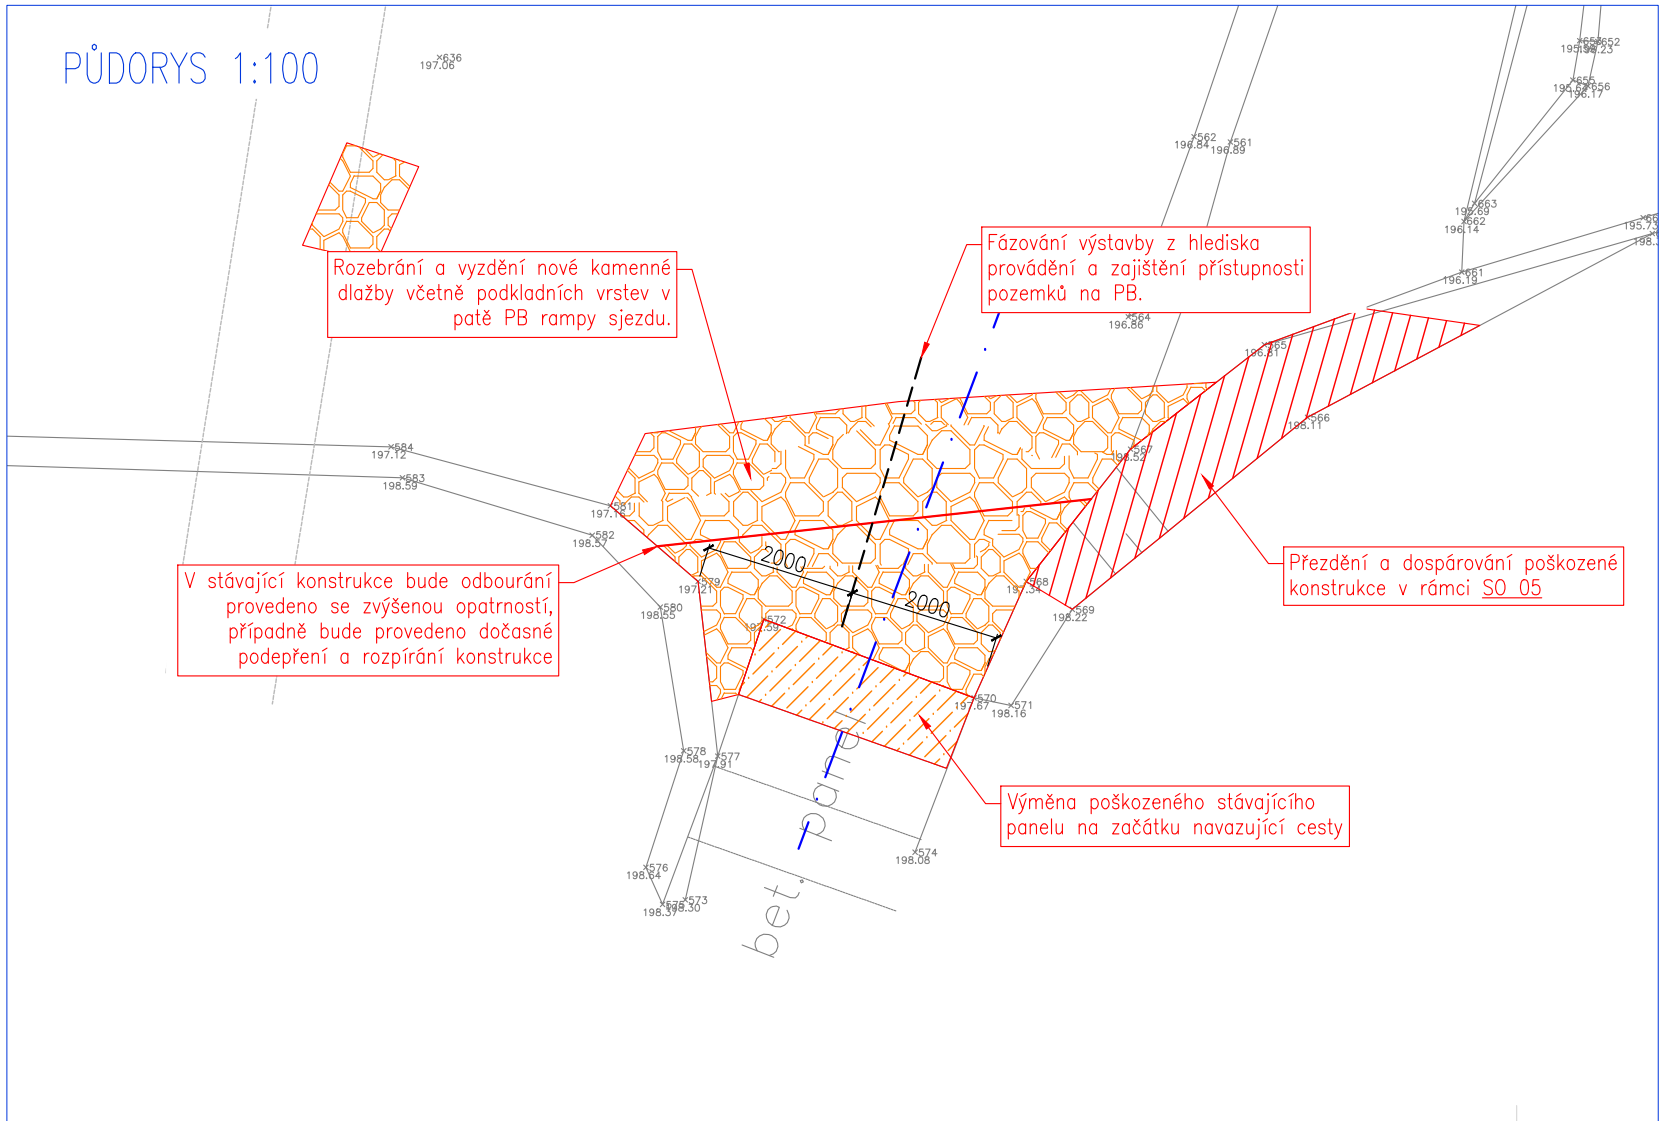

 HG partner s.r.o. Smetanova 200, 250 82 Úvaly www.hgpartner.cz Telefon: 246 082 015 e-mail: hgp@hgpartner.cz		Paré č.:	
Investor: Povodí Ohře, státní podnik, Bezručova 4219, 430 03 Chomutov		Datum:	05/2024
Odpovědný projektant:	Ing. Jaroslav Vrzák	Č. zakázky:	H23 - 040
Vypracoval:	Ing. Štěpán Krátký	Změna:	-
Akce: OPŠ Jílovský potok, Děčín - Jílové, etapa 5. ř. km 5,010-5,630 a etapa 6. ř. km 5,960-6,420		Stupeň: DSP/DPS	
Název části: DOKUMENTACE OBJEKTŮ		Část:	D
Příloha: SO 09 - OBNOVA OPEVNĚNÍ ČÁSTI BRODU		Měřítko: 1:25, 1:100	Č. přílohy: D.6