




PŮDORYS

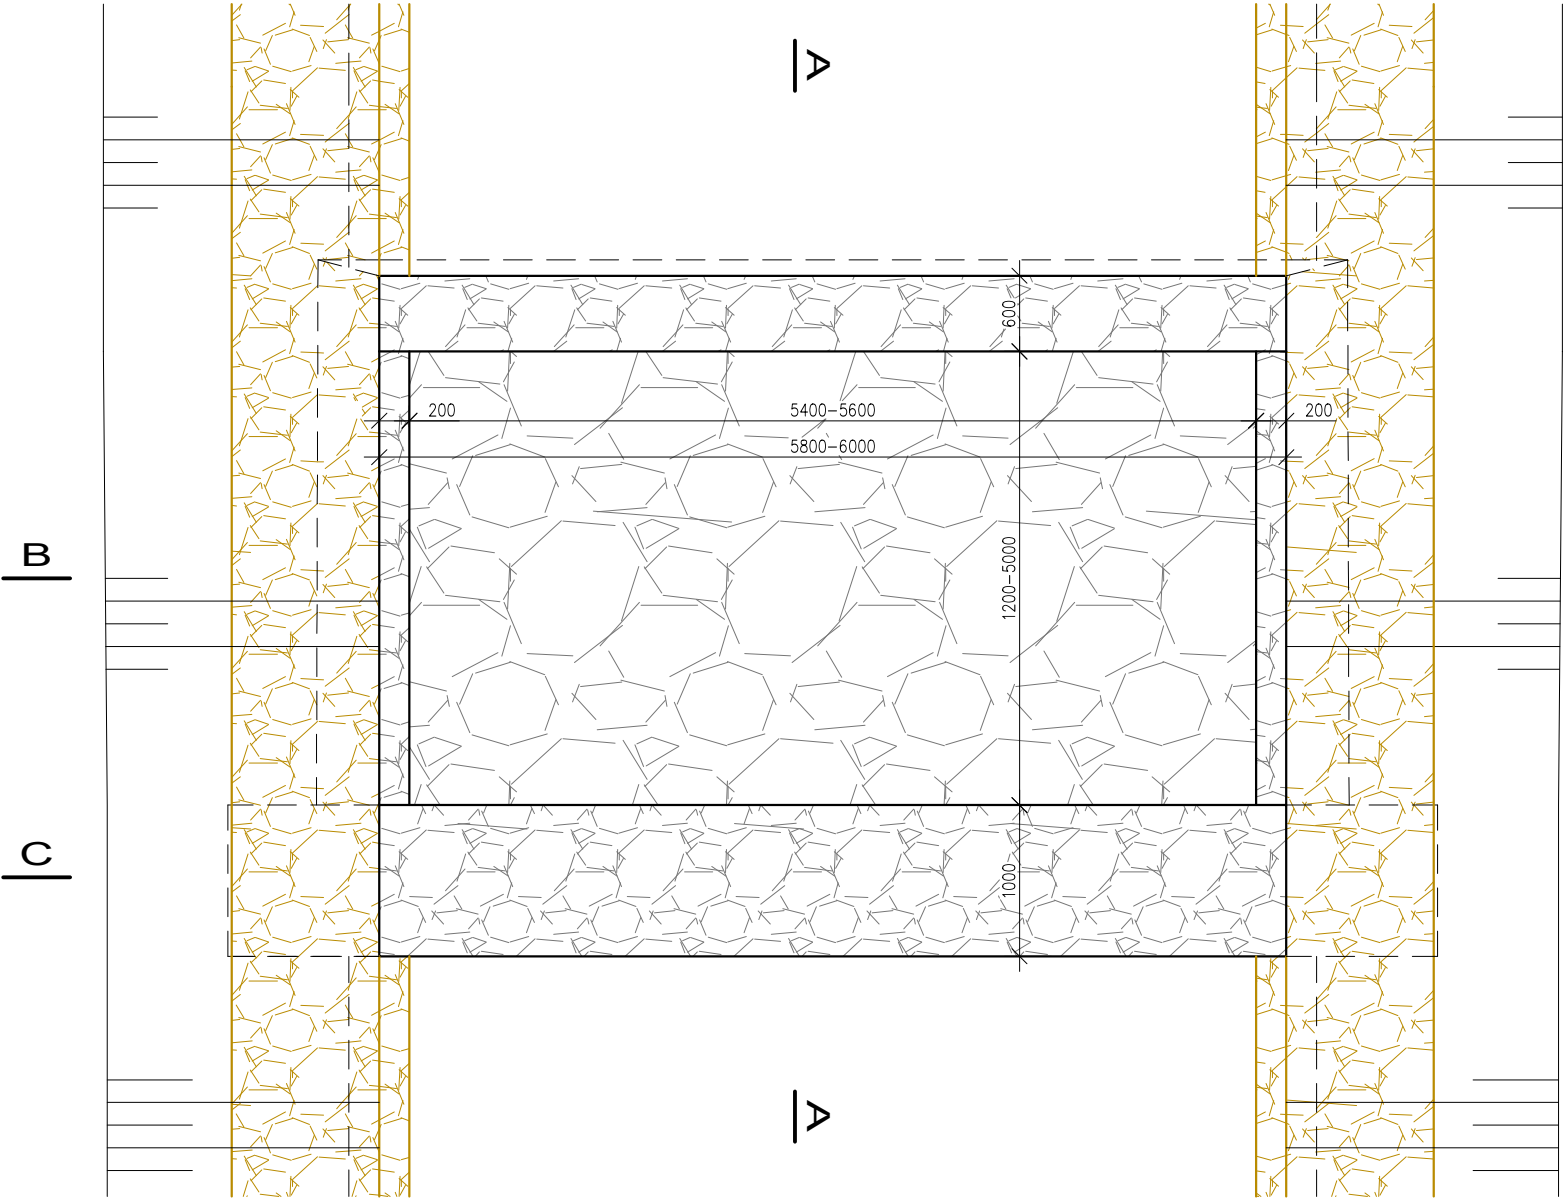


ŘEZ A-A

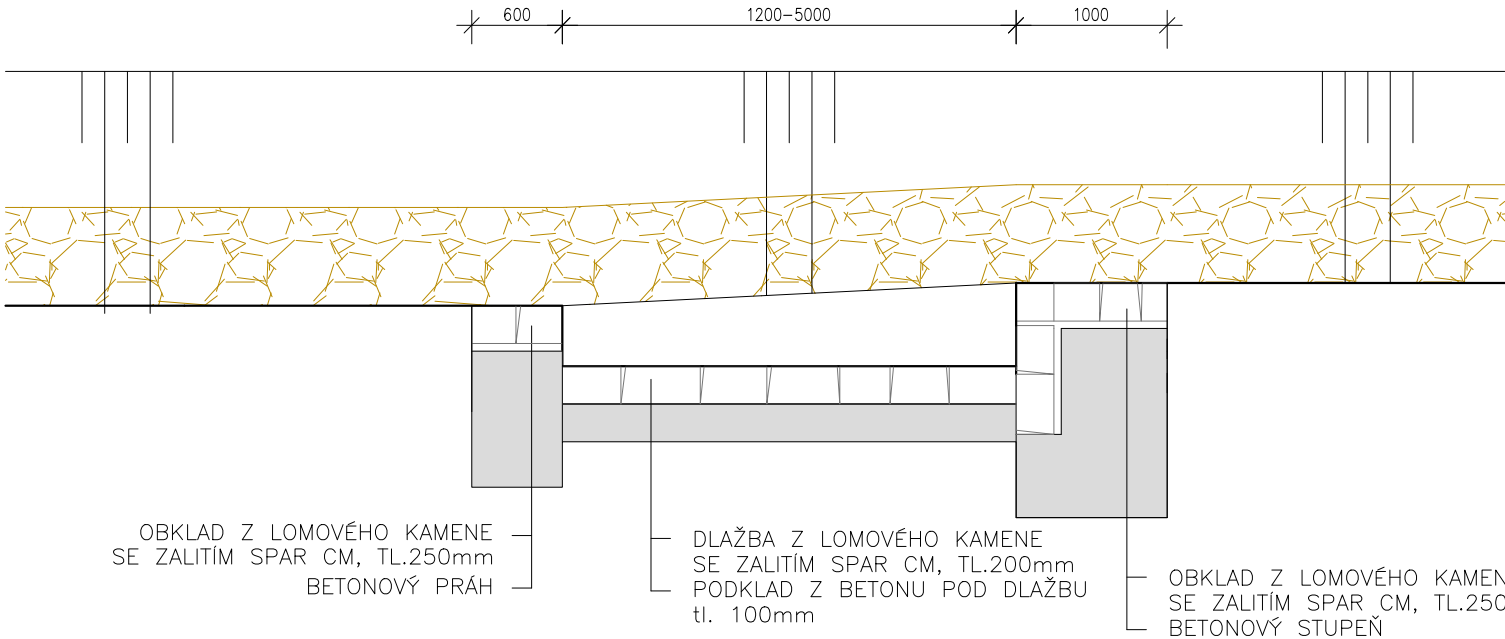



ŘEZ B-B

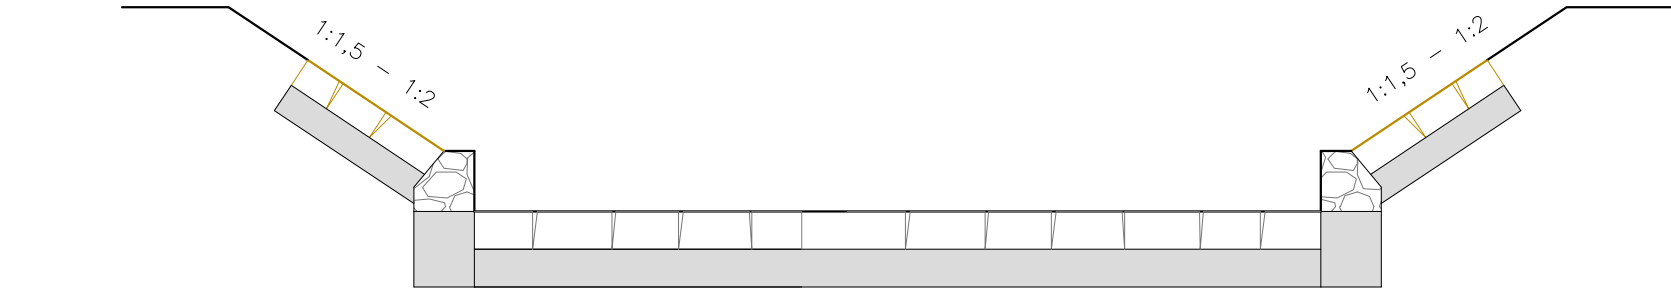

ŘEZ C-C

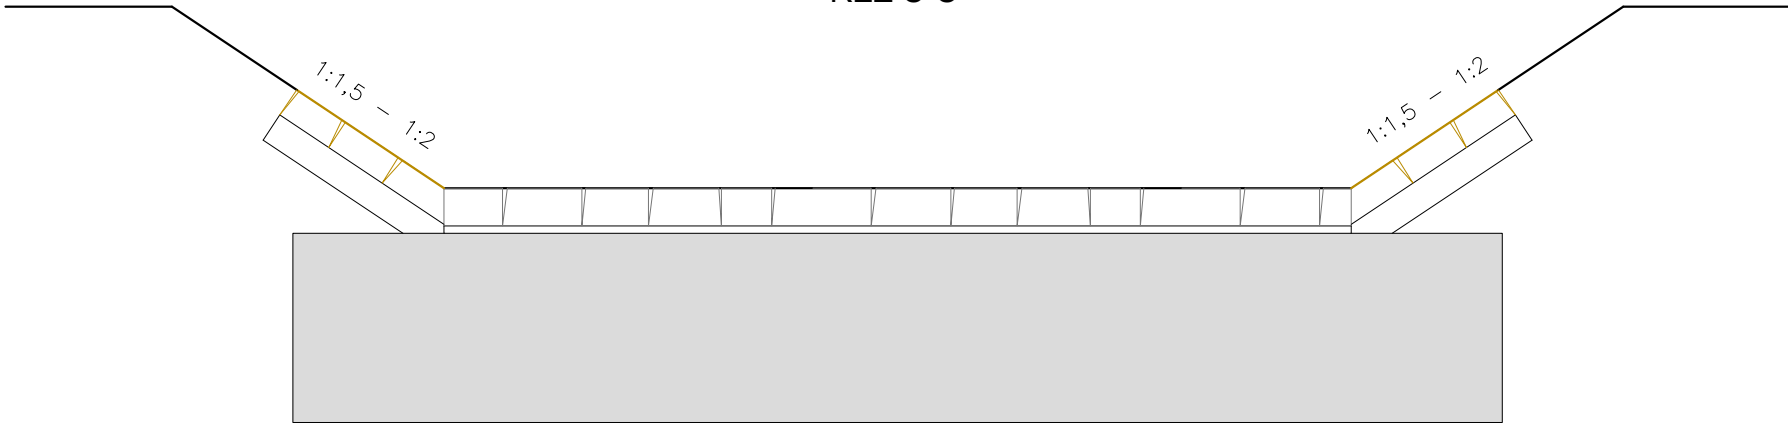

 Zodpovědný pracovník	Vypracoval		 AQUA CENTRUM Břeclav s.r.o. Kapusty 27, 690 06 Břeclav IČO 60710063, DIČ CZ60710063 tel.: 519 333 689, email: aqc@wo.cz	
Ing. Milan Bartolšic	Ing. Jan Varadínek			
Investor: Povodí Moravy, s.p., Dřevařská 11, 60200 Brno				
Akce: VVT Bystřička, Chvalčov, těžba sedimentů, oprava toku DOKUMENTACE PRO PROVÁDĚNÍ STAVBY			Formát	
			Datum	listopad 2021
			Číslo stavby	
Příloha: S004 – OPRAVA TOKU V Ř.KM 11,514 – 12,150 VZOROVÝ VÝKRES - PŮVODNÍ STAV			Měřítko 1:50	Číslo přílohy D.1.1.b.17