




PODKLADNÍ KONSTRUKCE - PŮDORYS

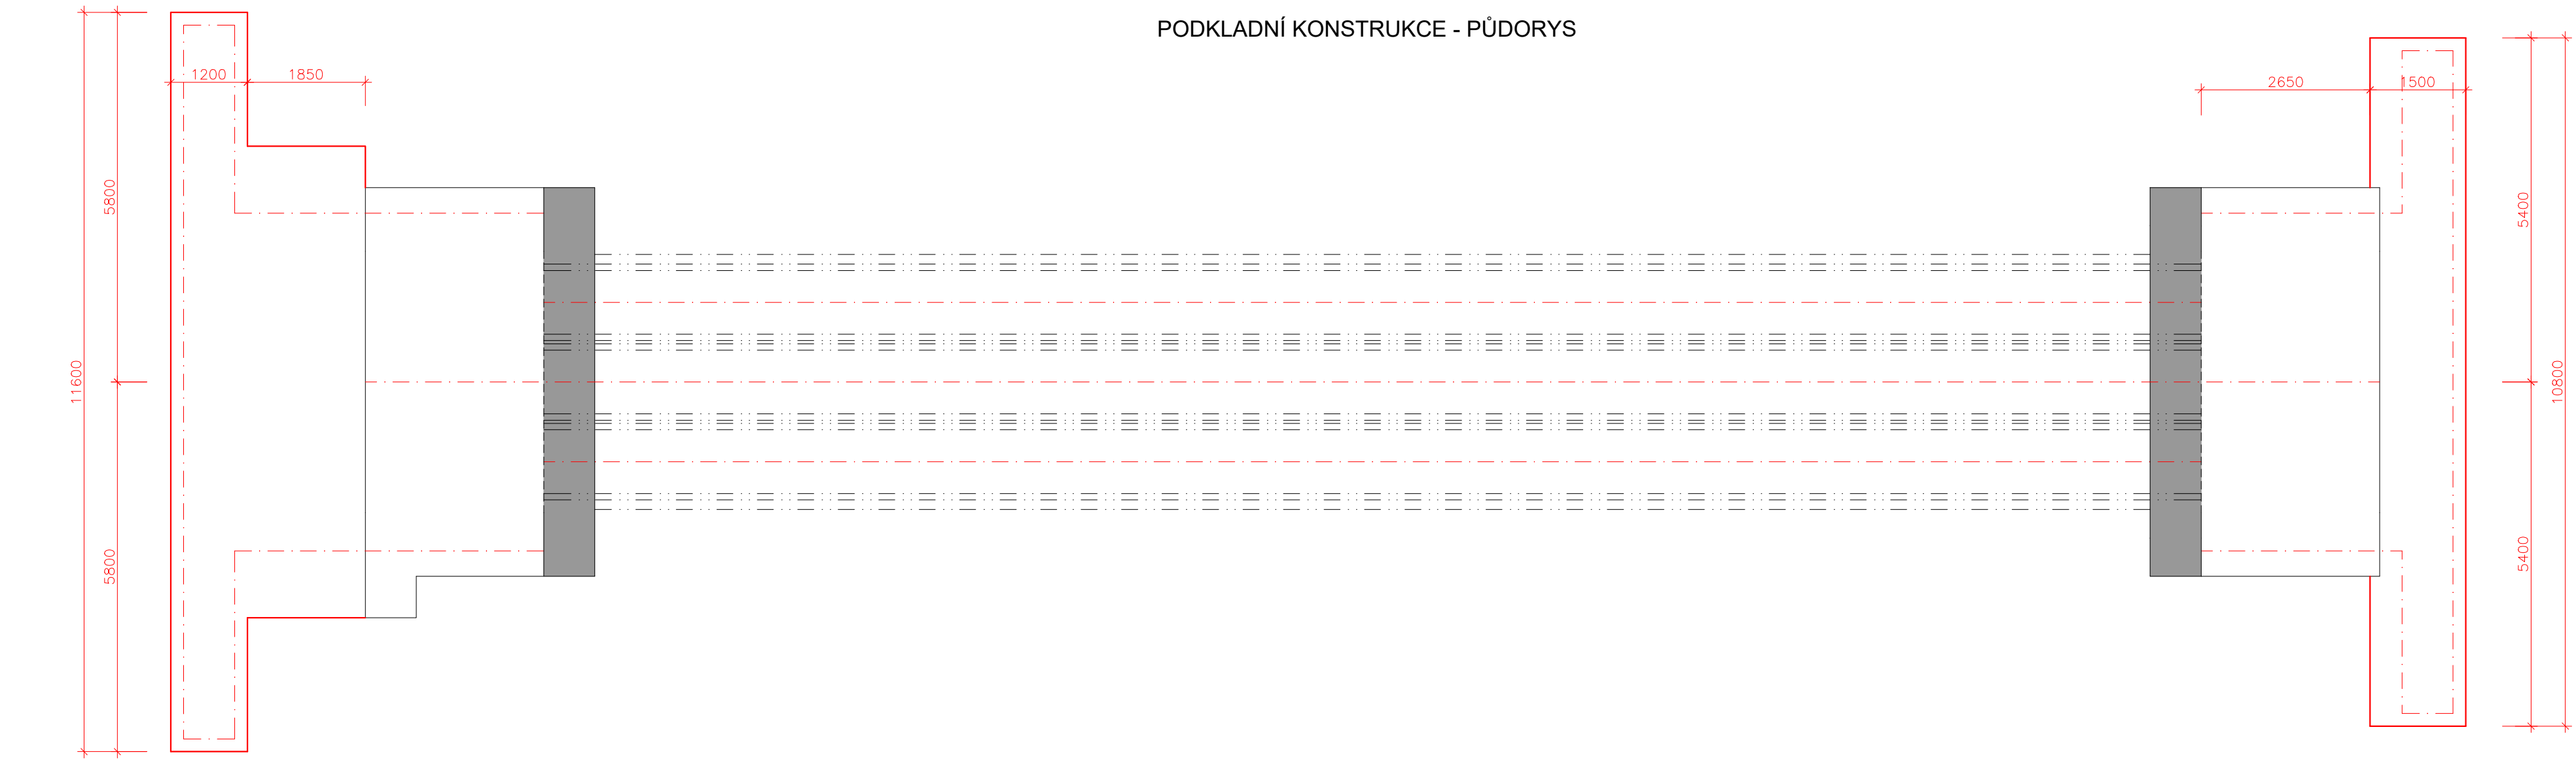


ŘEZ B-B

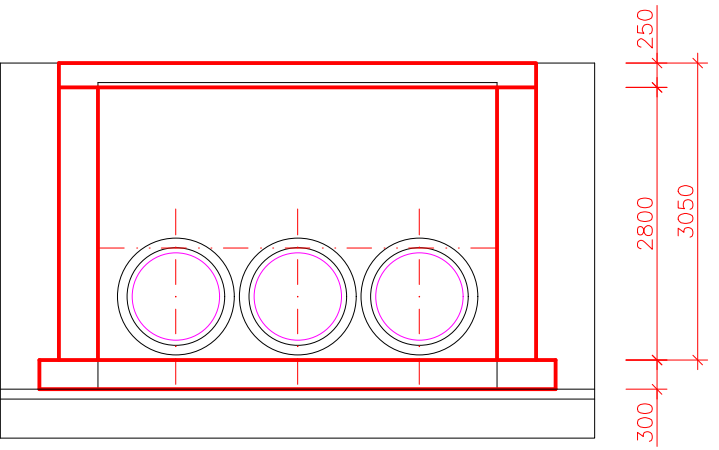


ŘEZ C-C

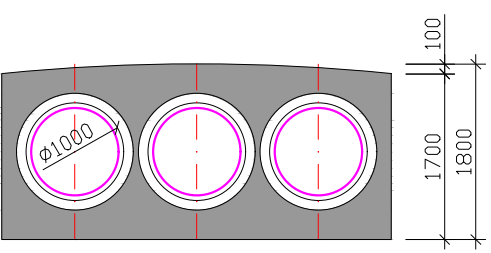

ŘEZ D-D

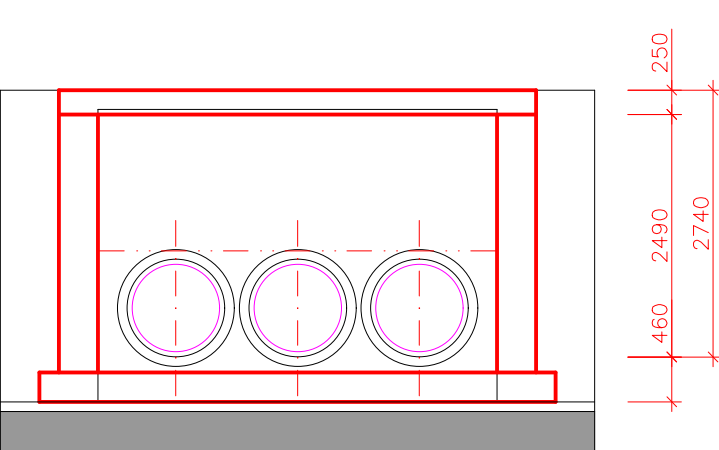


ZÁKLADOVÁ DESKA - PŮDORYS

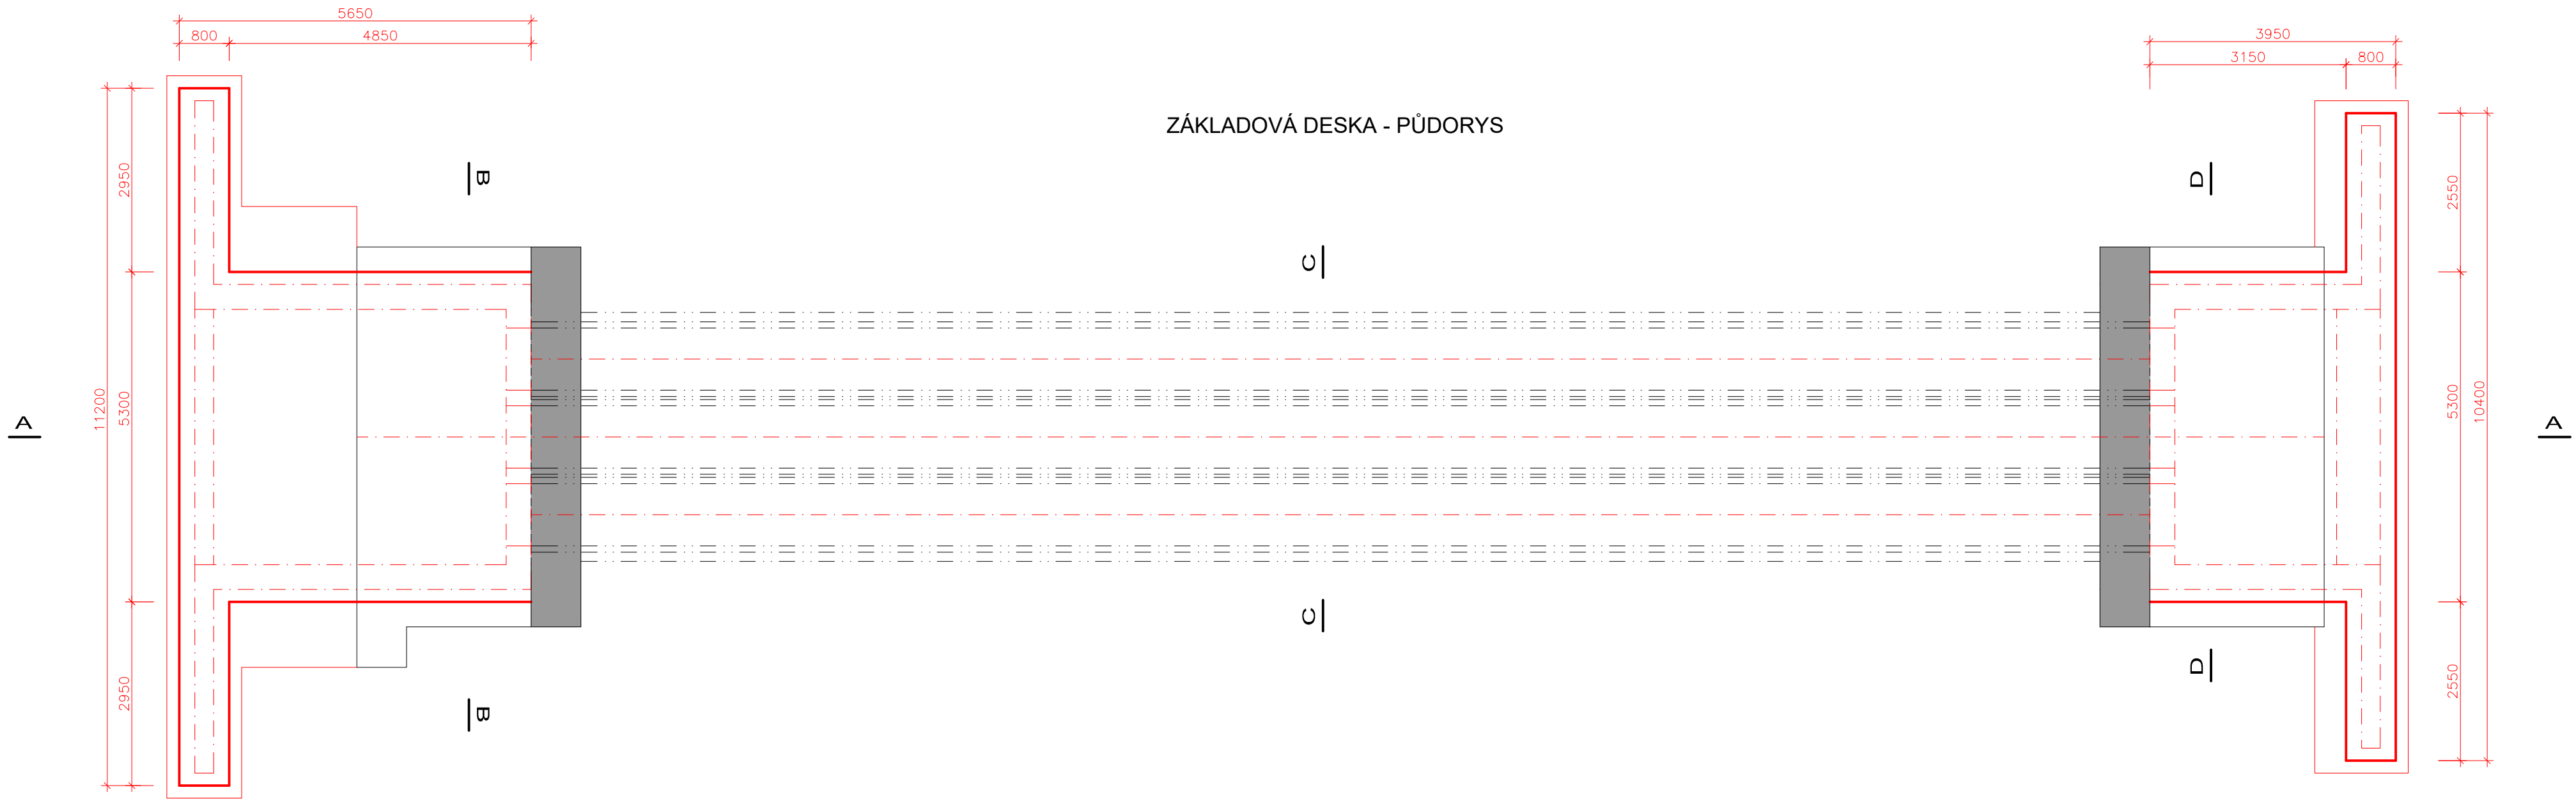


PŮDORYS

PŮDORYSNÝ ŘEZ NA KÓTĚ 219,00

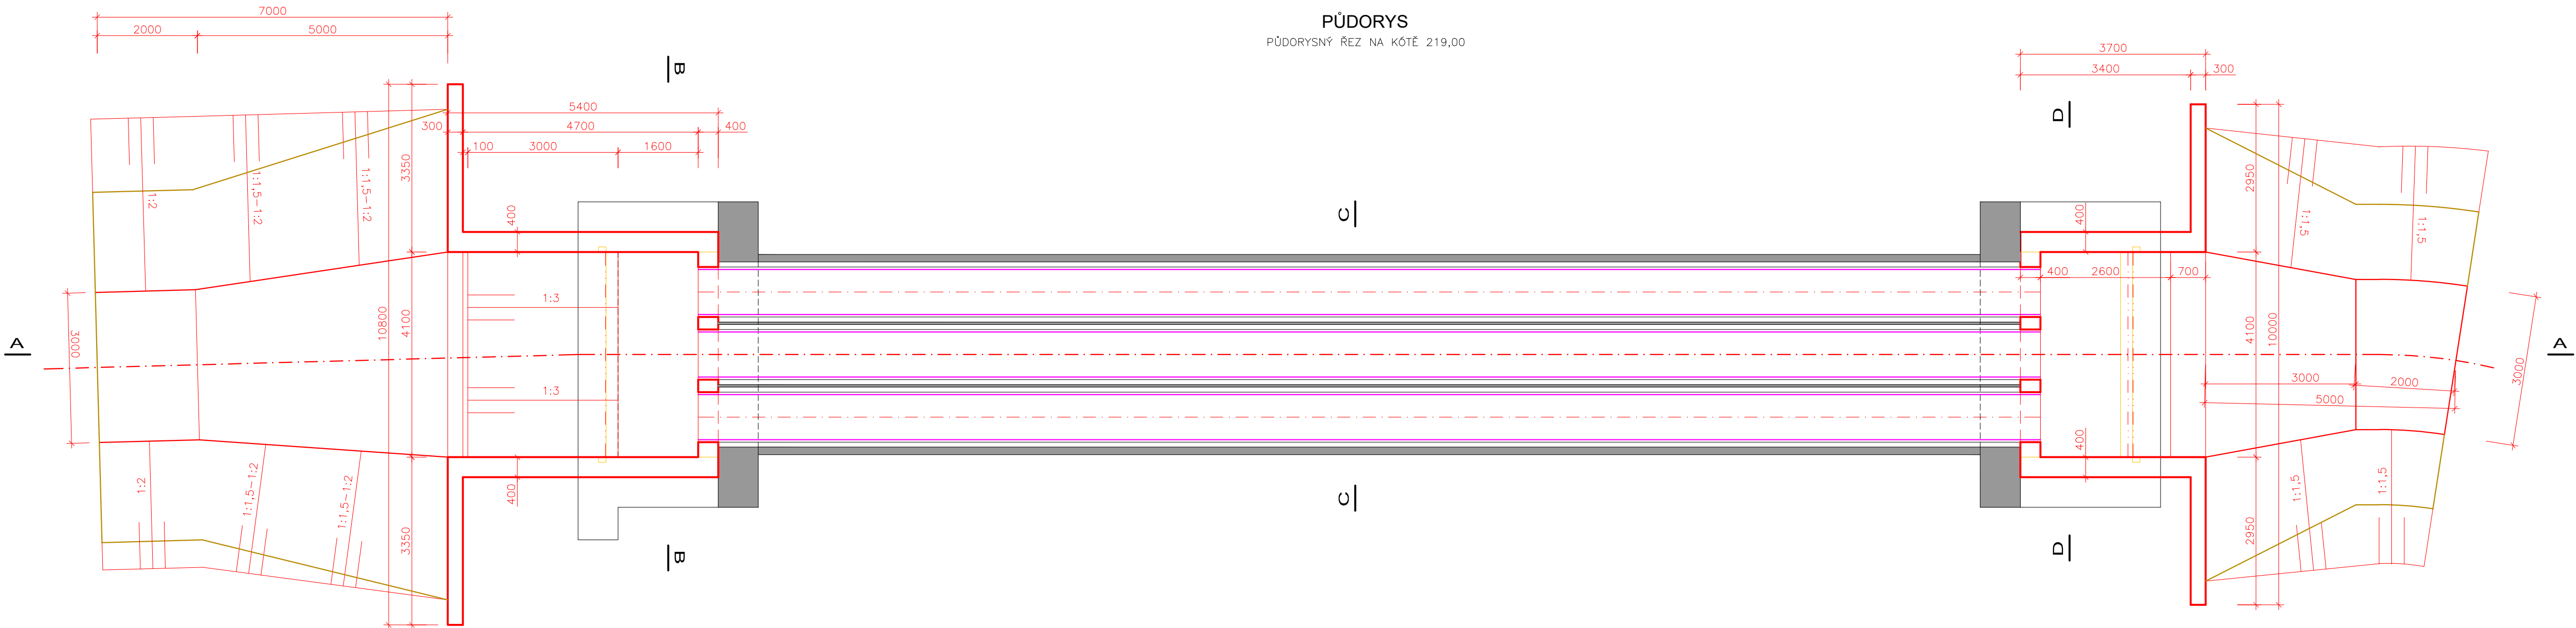

ŘEZ A-A

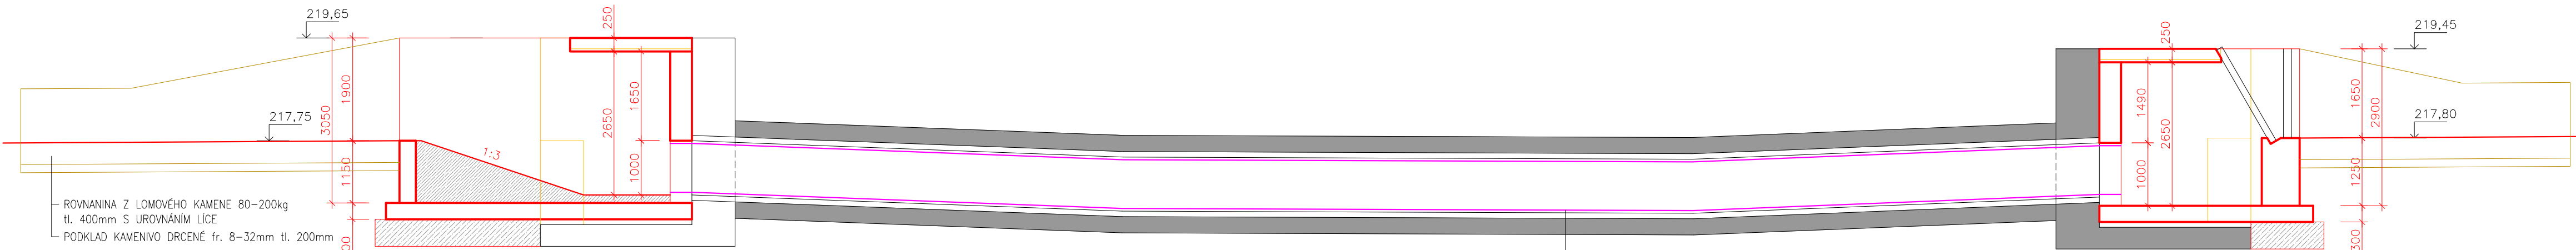

OPRAVA TĚSNOSTI POTRUBÍ
SANAČNÍ RUKÁVEČ PRO POTRUBÍ DN1000mm

Zodpovědný pracovník	Vypracoval		
Ing. Milan Bartošík	Ing. Jan Varadinek	Kopule 27, 690 06 Břeclav IČO 60710063, DIČ CZ60710063 tel.: 519 333 689, email: aqc@wo.cz	
Akce:		Formát	
Shybka DVT Cholinka v ř.km 1.772, k.ú. Horka nad Moravou		Datum	březen 2022
Příloha:		Číslo stavby	
PŮDORYS, ŘEZY NOVÝ STAV		Měřítko 1:75	Číslo přílohy D.1.1.b.5