




LÁVKA - ŘEZ P1  
MĚŘÍTKO 1:50

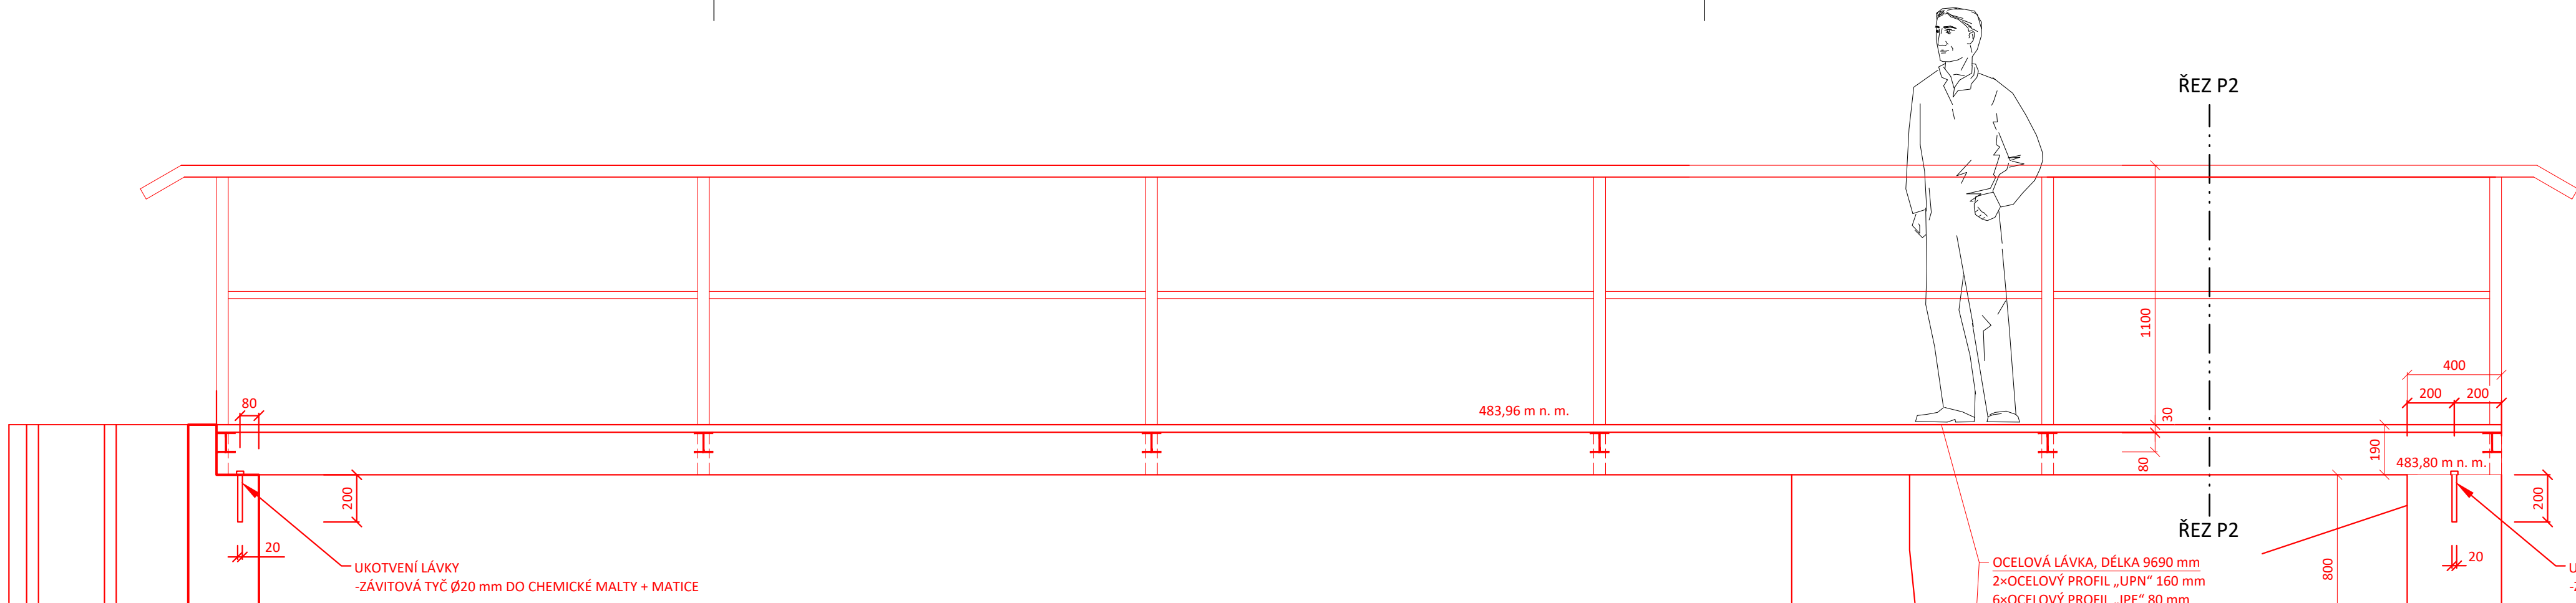

LÁVKA - ŘEZ P2  
MĚŘÍTKO 1:50

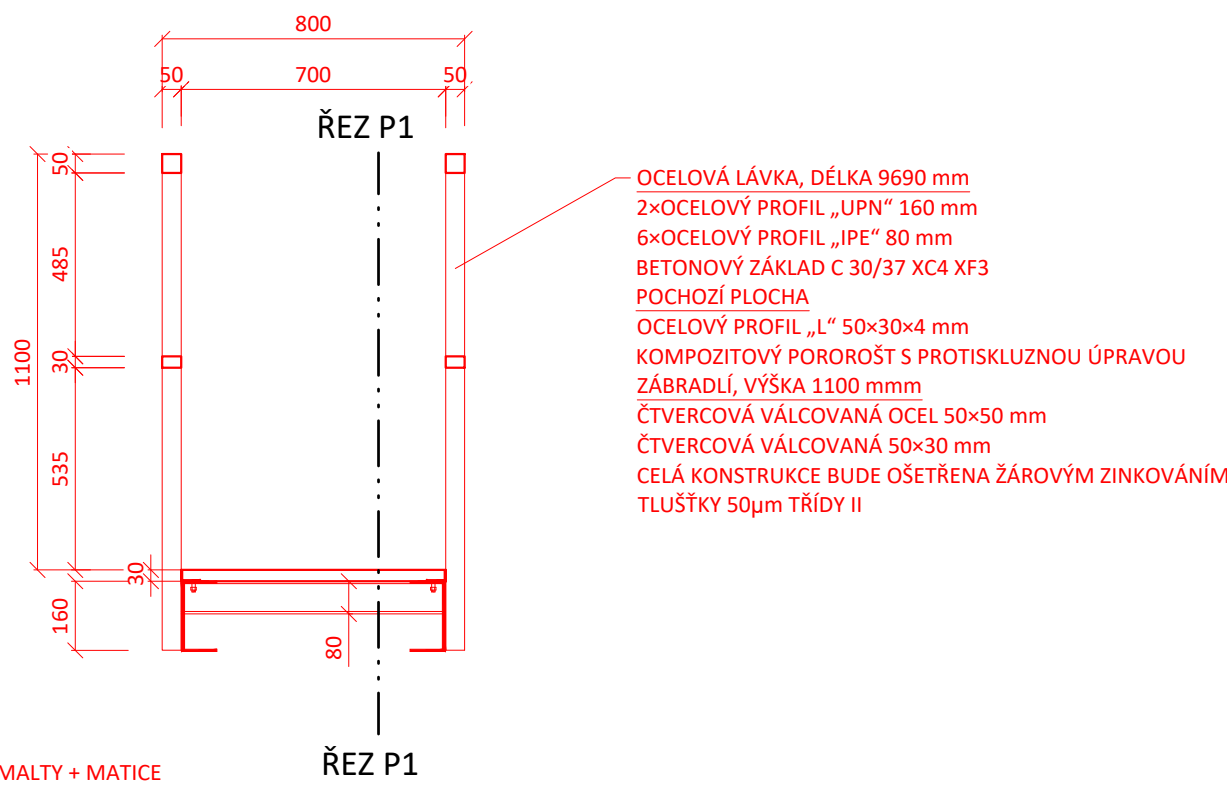

 
LÁVKA - PŮDORYS  
MĚŘÍTKO 1:50

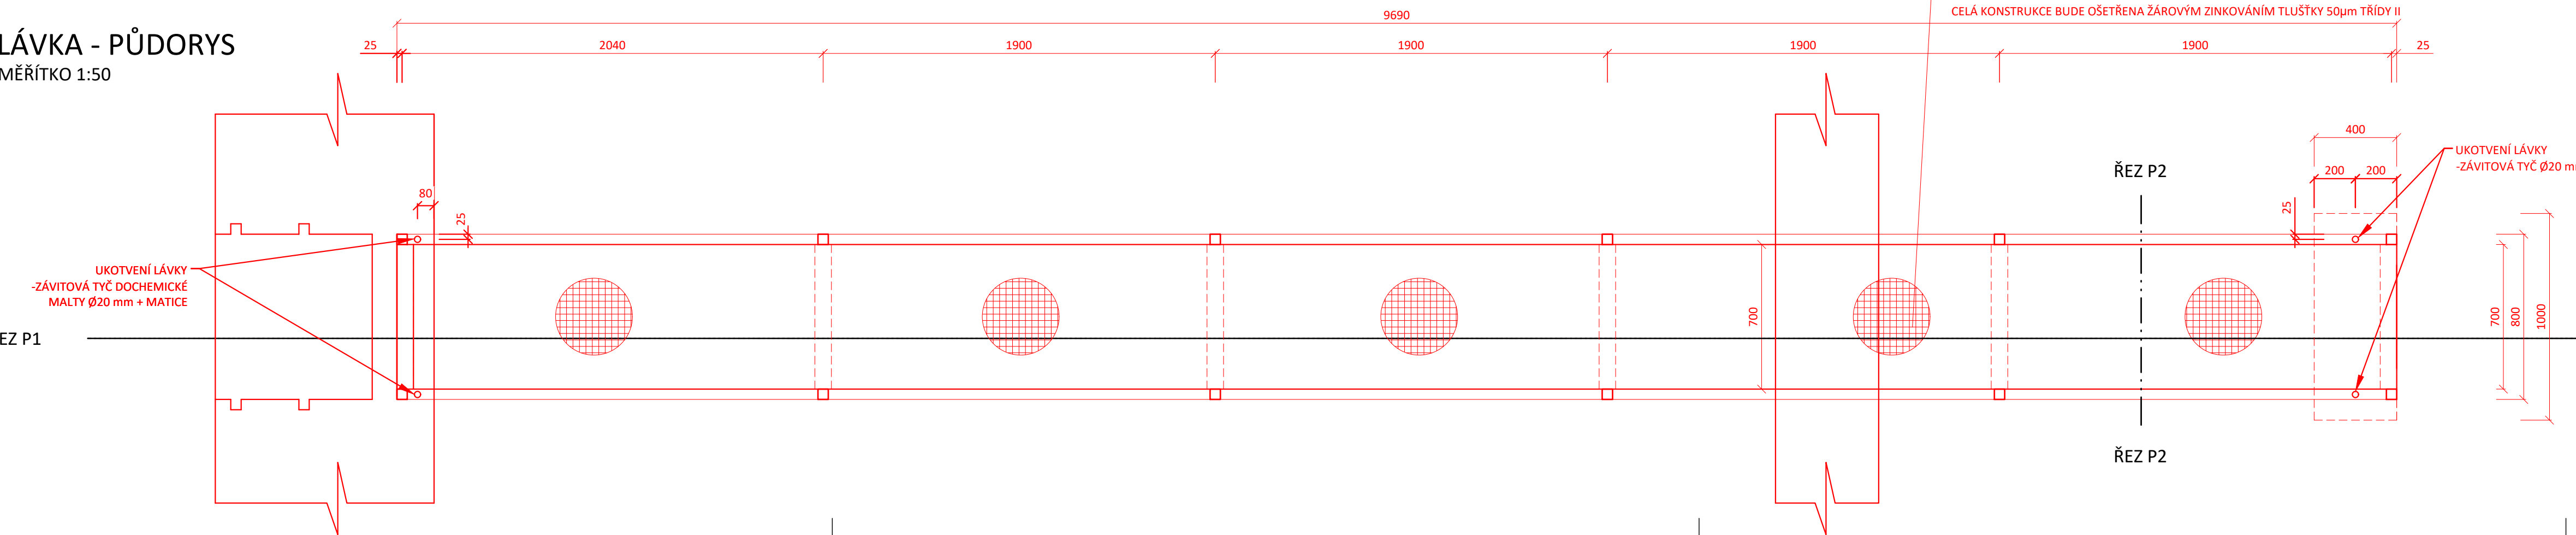

ŘEZ P1

ŘEZ P1

Výškový systém: Bpv

VYPRACOVAL ING. PAVEL PÁNA ING. ANNA KUTNAROVÁ	KRESLIL ING. ANNA KUTNAROVÁ	ZODP. PROJEKTANT ING. PAVEL PÁNA	KONTROLOVAL ING. ONDŘEJ ŠVARC	 <b>VODNÍ DÍLA - TBD</b>  VODNÍ DÍLA - TBD a.s. Hybernská 40, 110 00 Praha 1 Tel.: 221 408 111* Fax: 224 212 803 www.vdtbd.cz	
INVESTOR	POVODÍ OHŘE, s.p., BEZRUČOVA 4219, CHOMUTOV 3, 430 03 CHOMUTOV				
MÍSTO STAVBY	K.Ú. HABROVICE, ÚSTECKÝ KRAJ				
AKCE	VD HABROVICKÝ KAČÁK - DOPORUČENÁ OPATŘENÍ TBD - PROJEKTOVÁ DOKUMENTACE(DSJ)				
OBSAH	PROJEKT Č.		P 3066/21	ARCHIVNÍ Č.	2021 / 130
	DATUM		8 / 2021	STUPEŇ	PDPS/PDSP
	FORMÁT				
	MĚŘÍTKO		1 : 100	ČÍSLO PŘÍLOHY D.1.2.2.6	