




SITUACE STAVBY

MĚŘÍTKO: 1:250

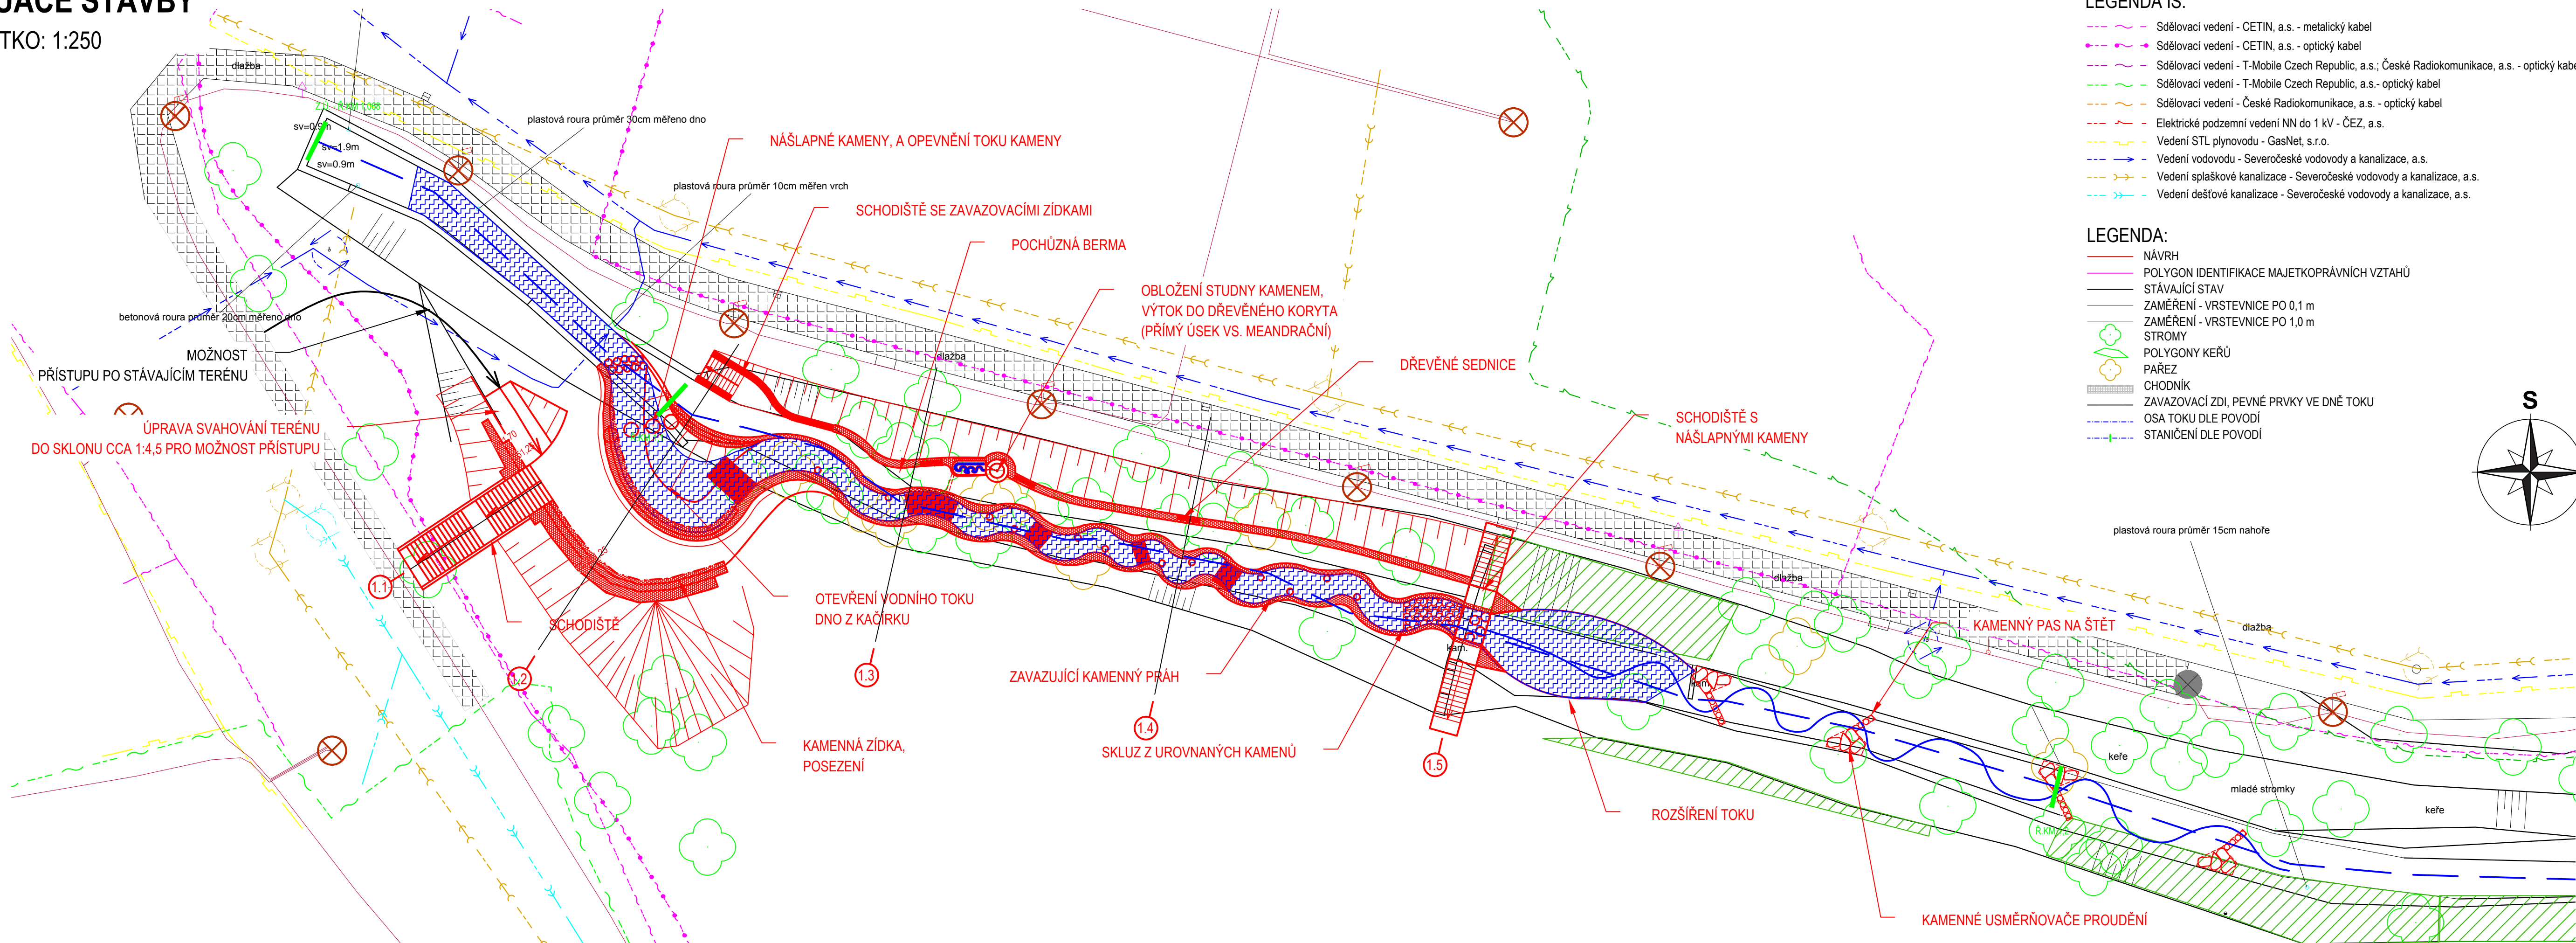

- LEGENDA IS:
- Sdělovací vedení - CETIN, a.s. - metalický kabel
 - Sdělovací vedení - CETIN, a.s. - optický kabel
 - Sdělovací vedení - T-Mobile Czech Republic, a.s.; České Radiokomunikace, a.s. - optický kabel
 - Sdělovací vedení - T-Mobile Czech Republic, a.s. - optický kabel
 - Sdělovací vedení - České Radiokomunikace, a.s. - optický kabel
 - Elektrické podzemní vedení NN do 1 kV - ČEZ, a.s.
 - Vedení STL plynovodu - GasNet, s.r.o.
 - Vedení vodovodu - Severočeské vodovody a kanalizace, a.s.
 - Vedení splaškové kanalizace - Severočeské vodovody a kanalizace, a.s.
 - Vedení dešťové kanalizace - Severočeské vodovody a kanalizace, a.s.
- LEGENDA:
- NÁVRH
 - POLYGON IDENTIFIKACE MAJETKOPRÁVNÍCH VZTAHŮ
 - STÁVAJÍCÍ STAV
 - ZAMĚŘENÍ - VRSTEVNICE PO 0,1 m
 - ZAMĚŘENÍ - VRSTEVNICE PO 1,0 m
 - STROMY
 - POLYGO NY KEŘŮ
 - PAŘEZ
 - CHODNÍK
 - ZAVAZOVACÍ ZDI, PEVNÉ PRVKY VE DNĚ TOKU
 - OSA TOKU DLE POVODÍ
 - STANIČENÍ DLE POVODÍ

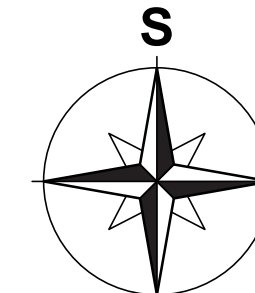

polohový souřadnicový systém S-JTSK výškový systém - Bpv	
	
ENVICONS s. r. o. Sídlo a provozovna společnosti Hradecná 569 533 52 Pardubice - Polabiny Tel. / FAX: +420 466 531 787 info@envicons.cz - www.envicons.cz	
Datum / Date 07/2020	
Zakázka č. / Job No. 41/2019	
Stupeň / Stage DUR	
Kraj / Region Liberecký	
Stavební úřad / Building Authority MěÚ Turnov	
Katastrální území / Catastral Area Turnov	
Objednatel / Client Město Turnov	
Alce / Project Stebenka - revitalizace toku	
Stavební objekt / Building construction SO-01 Úsek ř.km 1,068 - 1,220	
Název / Title Situace stavby	
Zodpovědný projektant / Responsible designer Ing. Štěpán Plodek	
Kontroloval / Checked by Ing. Jiří Šubrt	
Návrh vypracoval / Elaborated by Ing. Jiří Šubrt	
Měřítko / Scale 1:250	Souprava / Copy 01.1
Výkres č. / DWG No.	