


VENKOVNÍ ČIDLO
PVC 63 KANAL
PŘÍVOD VZDUCHU POD OKNEM 600x600mm
DEMONTÁŽ VNITŘNÍ MŘÍŽKY

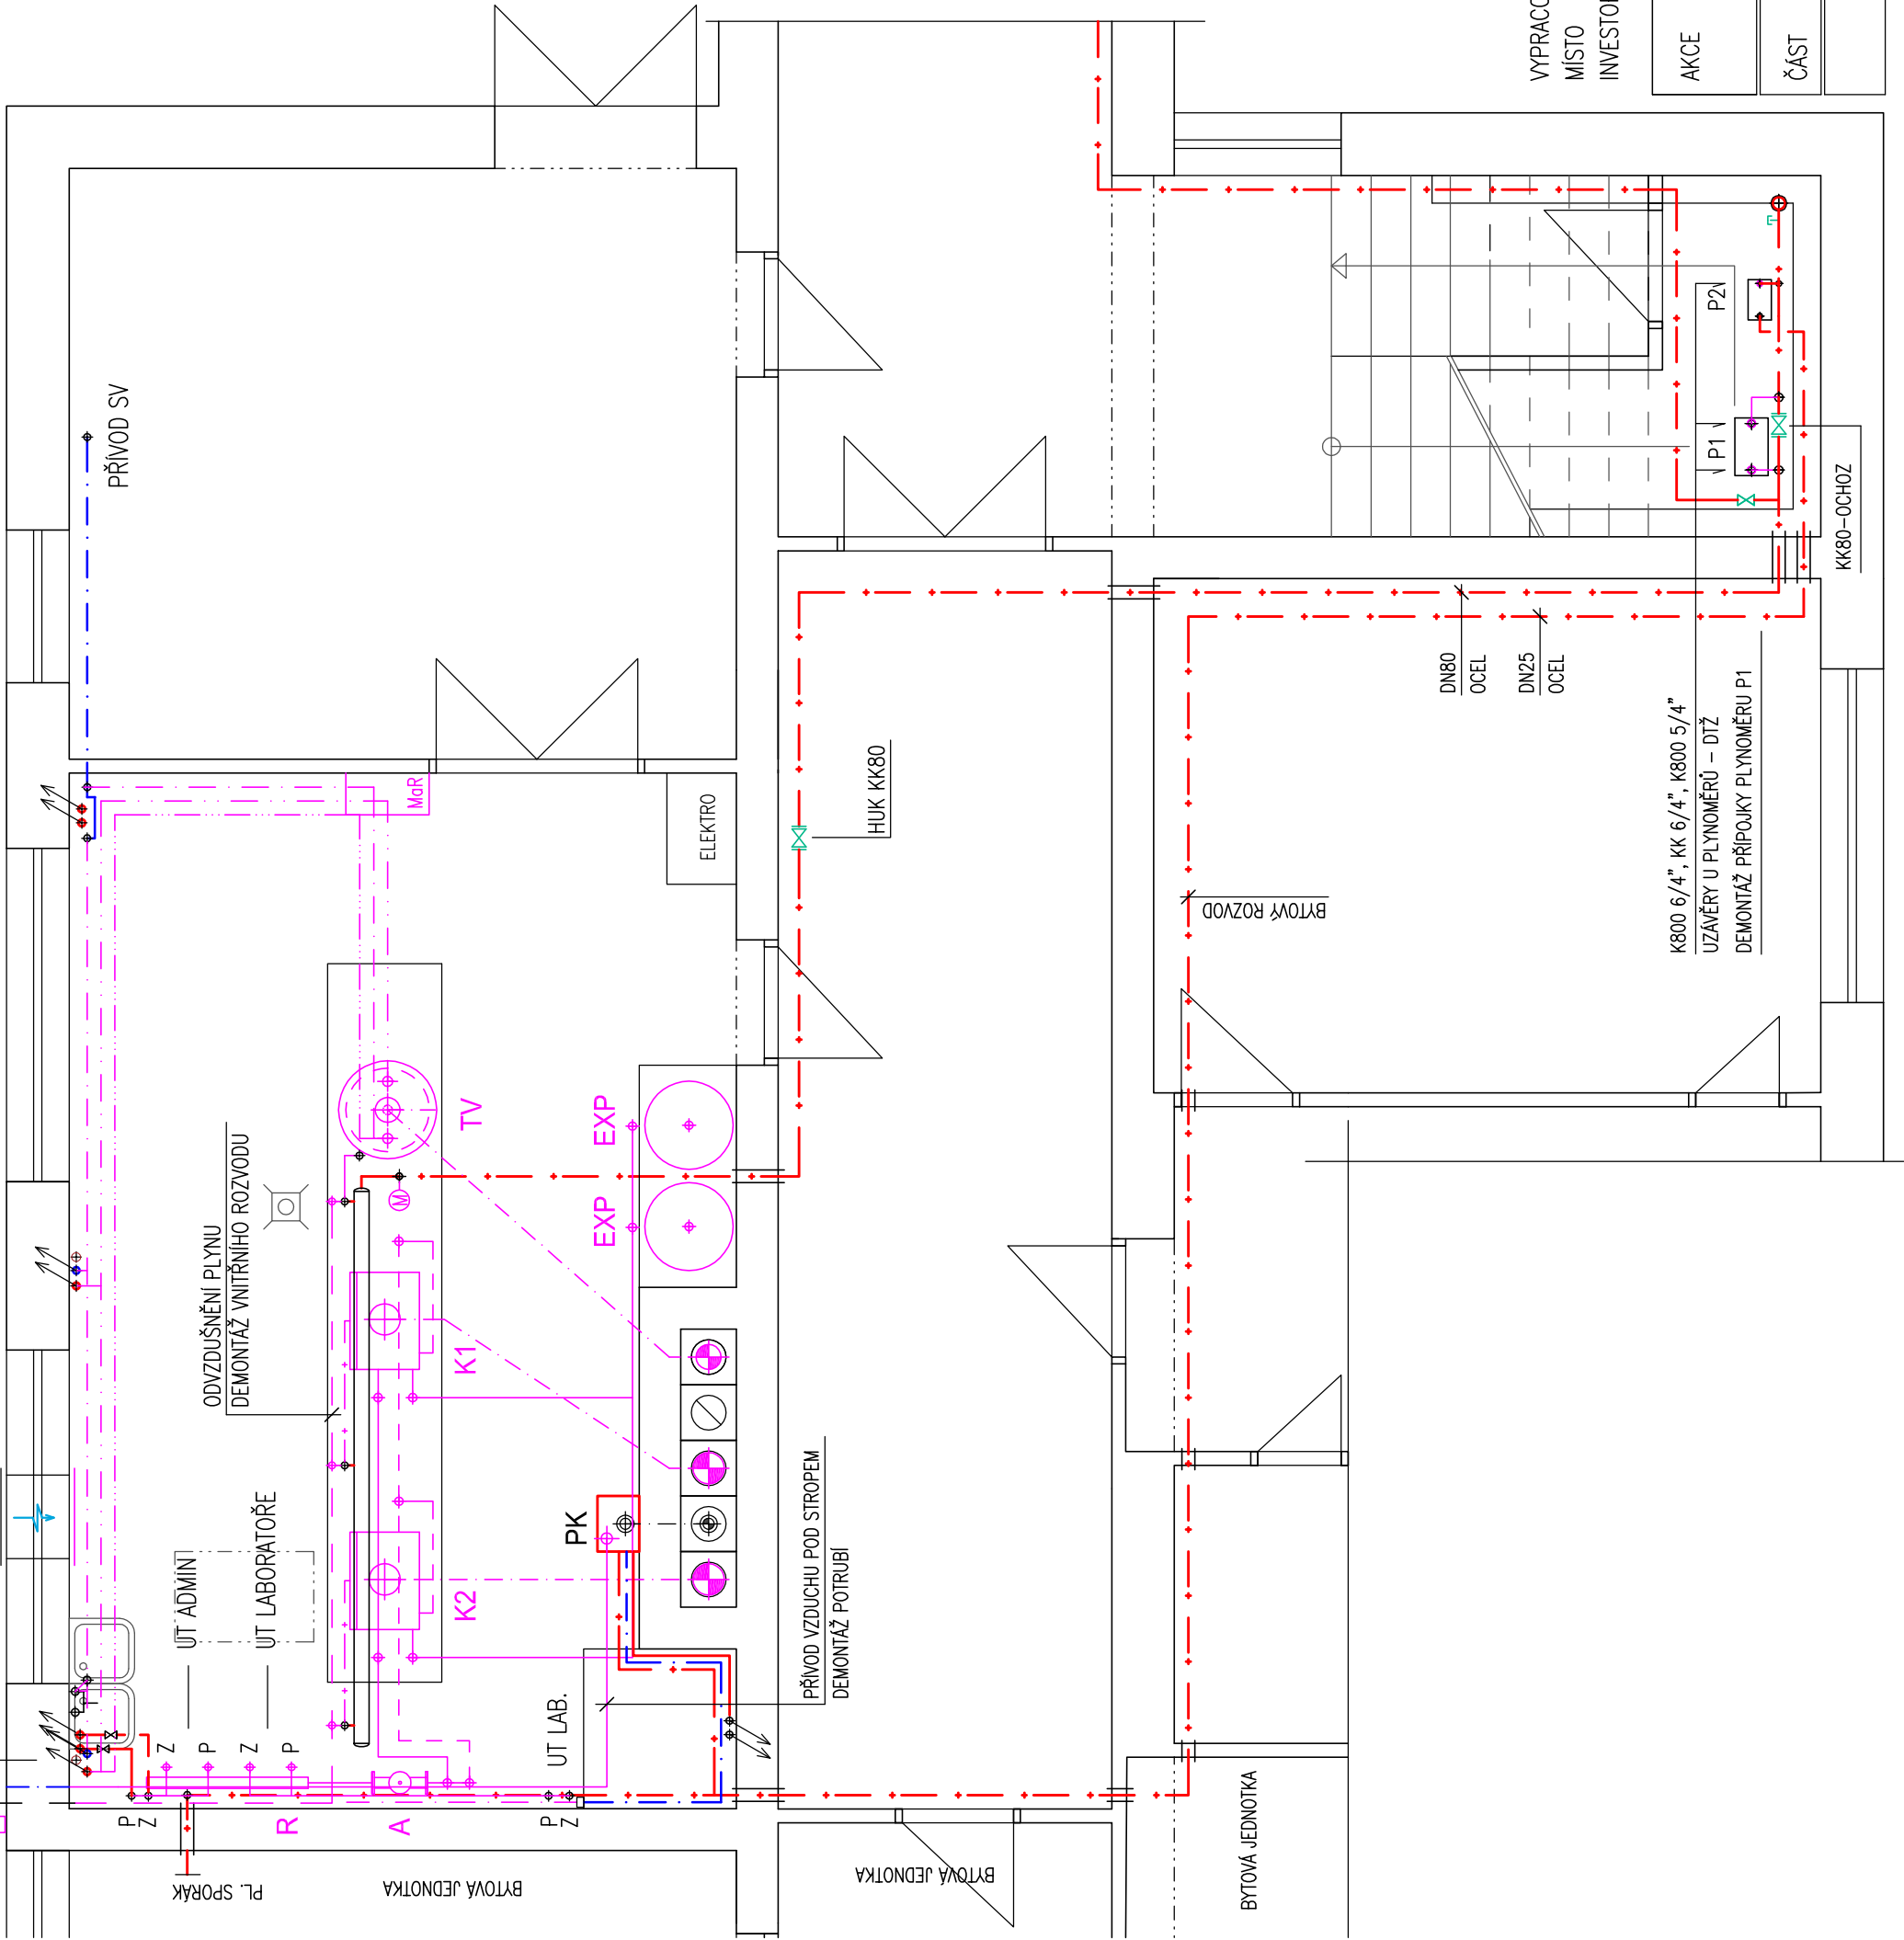

LEGENDA

- K1,K2 PLYNOVÝ KOTEL THERM TRIO 90 kW
PK ZÁVĚSNÝ PLYN. KOTEL JUNKERS ZSB 24-1 DE
R ROZDĚLOVAČ-SBĚRAČ UT
A ANULOID
TV PLYNOVÝ ZÁSOBNÍKOVÝ OHŘÍVAČ Q7-100-NRRS C
PŘÍKON 24 kW, 355 l
EXP EXPAZNÍ NÁDOBA UT 300 l/6 BAR
P1 FAKTURAČNÍ PLYNOMĚR G25 - KOTELNA
P2 FAKTURAČNÍ PLYNOMĚR G4 - BYT

- STÁVAJÍCÍ POTRUBÍ UT PŘÍVOD
STÁVAJÍCÍ POTRUBÍ UT VRAT
STÁVAJÍCÍ POTRUBÍ TV
STÁVAJÍCÍ POTRUBÍ SV
STÁVAJÍCÍ CÍRKULACE TV
STÁVAJÍCÍ POTRUBÍ PLYNU
STÁVAJÍCÍ ODVZDUŠNĚNÍ PLYNU
DEMONTÁŽE

DEMONTÁŽE V RÁMCÍ MODERNIZACE KOTELNY:

- DEMONTÁŽ PLYNOVÝCH KOTLŮ VČ. STROJNÍHO VYBAVENÍ V UVEDENÉM ROZSAHU
- DEMONTÁŽ PLYNOVÉHO ZÁSOBNÍKOVÉHO OHŘÍVAČE
- DEMONTÁŽ ROZVODŮ STUDENÉ, TEPLÉ A CÍRK. VODY V KOTELNĚ V UVEDENÉM ROZSAHU
- DEMONTÁŽ POTRUBÍ UT V UVEDENÉM ROZSAHU
- DEMONTÁŽ PLYNOVÝCH UZÁVĚRŮ U PLYNOMĚRŮ P1, P2, DEMONTÁŽ PŘÍPOJKY PLYNOMĚRU P1
- OŠKRBÁNÍ STÁVAJÍCÍHO NESOUDRŽNÉHO NÁTĚRU STĚN A STROPU
- DEMONTÁŽ VNITŘNÍ VĚTRACÍ MŘÍŽKY 600x600mm POD OKNEM

PROKAN
PROJEKČNÍ KANCELÁŘ
Bohumínská 63, Ostrava, 710 00

AKCE ČÍSLO 965-25
DATUM 05.2025
FORMÁT 2 A4
MĚŘÍTKO 1:50
VÝKR. ČÍSLO 03

VYPRACOVAL ING.PROUZA RADIM
MÍSTO JASELSKÁ 2784/14, 764 01 OPAVA
INVESTOR ÚKZÚZ, HROZNOVÁ 2, 603 00 BRNO

AKCE	OPRAVA PLYNOVÉ KOTELNY ADMINISTRATIVNÍ A LABORATORNÍ OBJEKT JASELSKÁ 2784/14, 764 01 OPAVA
ČÁST	VYTÁPĚNÍ
PŮDORYS 1.NP - DEMONTÁŽE	