


ČESKÝ ÚŘAD ZEMĚMĚŘICKÝ A KATASTRÁLNÍ

25-13 Přerov

25-11

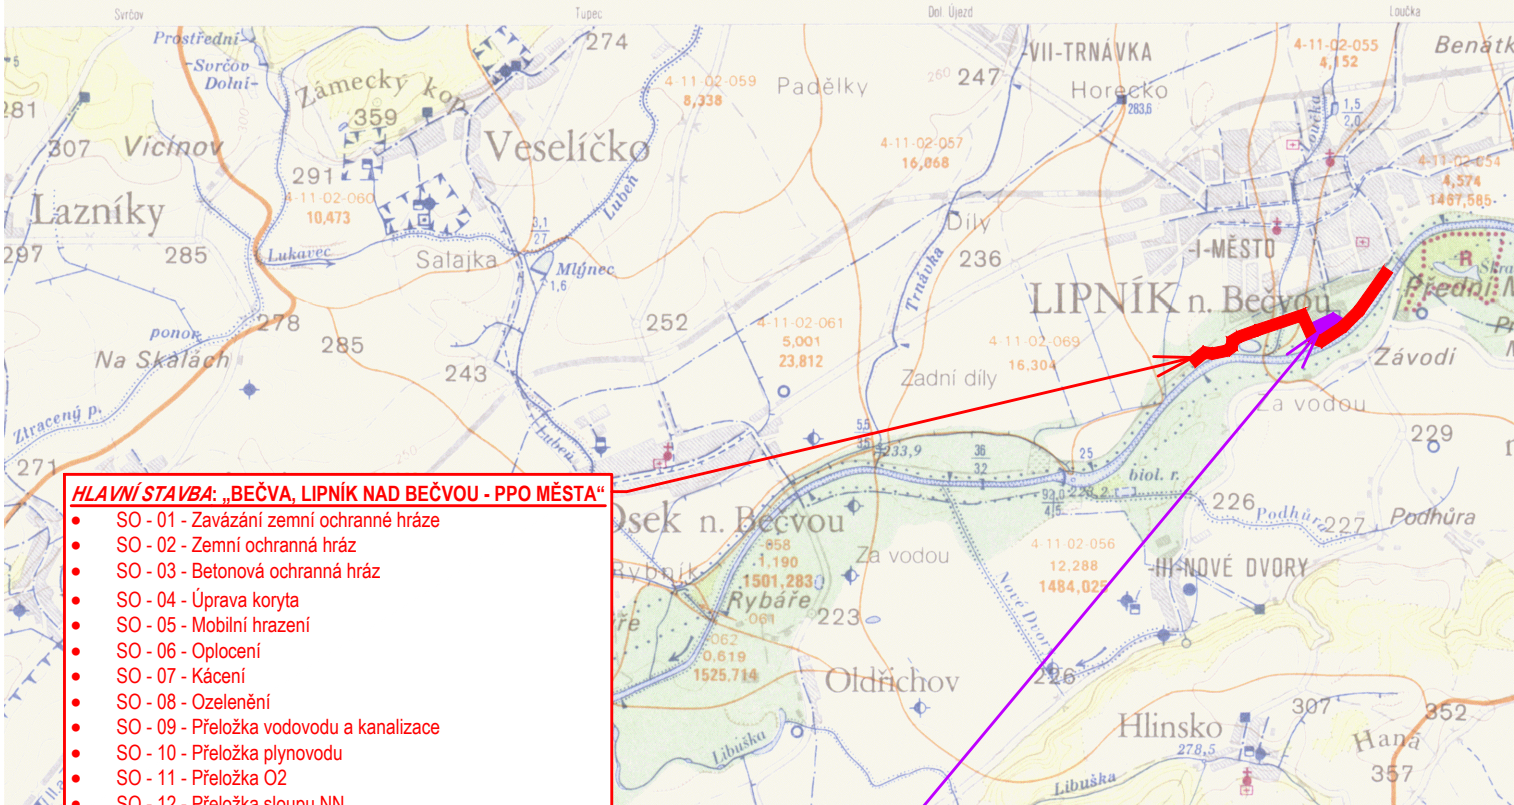

HLAVNÍ STAVBA: „BEČVA, LIPNÍK NAD BEČVOU - PPO MĚSTA“


- SO - 01 - Zavázání zemní ochranné hráze
- SO - 02 - Zemní ochranná hráz
- SO - 03 - Betonová ochranná hráz
- SO - 04 - Úprava koryta
- SO - 05 - Mobilní hrazení
- SO - 06 - Oplocení
- SO - 07 - Kácení
- SO - 08 - Ozelenění
- SO - 09 - Přeložka vodovodu a kanalizace
- SO - 10 - Přeložka plynovodu
- SO - 11 - Přeložka O2
- SO - 12 - Přeložka sloupu NN

VEDLEJŠÍ VYVOLANÁ STAVBA: „ČOV LIPNÍK NAD BEČVOU - POVODŇOVÁ ČERPAČÍ STANICE“

- SO 01 Odlehčovací komora OK0A
- SO 02 Povodňová čerpačící stanice PČS
- SO 03 Měrná šachta (MŠ)
- SO 04 Zpevněné plochy
- SO 05 Ostatní objekty
 - SO 05.1 - stávající objekt garáže - po realizaci MŠ a ŠMO bude obnovena železobetonová základová deska pro uložení prefabrikované garáže.
 - SO 05.2 - výšková úprava poklopu stávající šachty Š2 na odlehčovací stoce.
 - SO 05.3 - výšková úprava poklopu stávající šachty Š3 na odlehčovací stoce.
 - SO 05.4 - nový objekt čerpačící stanice u stávajícího měrného objektu (ČSMO) o zastavěné ploše 3,8 m².
 - SO 05.5 - nový výtlač k ČSMO DN 200 o délce 40,9 m.

Část technických a technologických zařízení povodňové čerpačící stanice

- PS 01 Strojní část
- PS 02 Elektroinstalace a MaR

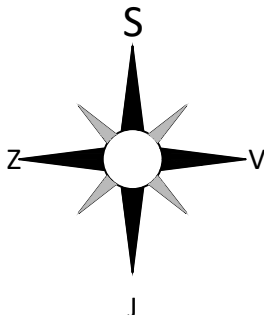

Akce:

**Bečva, Lipník nad Bečvou
– PPO města**

Stavebník:

Povodí Moravy, s.p. - Dřevařská 932/11, Brno
IČ 70890013, DIČ CZ70890013

Místo stavby:

Vodní tok - Bečva, obec Lipník nad Bečvou
Olomoucký kraj, okres Přerov, ORP Lipník nad Bečvou

Stupeň dokumentace:

Projektová dokumentace pro provádění stavby

Datum:

07.2024

Číslo projektu:

Paré:

Odpovědný projektant:

Ing. Tomáš Pecival, Ph.D.
Unhošťská 1629, 253 01

Spolupracoval:

Ing. František Betlach
Čenkovice 38, 56164

Obsah:

PŘEHLEDNÁ SITUACE - VH MAPA

Měřítko:

1:50 000

Číslo přílohy:

C.4

Formát:

210×297

1 × A4