




PŮDORYS

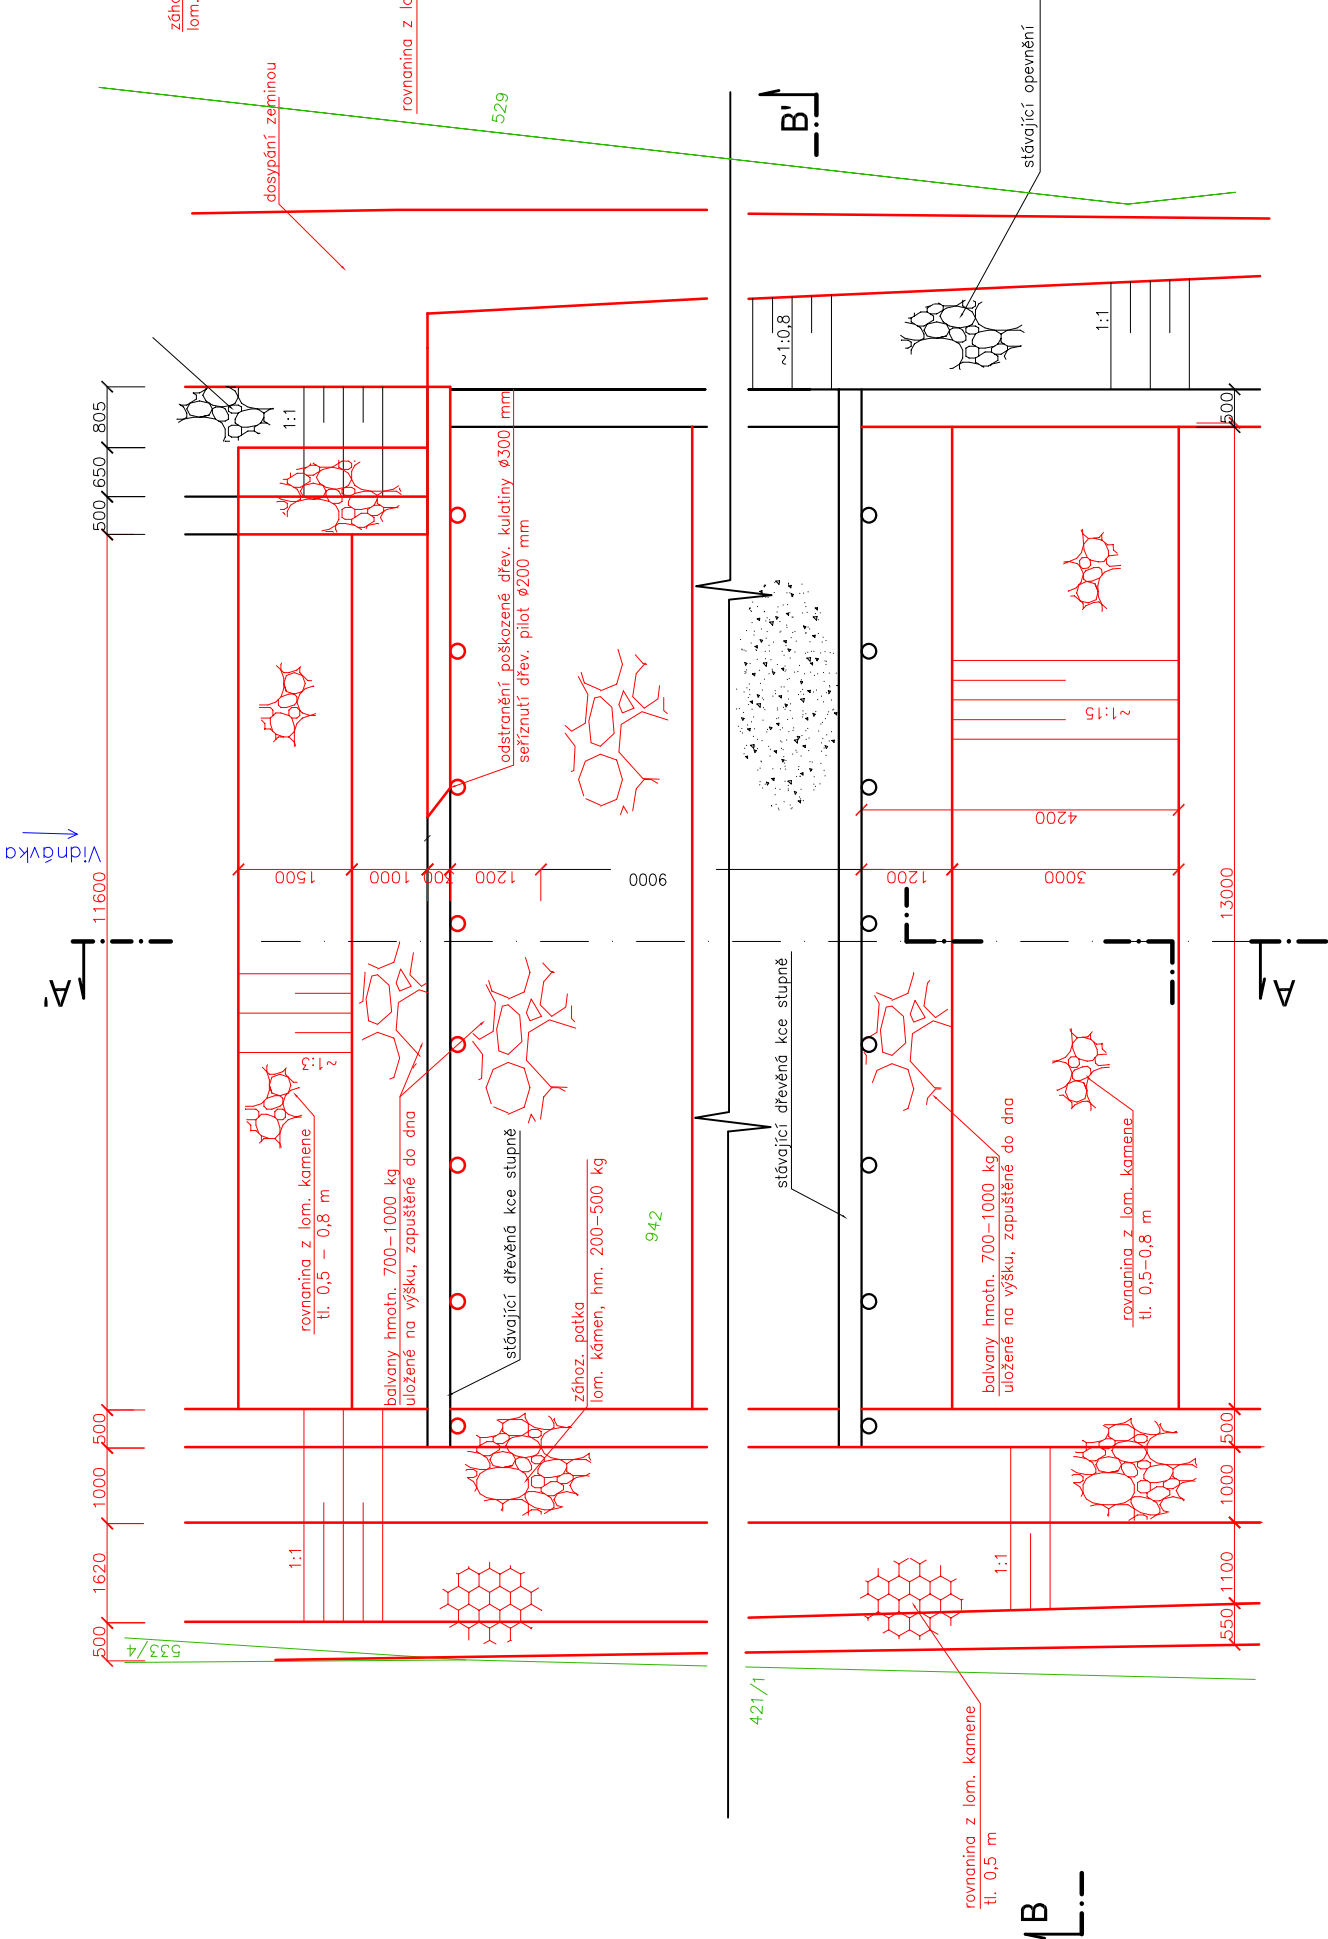


ŘEZ A-A'

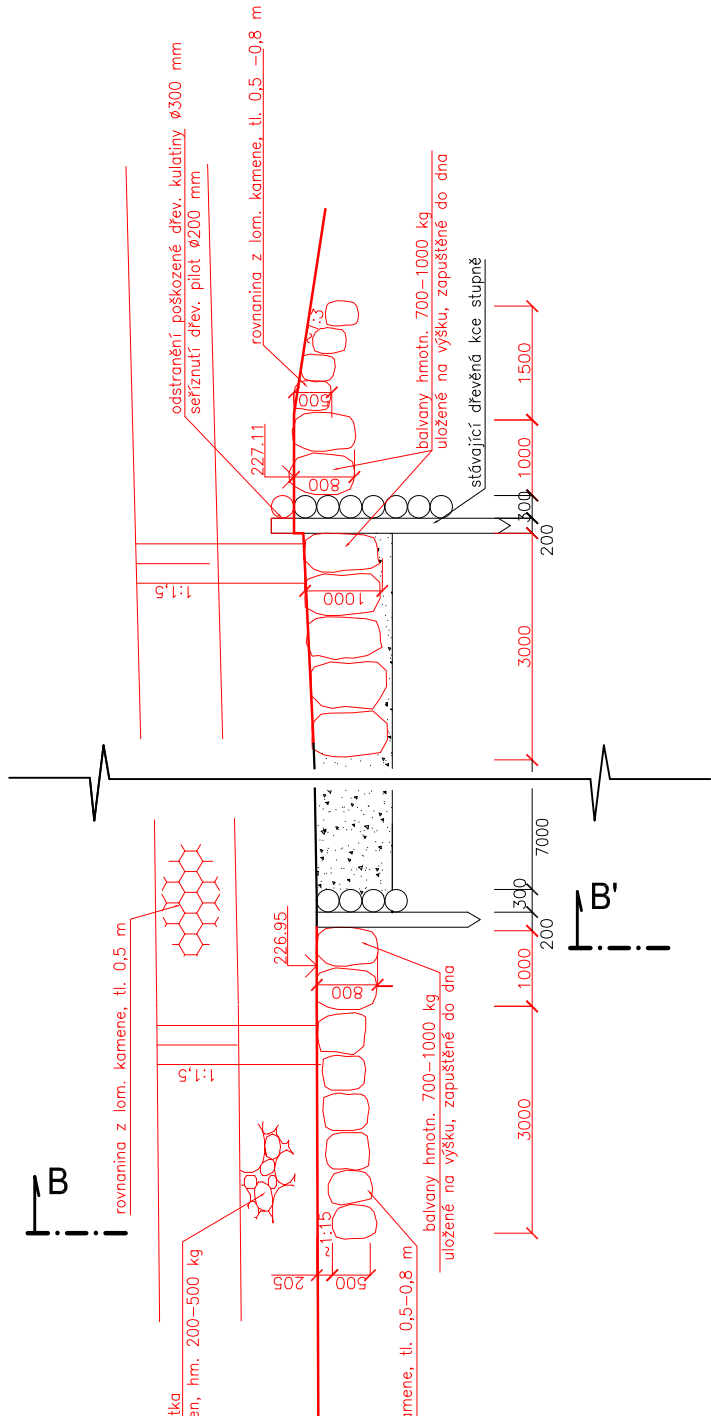

ŘEZ B-B'

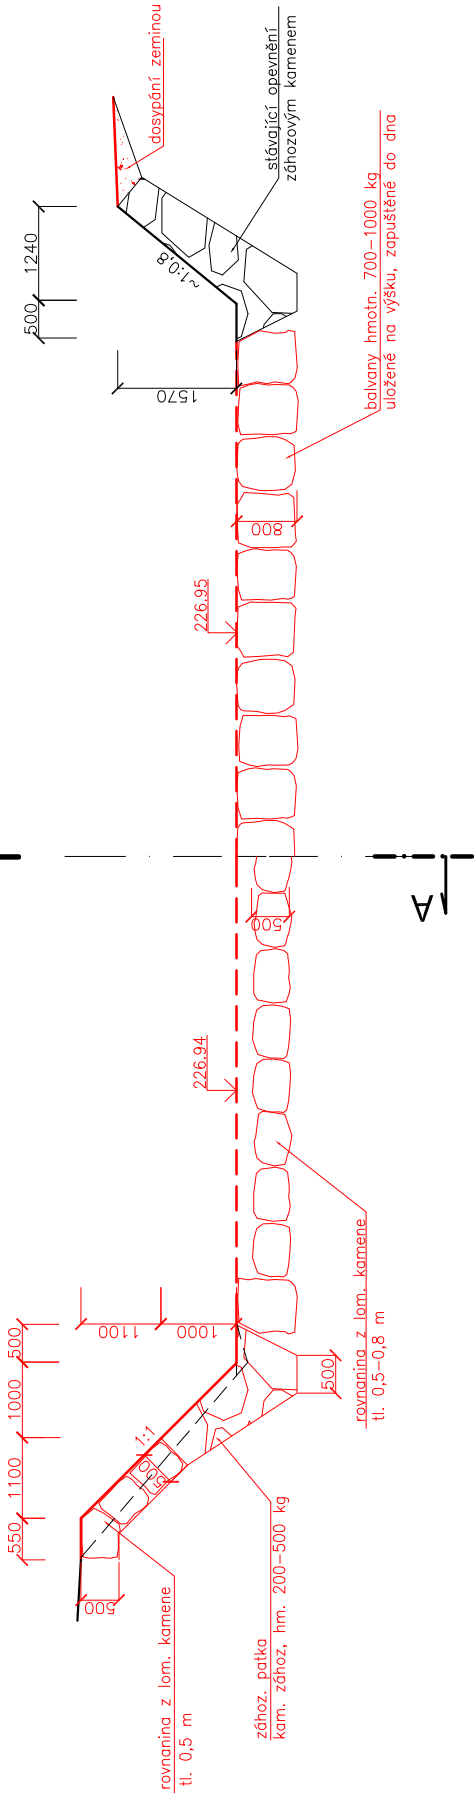

Výškový systém: Balt p. v.
Souřadnicový systém: JTSK

 oddělení projekce Varenská 49, 701 26 Ostrava 1 tel. 596 657 111	PROJEKTANT:	Ing. Aneta Samková	SOUPRAVA
	ZODPOVĚDNÝ PROJEKTANT:	Ing. Dalibor Rajnoch	
	VEDOUcí ODDĚLENÍ:	Ing. Dalibor Rajnoch	
	VEDOUcí ODBORU:	Ing. Jiří Skalmík	
Vidnava, Vidnávká km 1,040 – 1,500 PŠ 09/2024			DNUM: březen/2025
Stabilizační stupeň km 1,460			POČET A4: 3
			MĚŘÍTKO: 1: 100
			STUPEŇ: DPS
			ARCHIVNÍ ČÍSLO: 5/25
INVESTOR: Povodí Odry, státní podnik			ČÍSLO PŘÍLOHY:
OBEC: Vidnava			STAVEBNÍ ÚŘAD: Jeseník
			D.1.1.3.7.