

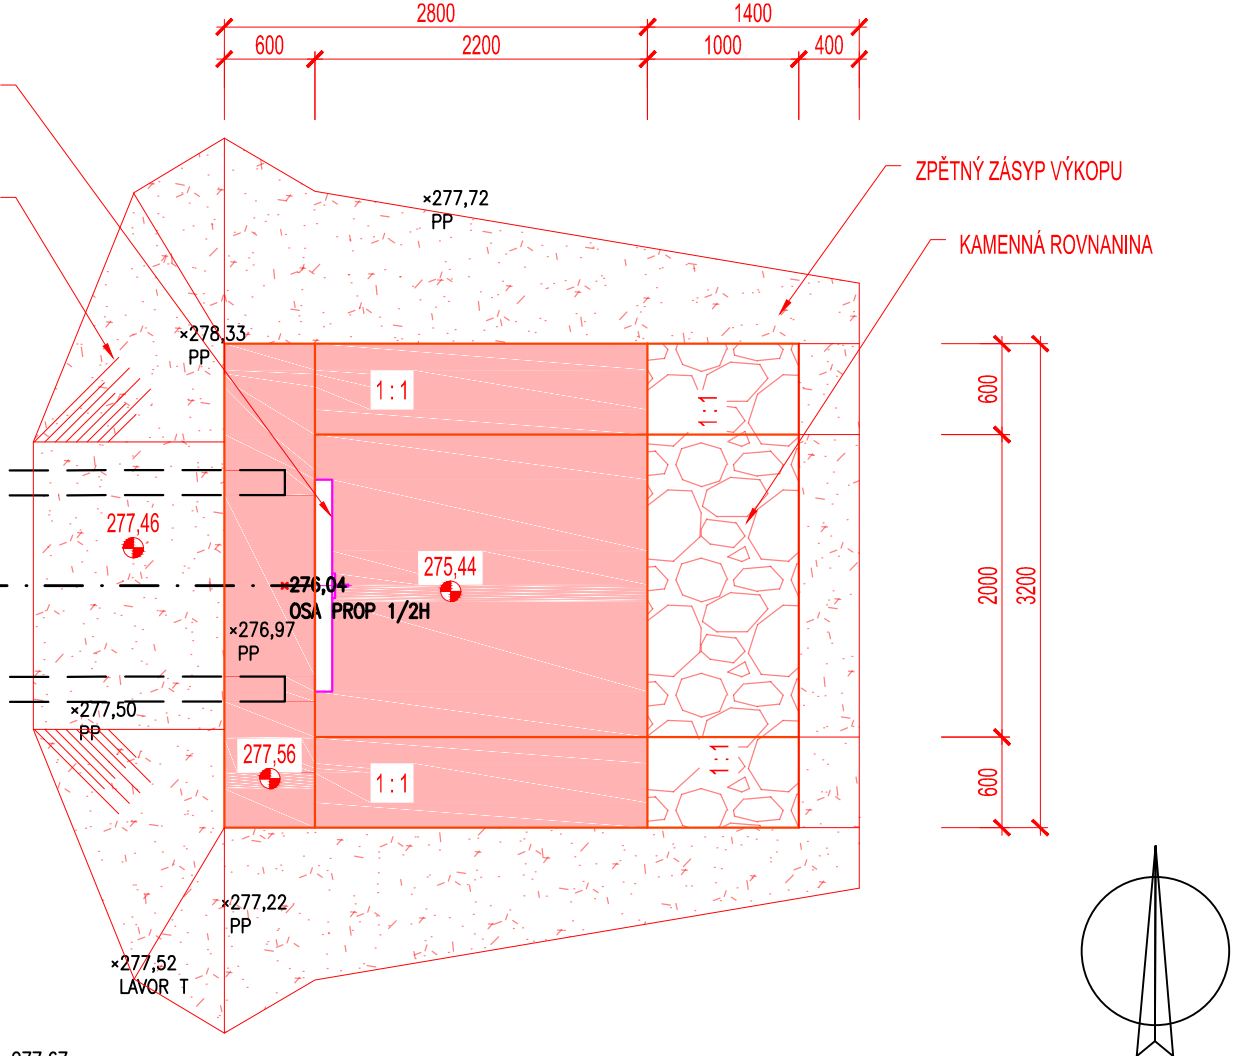


SO03 - OPRAVA PROPUSTKU DN1200 v km 0,194  
PŮDORYS  
M 1:50

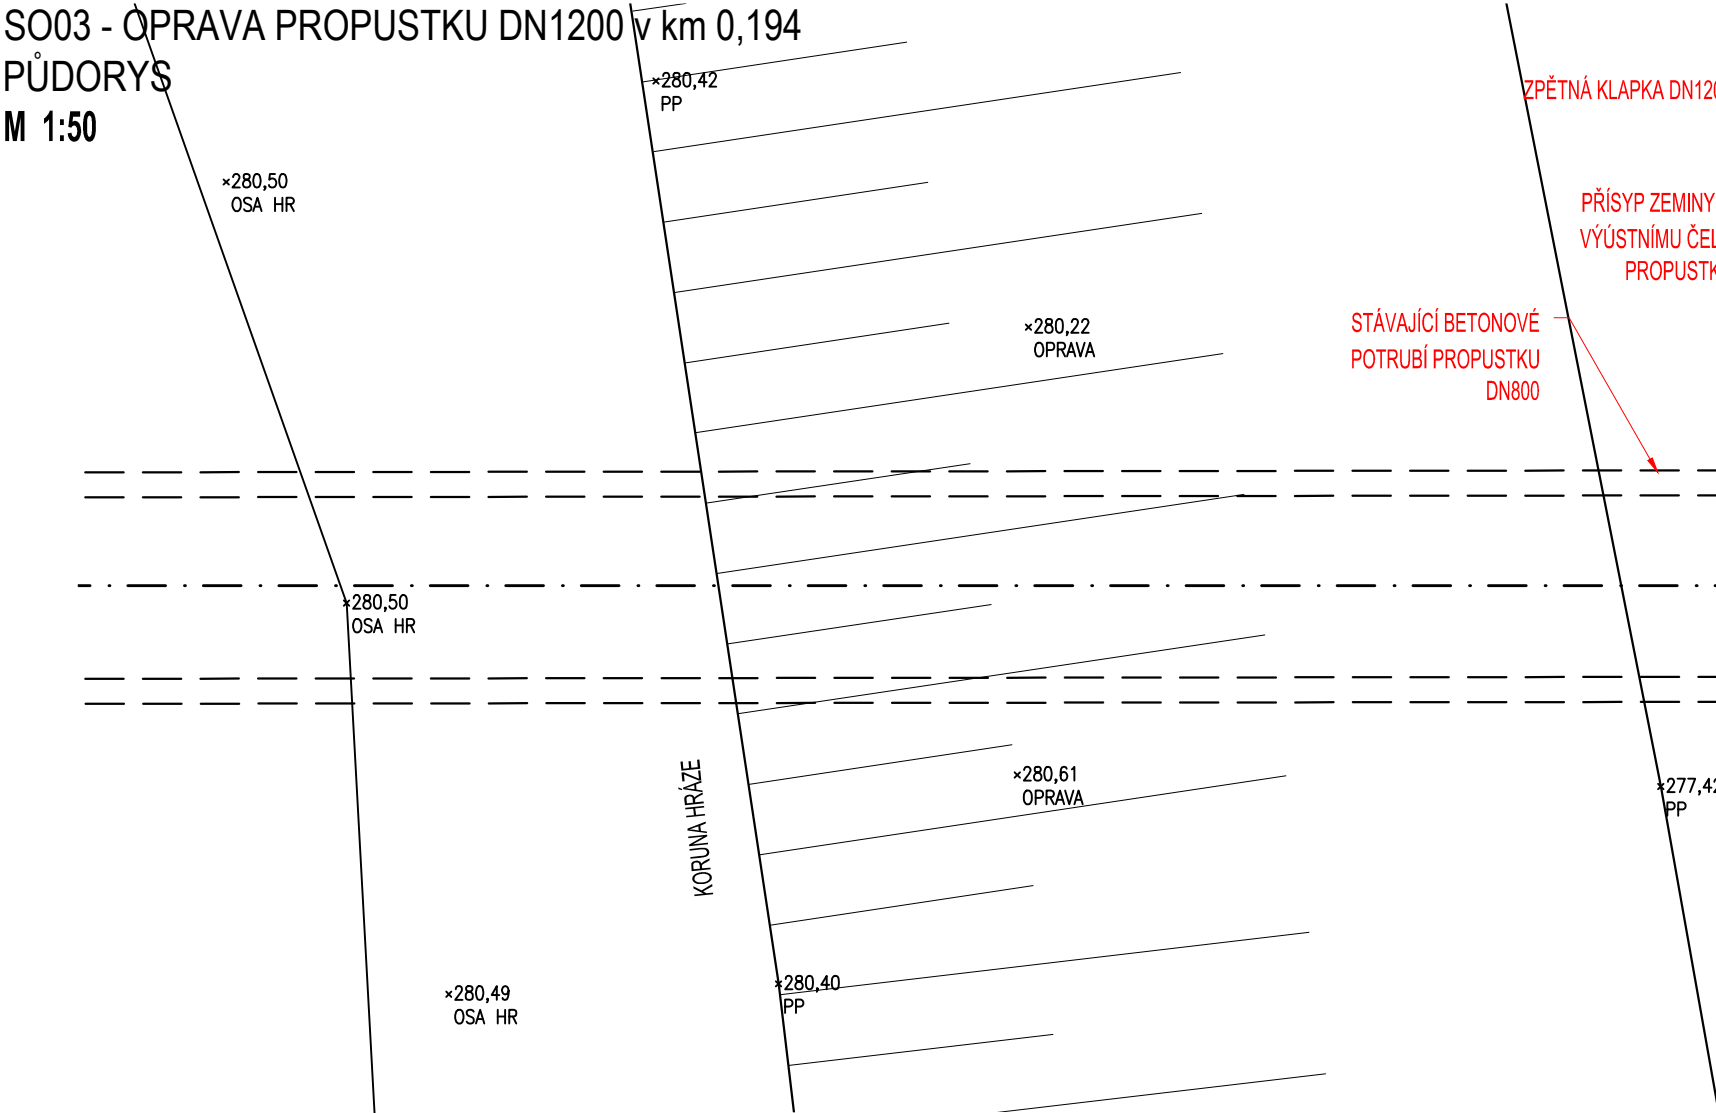

PODÉLNÝ ŘEZ  
M 1:50

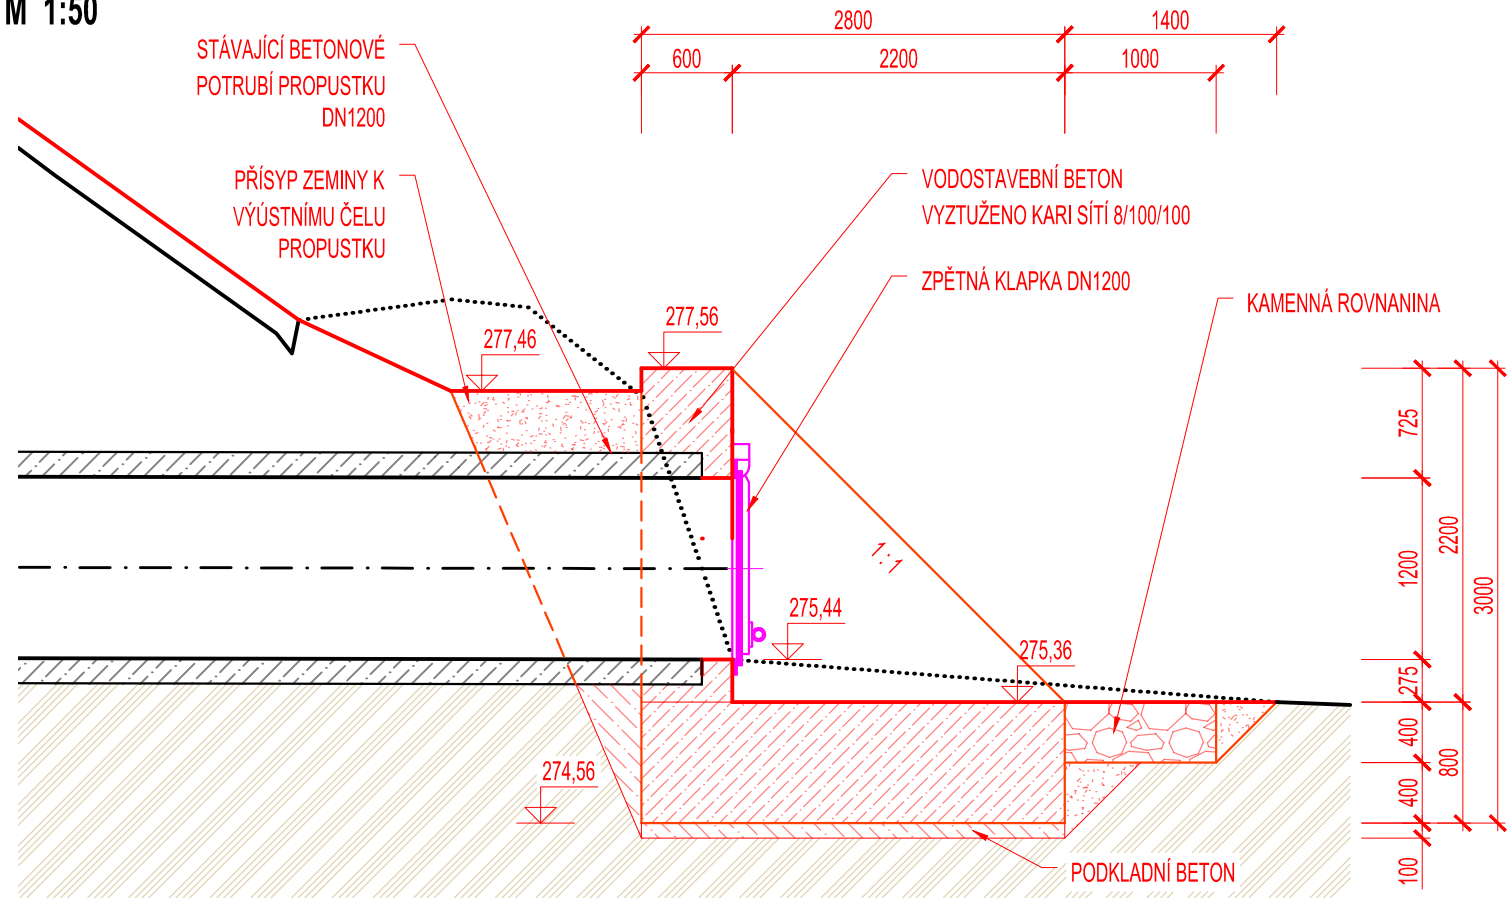

VÝŠKOVÝ SYSTÉM: BALŤ PO VYROVNÁNÍ, SOUŘADNICOVÝ SYSTÉM: S-JTSK, KÓTOVÁNO V: mm

VYPRACOVAL ING. K. ADAM	VEDOUCÍ ÚKOLU ING. J. PETR	KONTROLA ING. J. PETR	VEDOUCÍ ÚTVARU ING. J. HODÁK, Ph.D.	 <b>VODNÍ DÍLA – TBD</b>  Pracoviště Brno: Studená 2, 638 00 Brno Tel.: + 420 721 222 313 Email: brno@vdtbd.cz www.vdtbd.cz	
INVESTOR POVODÍ MORAVY, s.p., DŘEVAŘSKÁ 11, 602 00 BRNO					
MÍSTO STAVBY KÚ. LESNICE, POSTŘELMOV					
AKCE MORAVA, OPRAVA HRÁZÍ V K.Ú. LESNICE, POSTŘELMOV					
PŘÍLOHA SO03 - OPRAVA PROPUSTKU DN1200 v km 0,194 PŮDORYS, PODÉLNÝ ŘEZ				PROJEKT Č. P 3490	ARCHIVNÍ Č. 3575/403
				DATUM 07 / 2025	STUPEŇ DPS
				FORMÁT 2 x A4	
				MĚŘÍTKO 1:50	ČÍSLO PŘÍLOHY E.4.5