
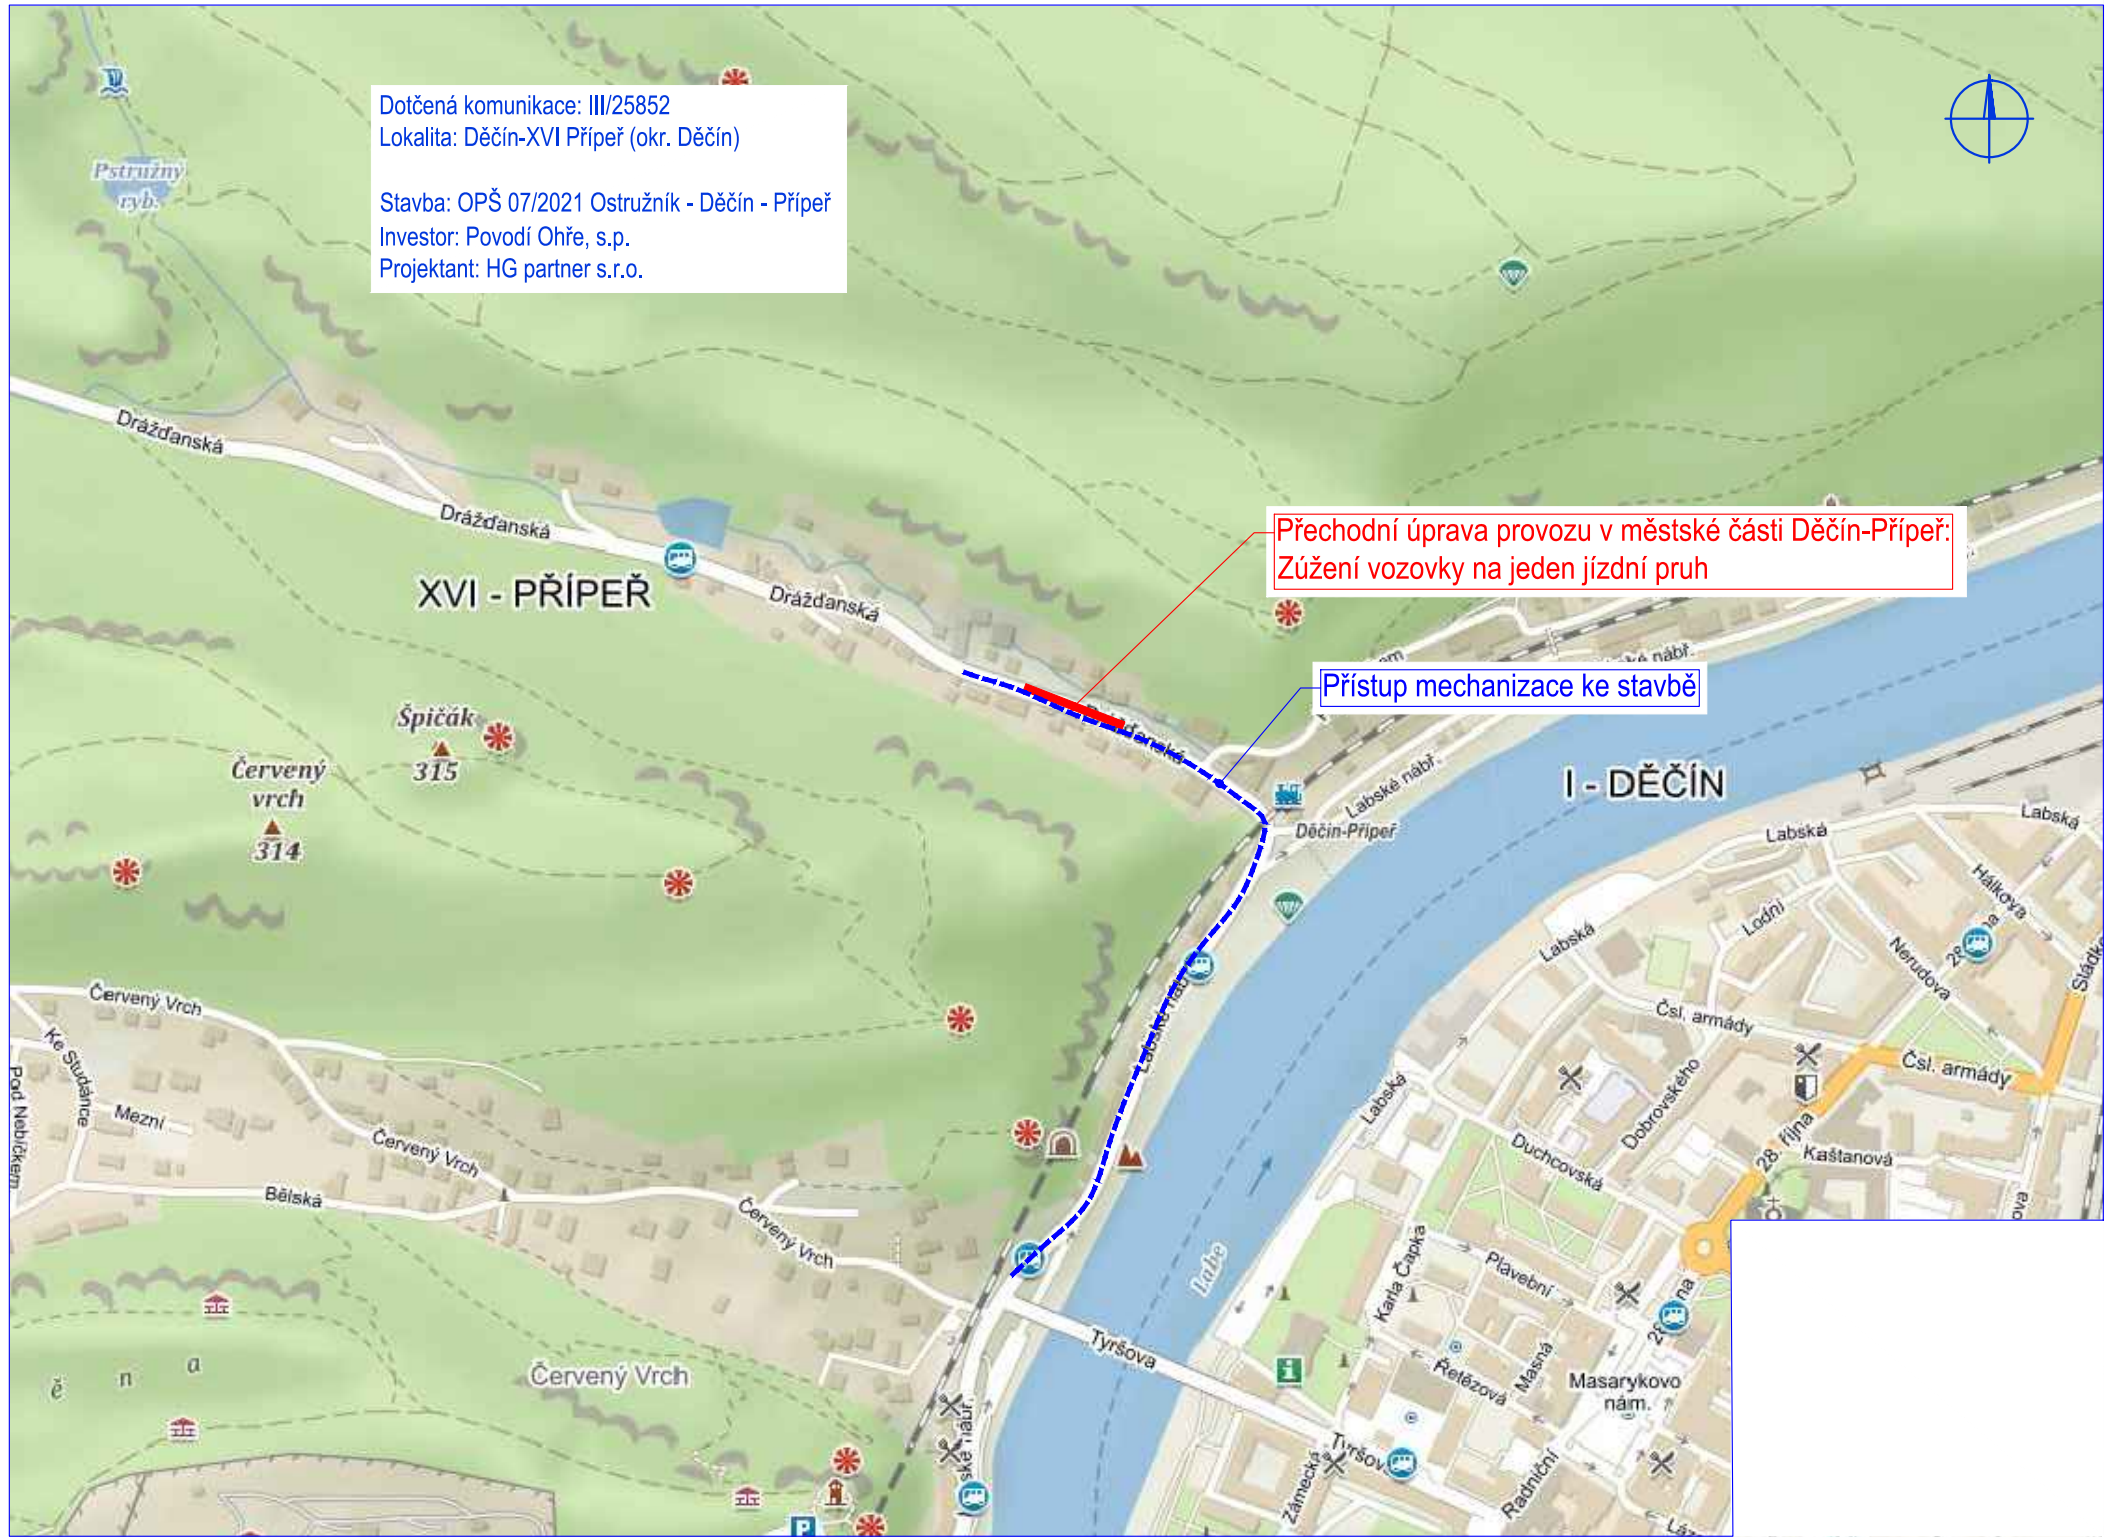


M 1:500

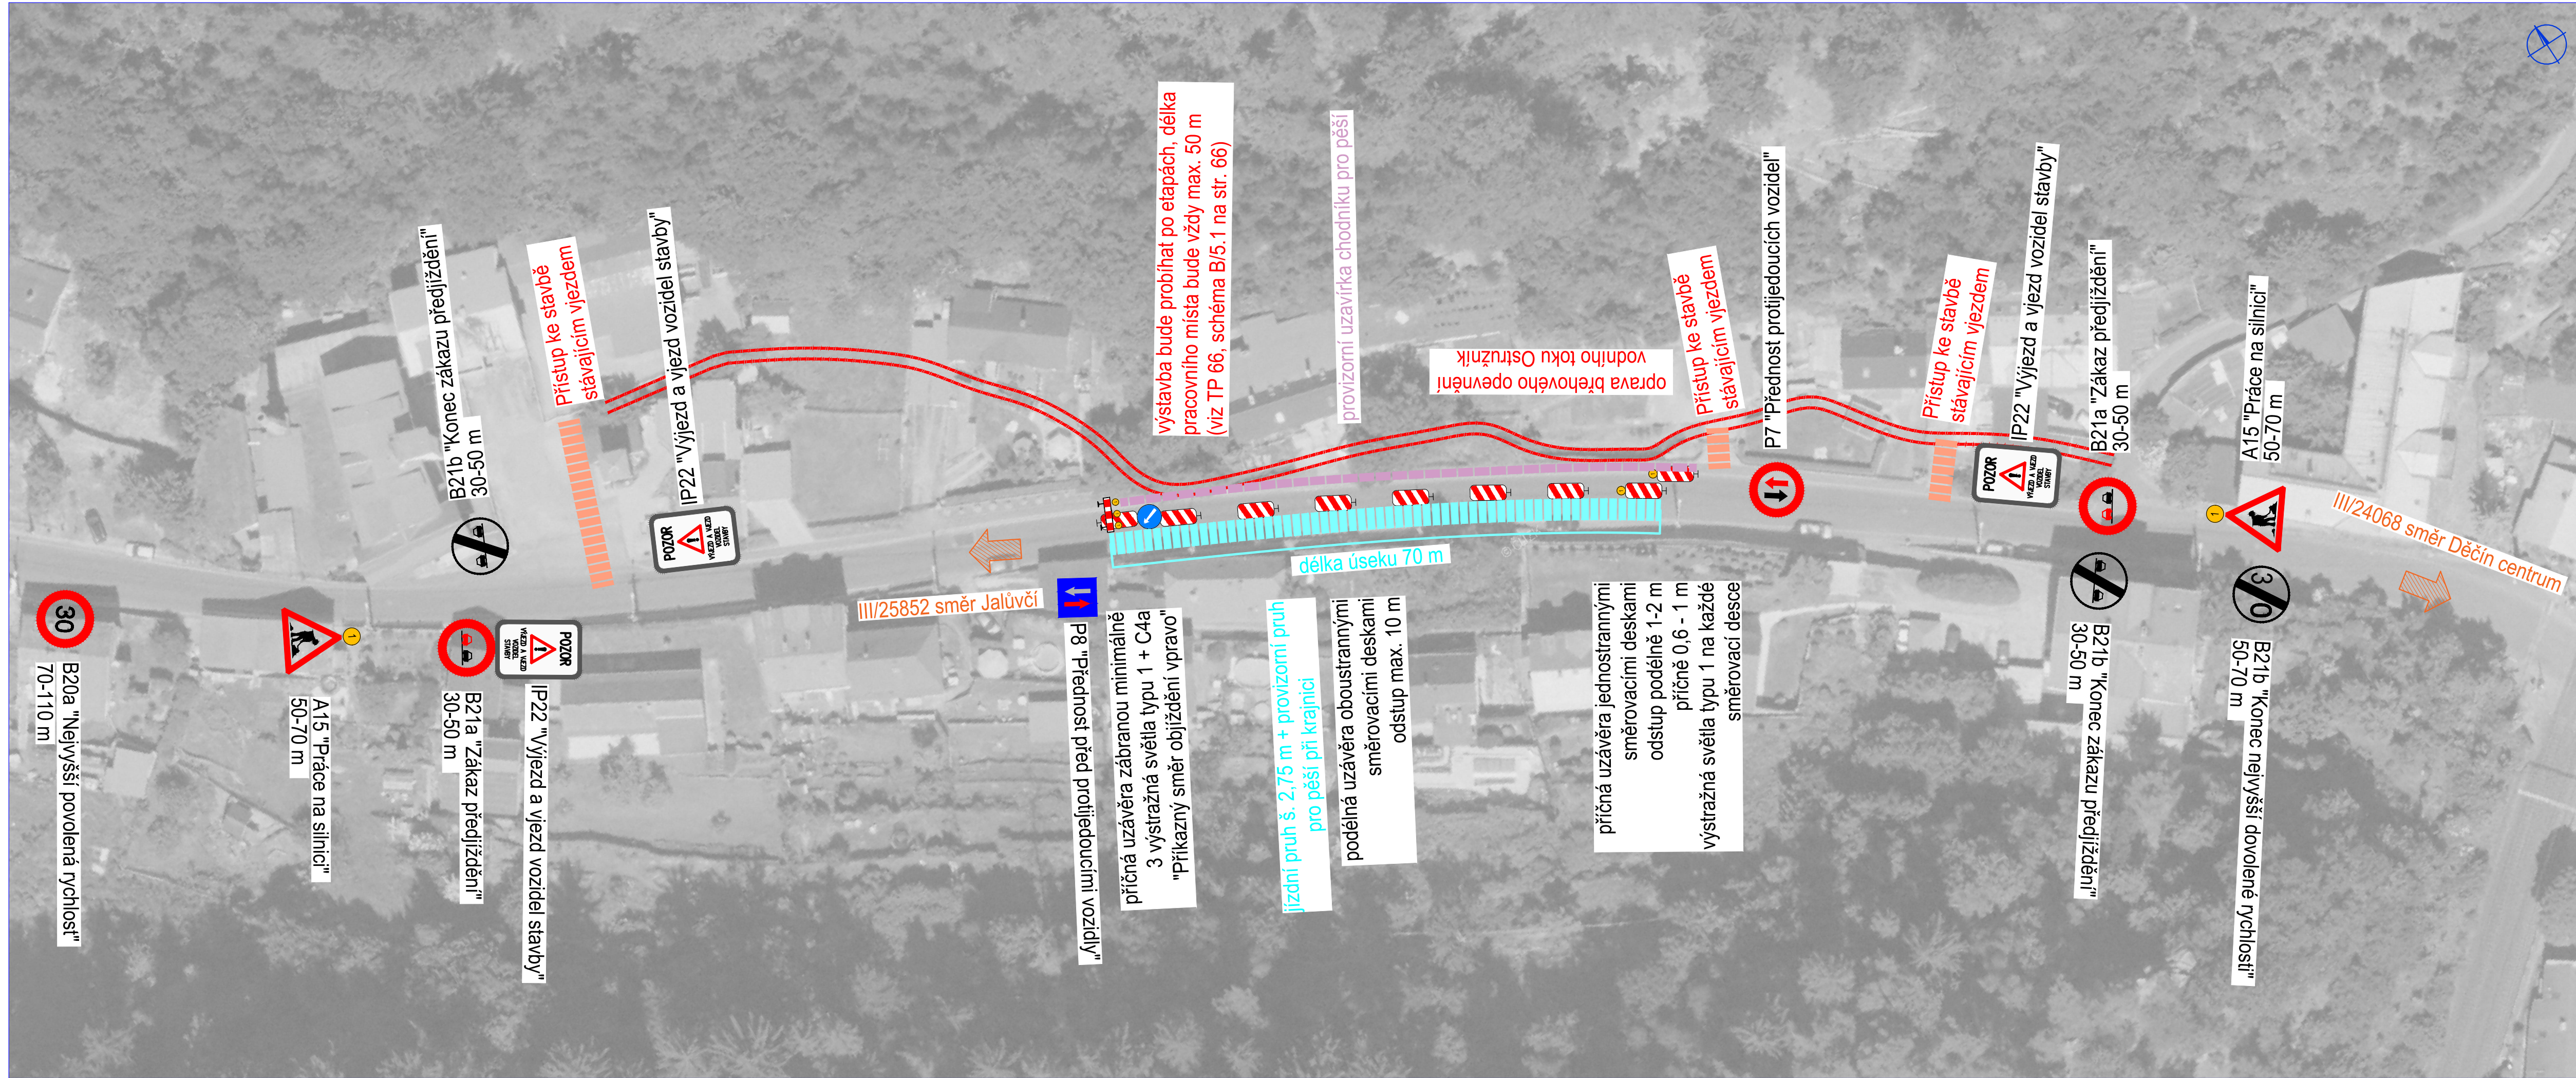

 HG partner s.r.o. Smetanova 200, 250 82 Úvaly www.hgpartner.cz Telefon: 246 082 015 e-mail: hgp@hgpartner.cz		Paré č.:	
Investor: Povodí Ohře, státní podnik, Bezručova 4219, 430 03 Chomutov		Datum:	06/2023
Odpovědný projektant:	Ing. Jaroslav Vrzák	Č. zakázky:	H-22/036
Vypracoval:	Ing. Adéla Jůzová	Změna:	-
Akce: OPŠ 07/2021 Ostružník - Děčín - Přípeř		Stupeň:	DSP
Název části: DIO		Část:	-
Příloha: DOPRAVNÍ SITUACE		Měřítko: 1:500	Č. přílohy: 2