




ŘEZ A–A M1:50

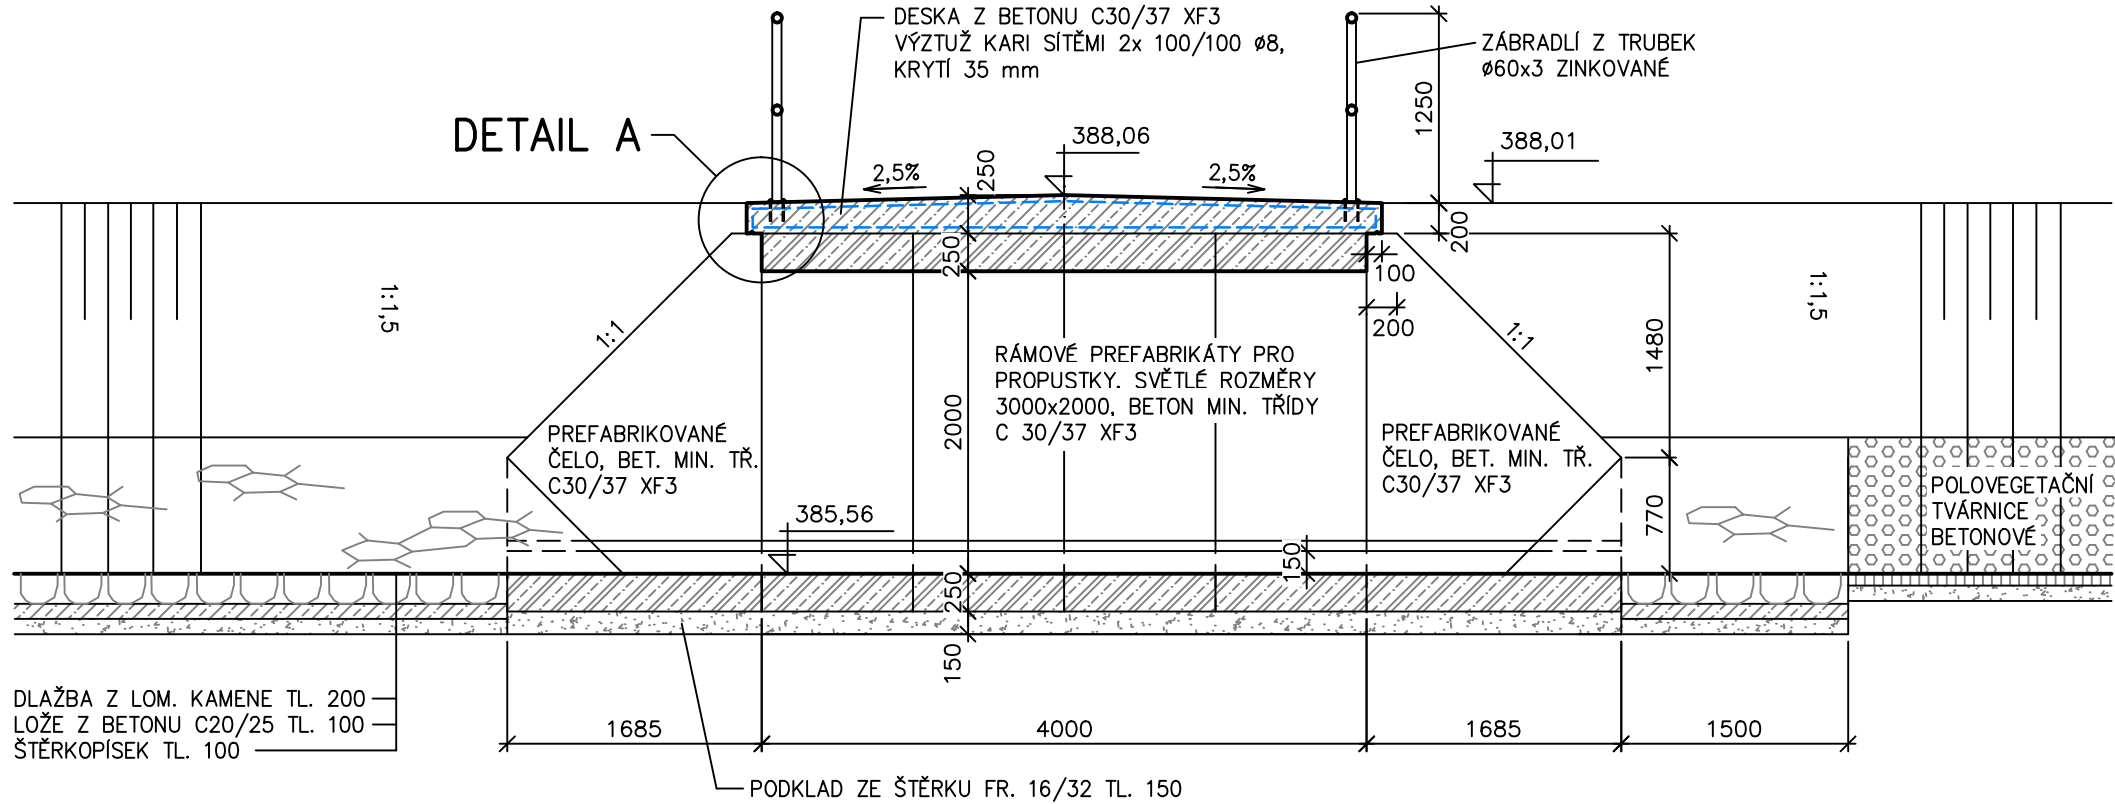


DETAIL A M1:10

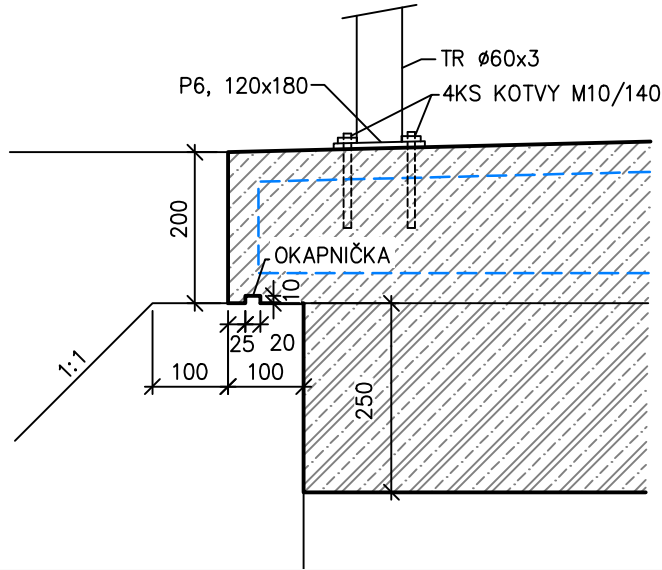

ŘEZ B–B M1:50

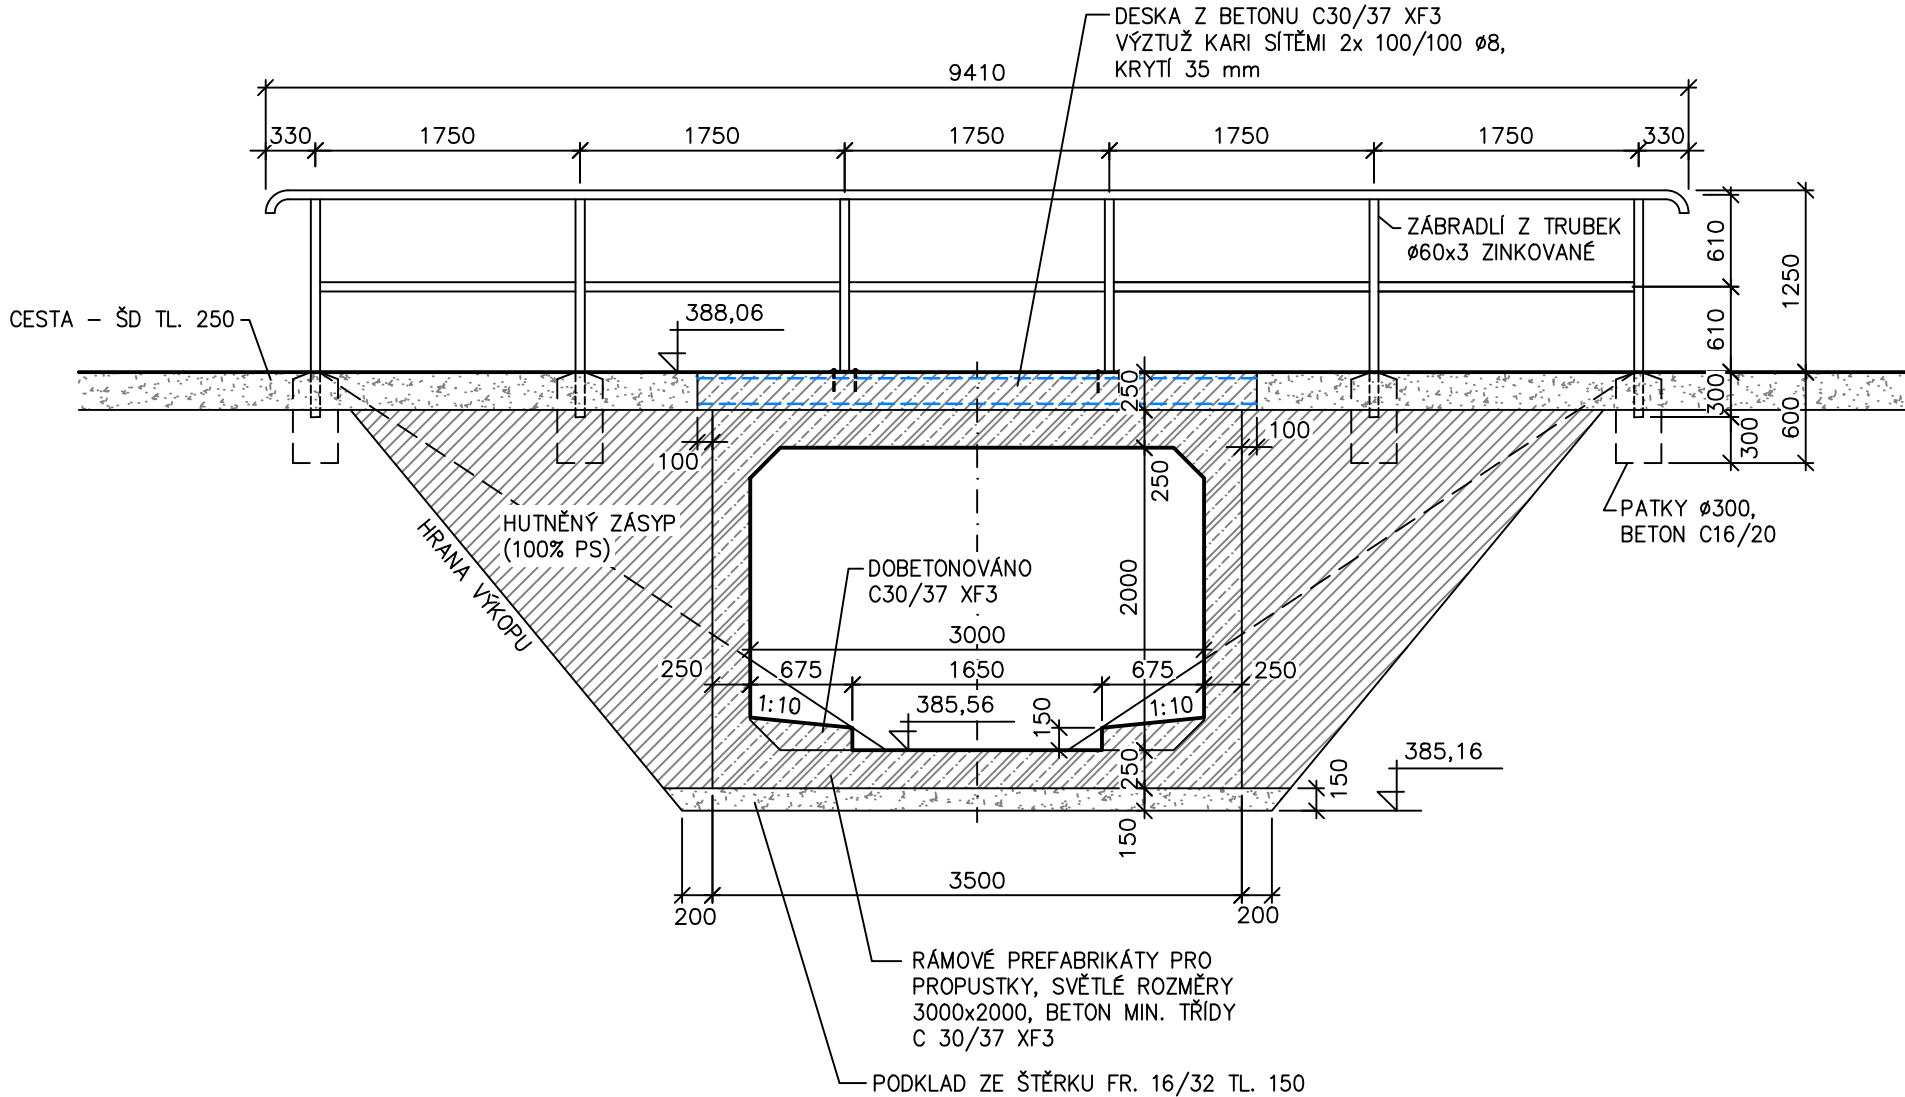

PŮDORYS M1:100

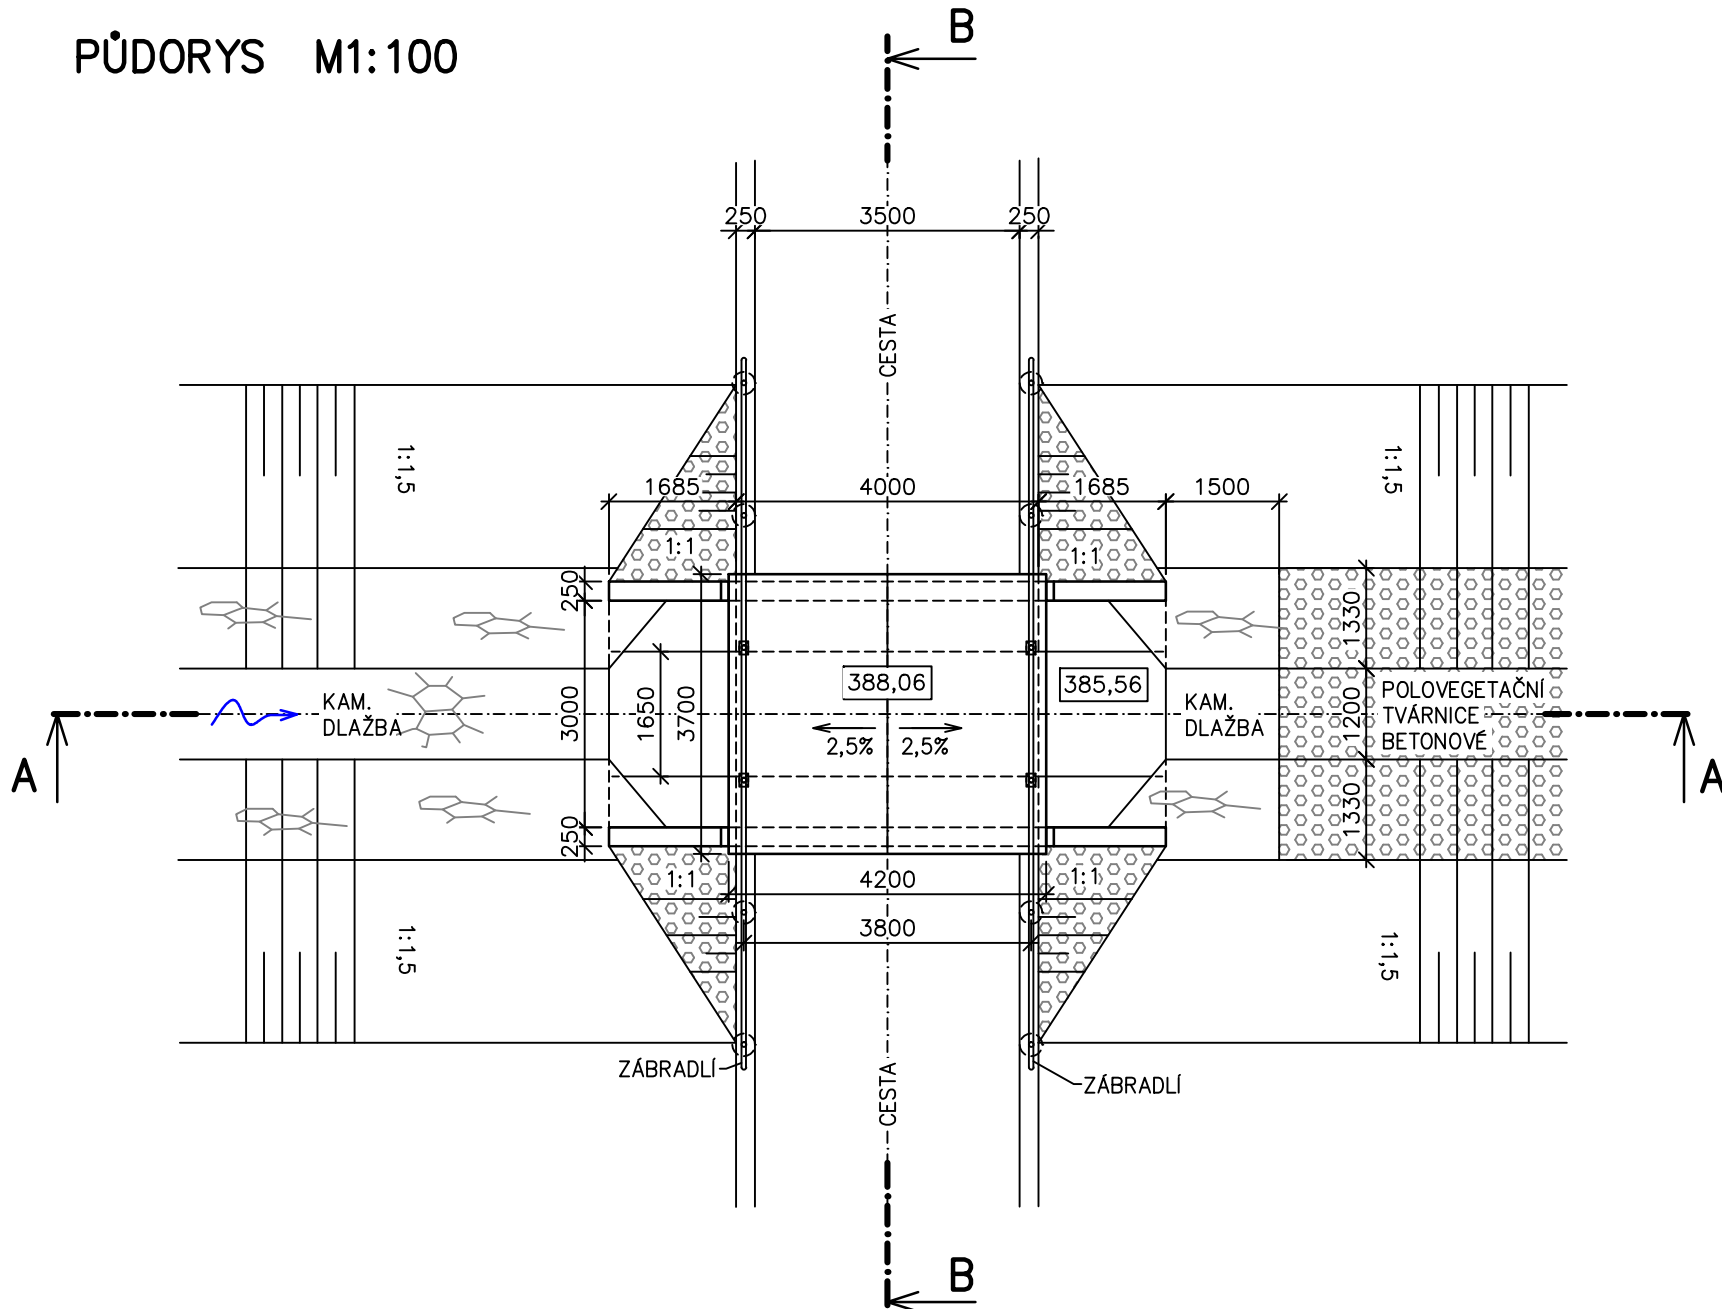

VÝŠKOVÝ SYSTÉM: Bpv		
VYPRACOVAL Ing. Kapsa	ZODPOVĚDNÝ PROJEKTANT Ing. Kapsa	KONTROLOVAL Ing. Kapsa
INVESTOR POVODÍ VLTAVY, S.P., HOLEČKOVA 8, 150 24 PRAHA 5		
AKCE OTAVA – STRAKONICE – OBNOVA STARÉ ŘEKY		
STAVEBNÍ OBJEKT SO 03 PŘELOŽKA ODLEHČOVAČŮ		
NÁZEV PŘÍLOHY MOSTEK PŘES KORYTO ODLEHČOVAČE		
STUPEŇ 2/2022	PDPS 4x A4	KOPIE
FORMÁT 4x A4	MĚŘÍTKO 1:100,50	
ZAK.Č. 378/2	VÝKRES Č. D.11.	