


PŮDORYSNÝ ŘEZ I - I
M 1:50

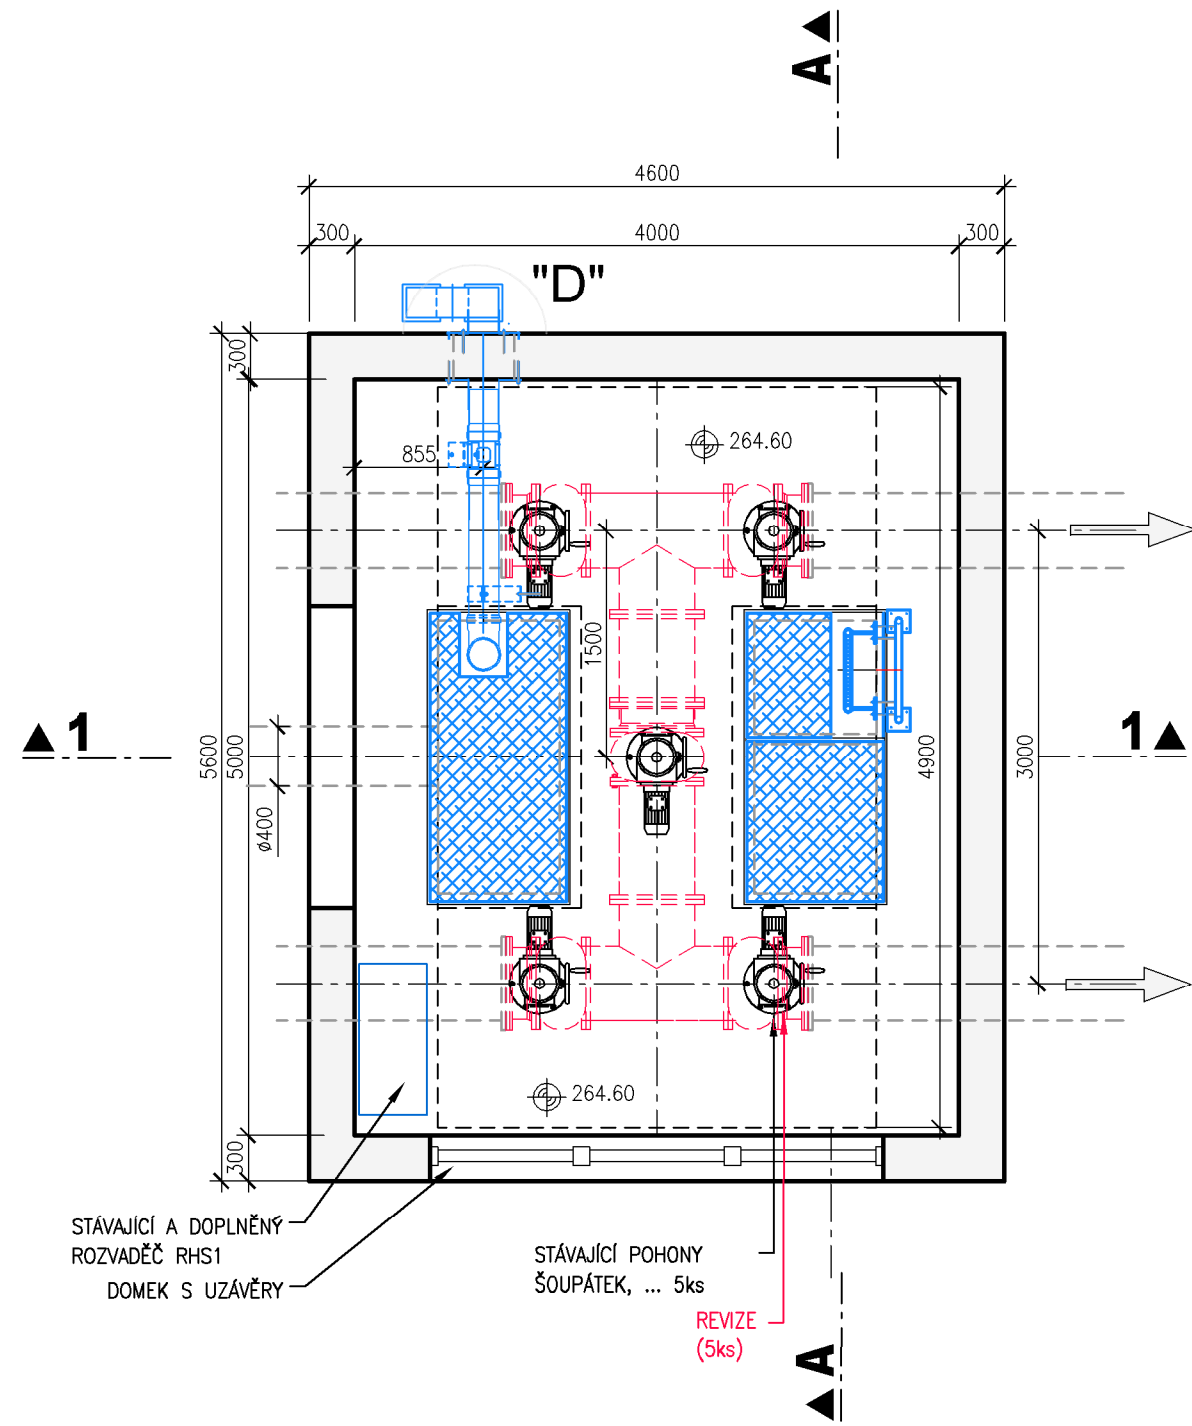


STÁVAJÍCÍ A DOPLNĚNÝ
ROZVADĚČ RHS1
DOMEK S UZÁVĚRY

STÁVAJÍCÍ POHONY
ŠOUPÁTEK, ... 5ks

REVIZE
(5ks)

PŮDORYSNÝ ŘEZ II - II
M 1:50

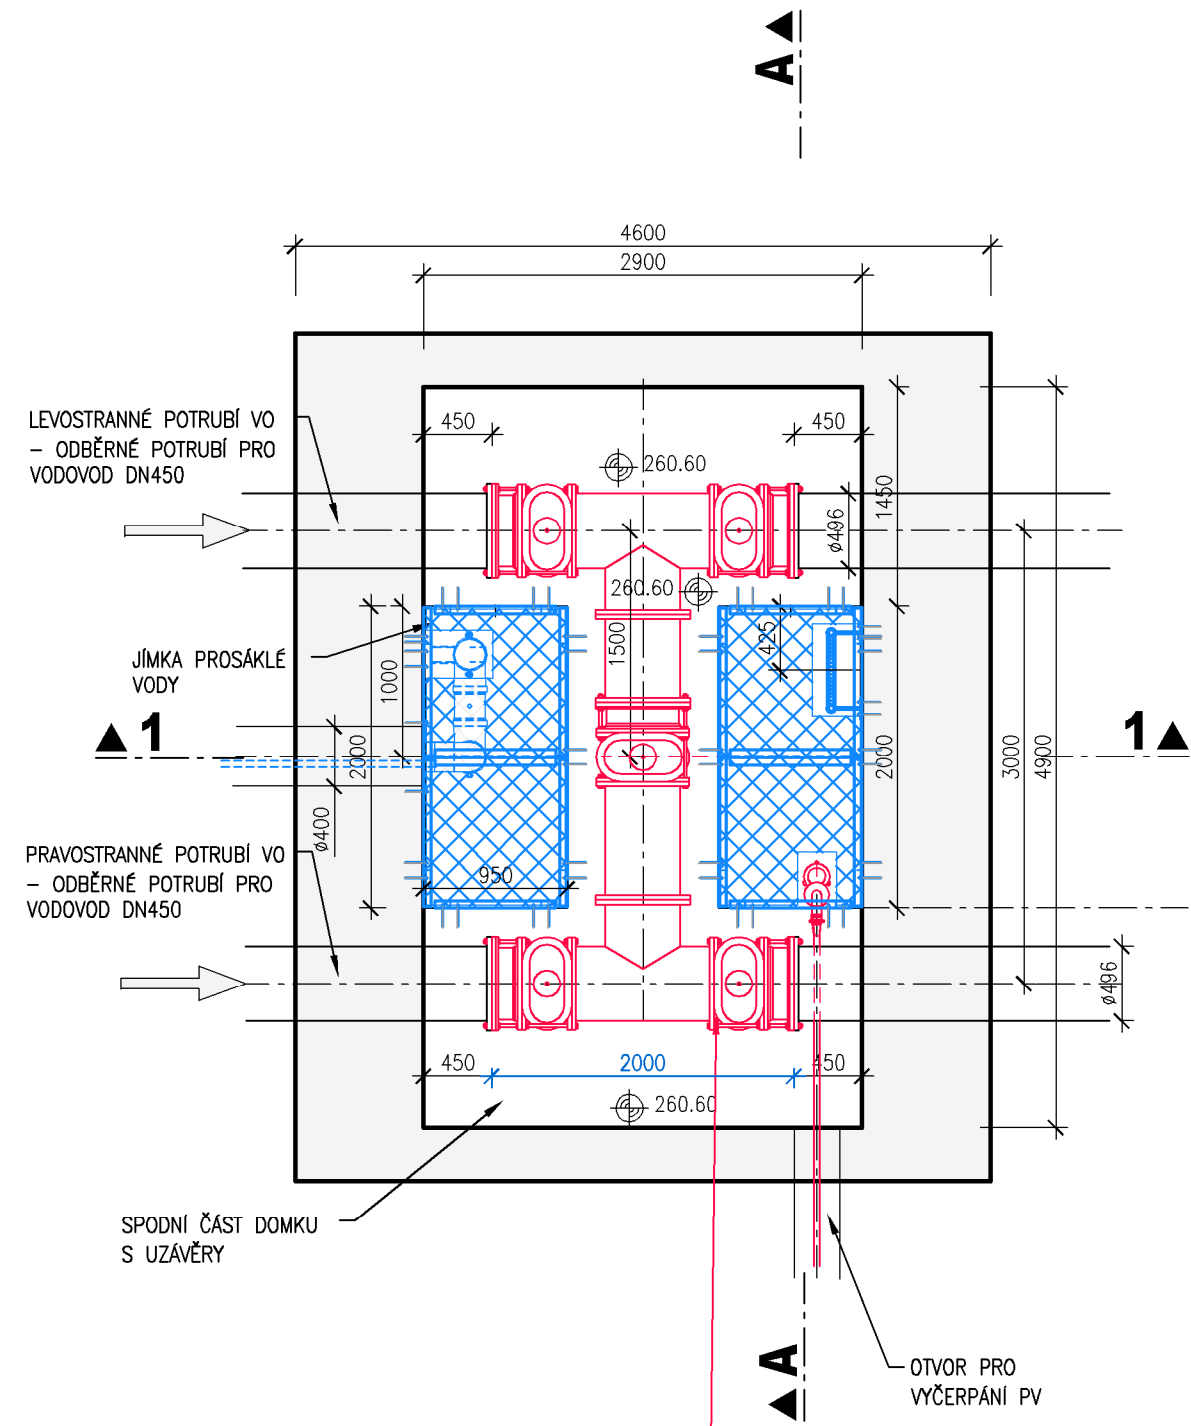

LEVOSTRANNÉ POTRUBÍ VO
- ODBĚRNÉ POTRUBÍ PRO
VODOVOD DN450

JÍMKA
PROSÁKLÉ
VODY

PRAVOSTRANNÉ POTRUBÍ VO
- ODBĚRNÉ POTRUBÍ PRO
VODOVOD DN450

SPODNÍ ČÁST DOMKU
S UZÁVĚRY

OTVOR PRO
VYČERPÁNÍ PV

ŠOUPÁTKO VŘETENOVÉ (5ks) s
INTEGROVANOU MONTÁŽNÍ PŘÍRUBOU
DN 450 - NAPOJENO NA STÁVAJÍCÍ
ATYPICKOU PŘÍRUBU DN450

LEGENDA :

- STÁVAJÍCÍ ŽELEZOBETONOVÉ KONSTRUKCE
- TECHNOLOGICKÁ ČÁST
- STAVEBNÍ ČÁST

VÝŠKOVÝ SYSTÉM : BALT PO VYROVNÁNÍ
KÓTOVÁNO v [m]

AQUATIS a.s. Botanická 834/56, 602 00 Brno		Tel: +420 541 554 111 Fax: +420 541 211 205		E-mail: info@aquatis.cz http://www.aquatis.cz	
Zodpovědný projektant JOSEF ŠEVČÍK		Hlavní inženýr projektu ING. OLDŘICH NEUMAYER CSc.		Vedoucí střediska ING. OLDŘICH NEUMAYER CSc.	
Vypracoval JOSEF ŠEVČÍK		Kontroloval ING. MILOSLAV KUPSKÝ		Zakázkové číslo 025020A	
Datum ČERVEN, 2025	Stupeň dokumentace DVZ	Název souboru D12_VD Klíčava_DVZ.dwg			
Akce VD KLÍČAVA - OPRAVA VO					
D. DOKUMENTACE OBJEKTŮ A TECHNOLOGICKÝCH ZAŘÍZENÍ					
D.2.1. PS01 - TECHNOLOGICKÁ ČÁST STROJNÍ					
D.2.1.2. VÝKRESOVÁ ČÁST					
Příloha PŮDORYSNÝ ŘEZ I-I, PŮDORYSNÝ ŘEZ II-II					
Měřítko 1:50		Číslo přílohy D.2.1.2.4.			
Objednatel POVODÍ VLTAVY, STÁTNÍ PODNIK					