


PŮDORYS, 3. část
M 1 : 50

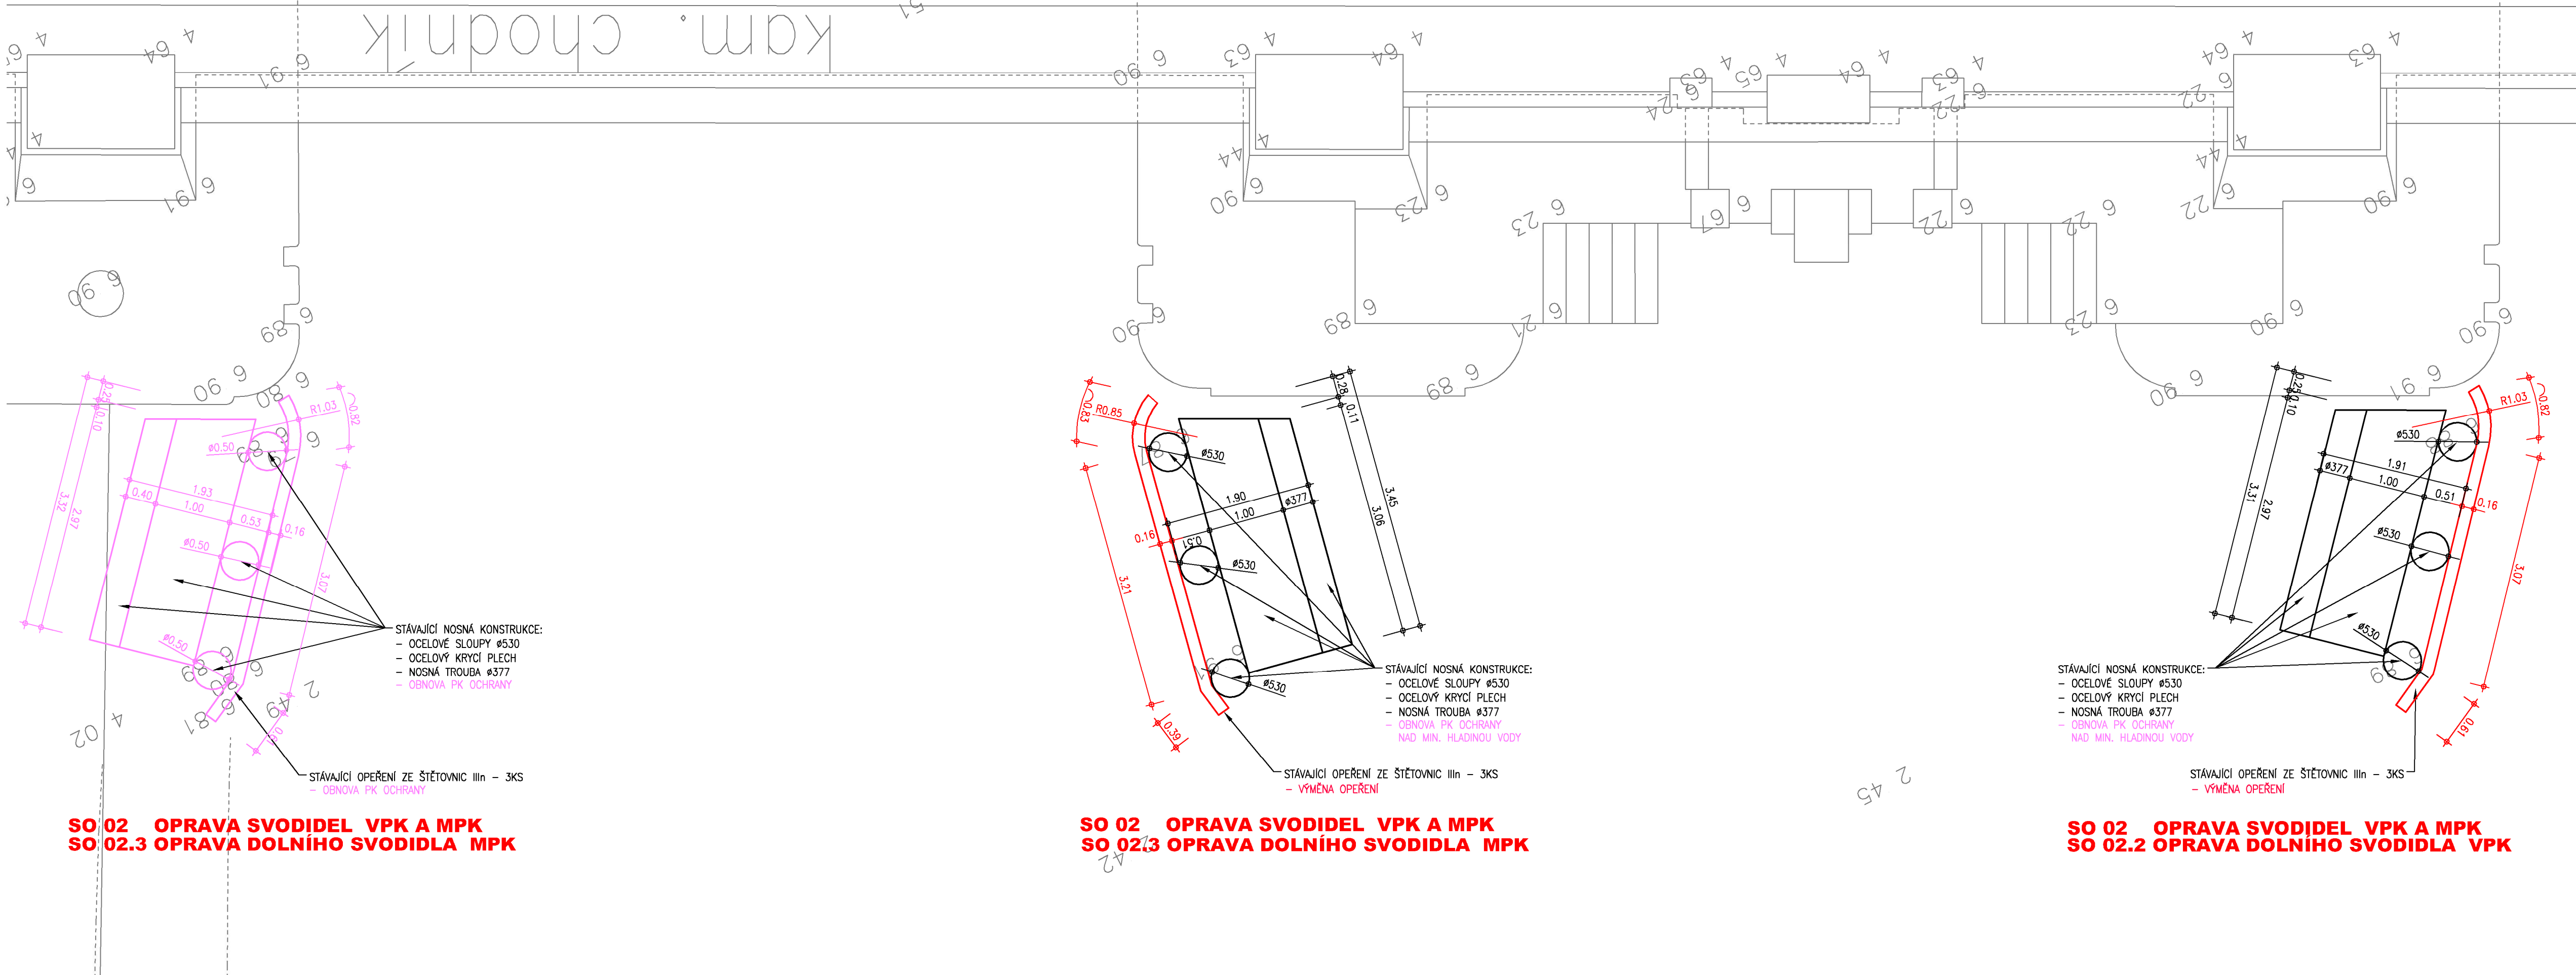

STAVEBNÍ OBJEKTY :

SO 01 REKONSTRUKCE HORNÍHO SVODIDLA MEZI VPK A MPK

SO 02 OPRAVA SVODIDEL VPK A MPK

SO 02.1 OPRAVA OPEŘENÍ NA HORNÍ DĚLÍCÍ ZDI U MPK

SO 02.2 OPRAVA DOLNÍHO SVODIDLA VPK


SO 02.3 OPRAVA DOLNÍHO SVODIDLA MPK

LEGENDA :

- | | |
|-------|-----------------------|
| _____ | STÁVAJÍCÍ KONSTRUKCE |
| _____ | NOVÉ KONSTRUKCE |
| _____ | OPRAVOVANÉ KONSTRUKCE |
| _____ | JINÉ KONSTRUKCE |

VÝŠKOVÝ SYSTÉM : BALT p.v.
KÓTOVÁNO V m



	
AQUATIS a.s. Botanická 834/56, 602 00 Brno	
Tel: +420 541 554 111 Fax: +420 541 211 205	
E-mail: info@aquatis.cz http://www.aquatis.cz	
Zodpovědný projektant ING. OLDŘICH NEUMAYER, CSc.	Hlavní inženýr projektu ING. OLDŘICH NEUMAYER, CSc.
Vyraboval RENATA NĚMEČKOVÁ	Kontroloval ING. TOMÁŠ ROTH
Vedoucí gřediska ING. OLDŘICH NEUMAYER, CSc.	
Zakázkové číslo 024026A	
Datum UNDR, 2025	Stupeň dokumentace DPS
Název souboru Horin_sif_rezy_sniz_opereni_02_2025.dwg	
Akce	
PK HOŘÍN REKONSTRUKCE SVODIDEL VPK a MPK D. DOKUMENTACE OBJEKTŮ, TECHNICKÝCH A TECHNOLOGICKÝCH ZAŘÍZENÍ D.1. STAVEBNÍ ČÁST, D.1.2. VÝKRESOVÁ ČÁST D.1.2.2. PODÉLNÉ ŘEZY	
Příloha	
PODORYS, 3. část	
Měřítko 1:50	Číslo přílohy D.1.2.13.
Objednatel POUVODÍ VLTAVY, s. p.	