
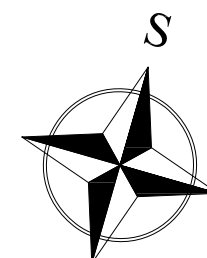



PŮDORYS I.NP - NUCENÉ VĚTRÁNÍ

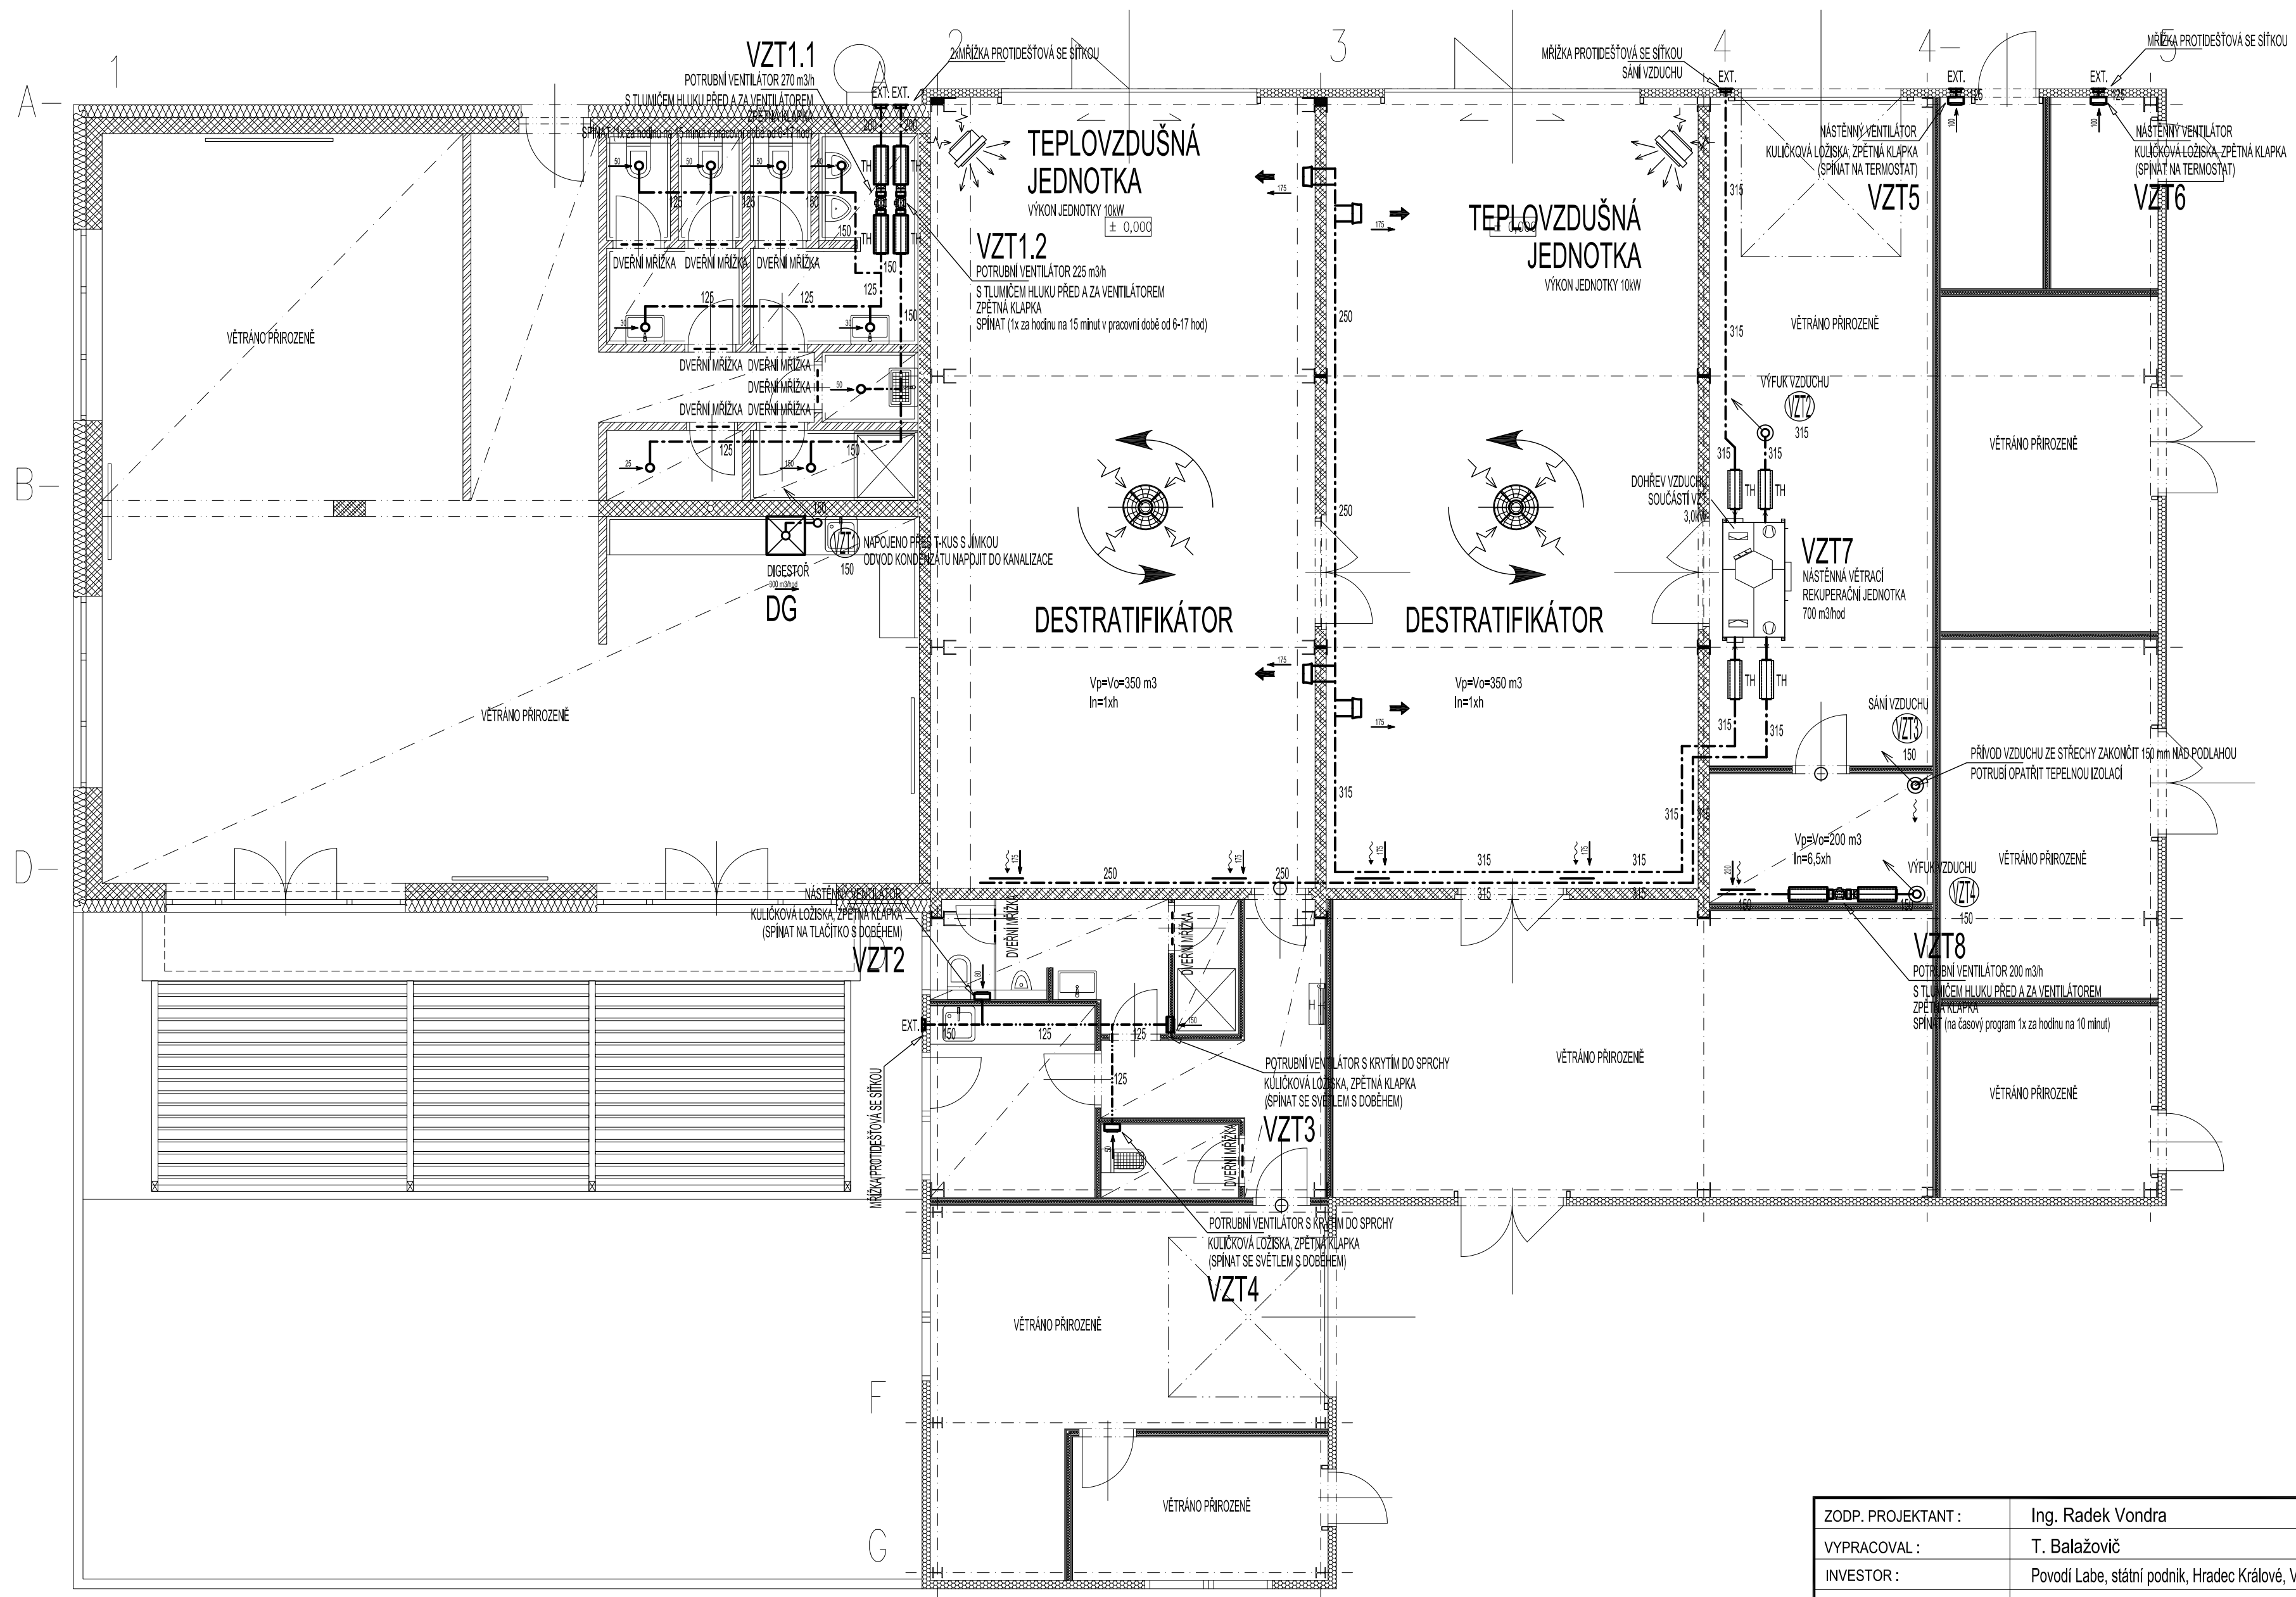

ZODP. PROJEKTANT :	Ing. Radek Vondra	 pridos Na Potoce 648, Hradec Králové 1 tel, fax.: 495539037, IČO:132 07 245 e-mail: pridos@email.cz
VYPRACOVAL :	T. Balažovič	
INVESTOR :	Povodí Labe, státní podnik, Hradec Králové, Vita Nejedlého 951/8	
MÍSTO :	k.ú.Pardubice, areál Povodí Labe	
ODDÍL :	SO.02 - Objekt dílen	
AKCE : POVODŇOVÝ DVŮR PARDUBICE, MODERNIZACE AREÁLU VI. ETAPA - DOKUMENTACE PRO PROVEDENÍ STAVBY		DATUM : 03/2025 STUPEŇ : DPS MĚŘÍTKO : 1:75
PŮDORYS I.NP - NUCENÉ VĚTRÁNÍ		02