
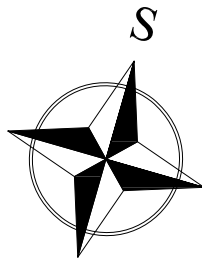



PŮDORYS STŘECHY - NUCENÉ VĚTRÁNÍ

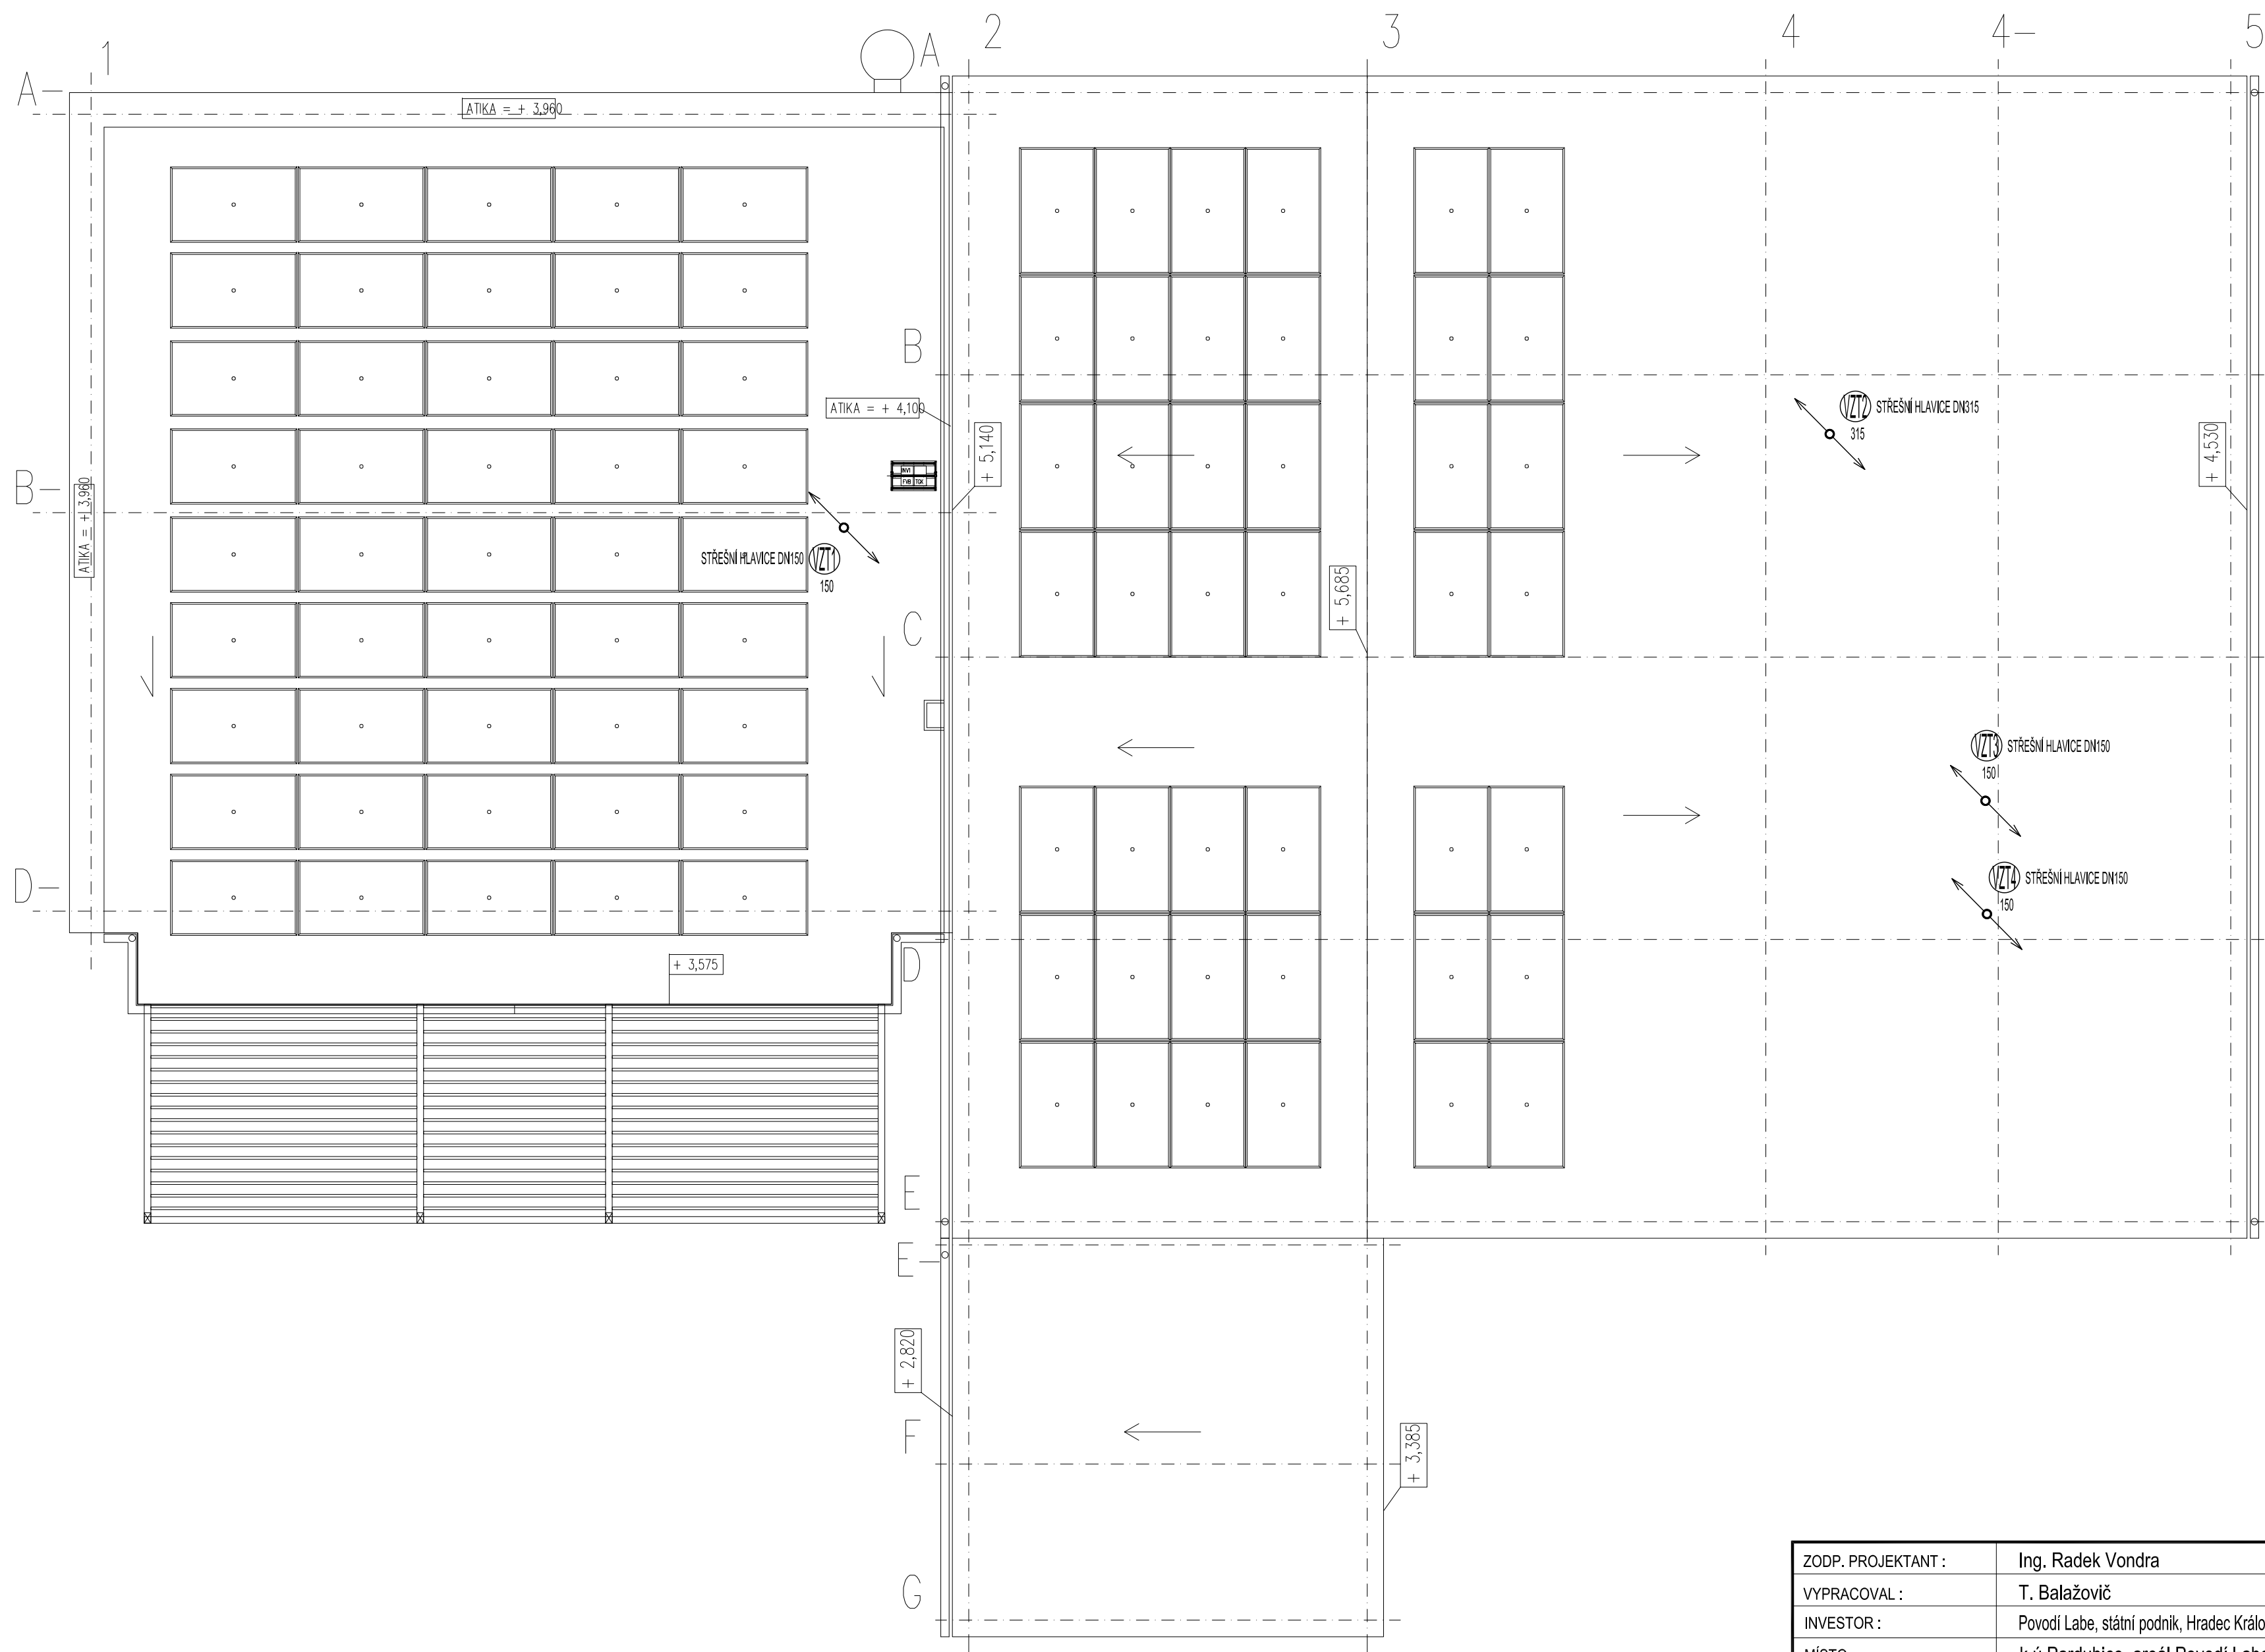

ZODP. PROJEKTANT :	Ing. Radek Vondra	<div> <b>pridos</b> Na Potoce 648, Hradec Králové 11 tel.,fax.: 495539037, IČO:132 07 245 e-mail: pridoss@mail.cz</div>
VYPRACOVAL :	T. Balažovič	
INVESTOR :	Povodí Labe, státní podnik, Hradec Králové, Vita Nejedlého 951/8	
MÍSTO :	k.ú.Pardubice, areál Povodí Labe	
ODDÍL :	SO.02 - Objekt dílen	
AKCE : POVODŇOVÝ DVŮR PARDUBICE, MODERNIZACE AREÁLU VI.ETAPA - DOKUMENTACE PRO PROVEDENÍ STAVBY		DATUM : 03/2025
		STUPEŇ : DPS
		MĚŘÍTKO : 1:75
PŮDORYS STŘECHY - NUCENÉ VĚTRÁNÍ		03