


CELKOVÁ SITUACE STAVBY

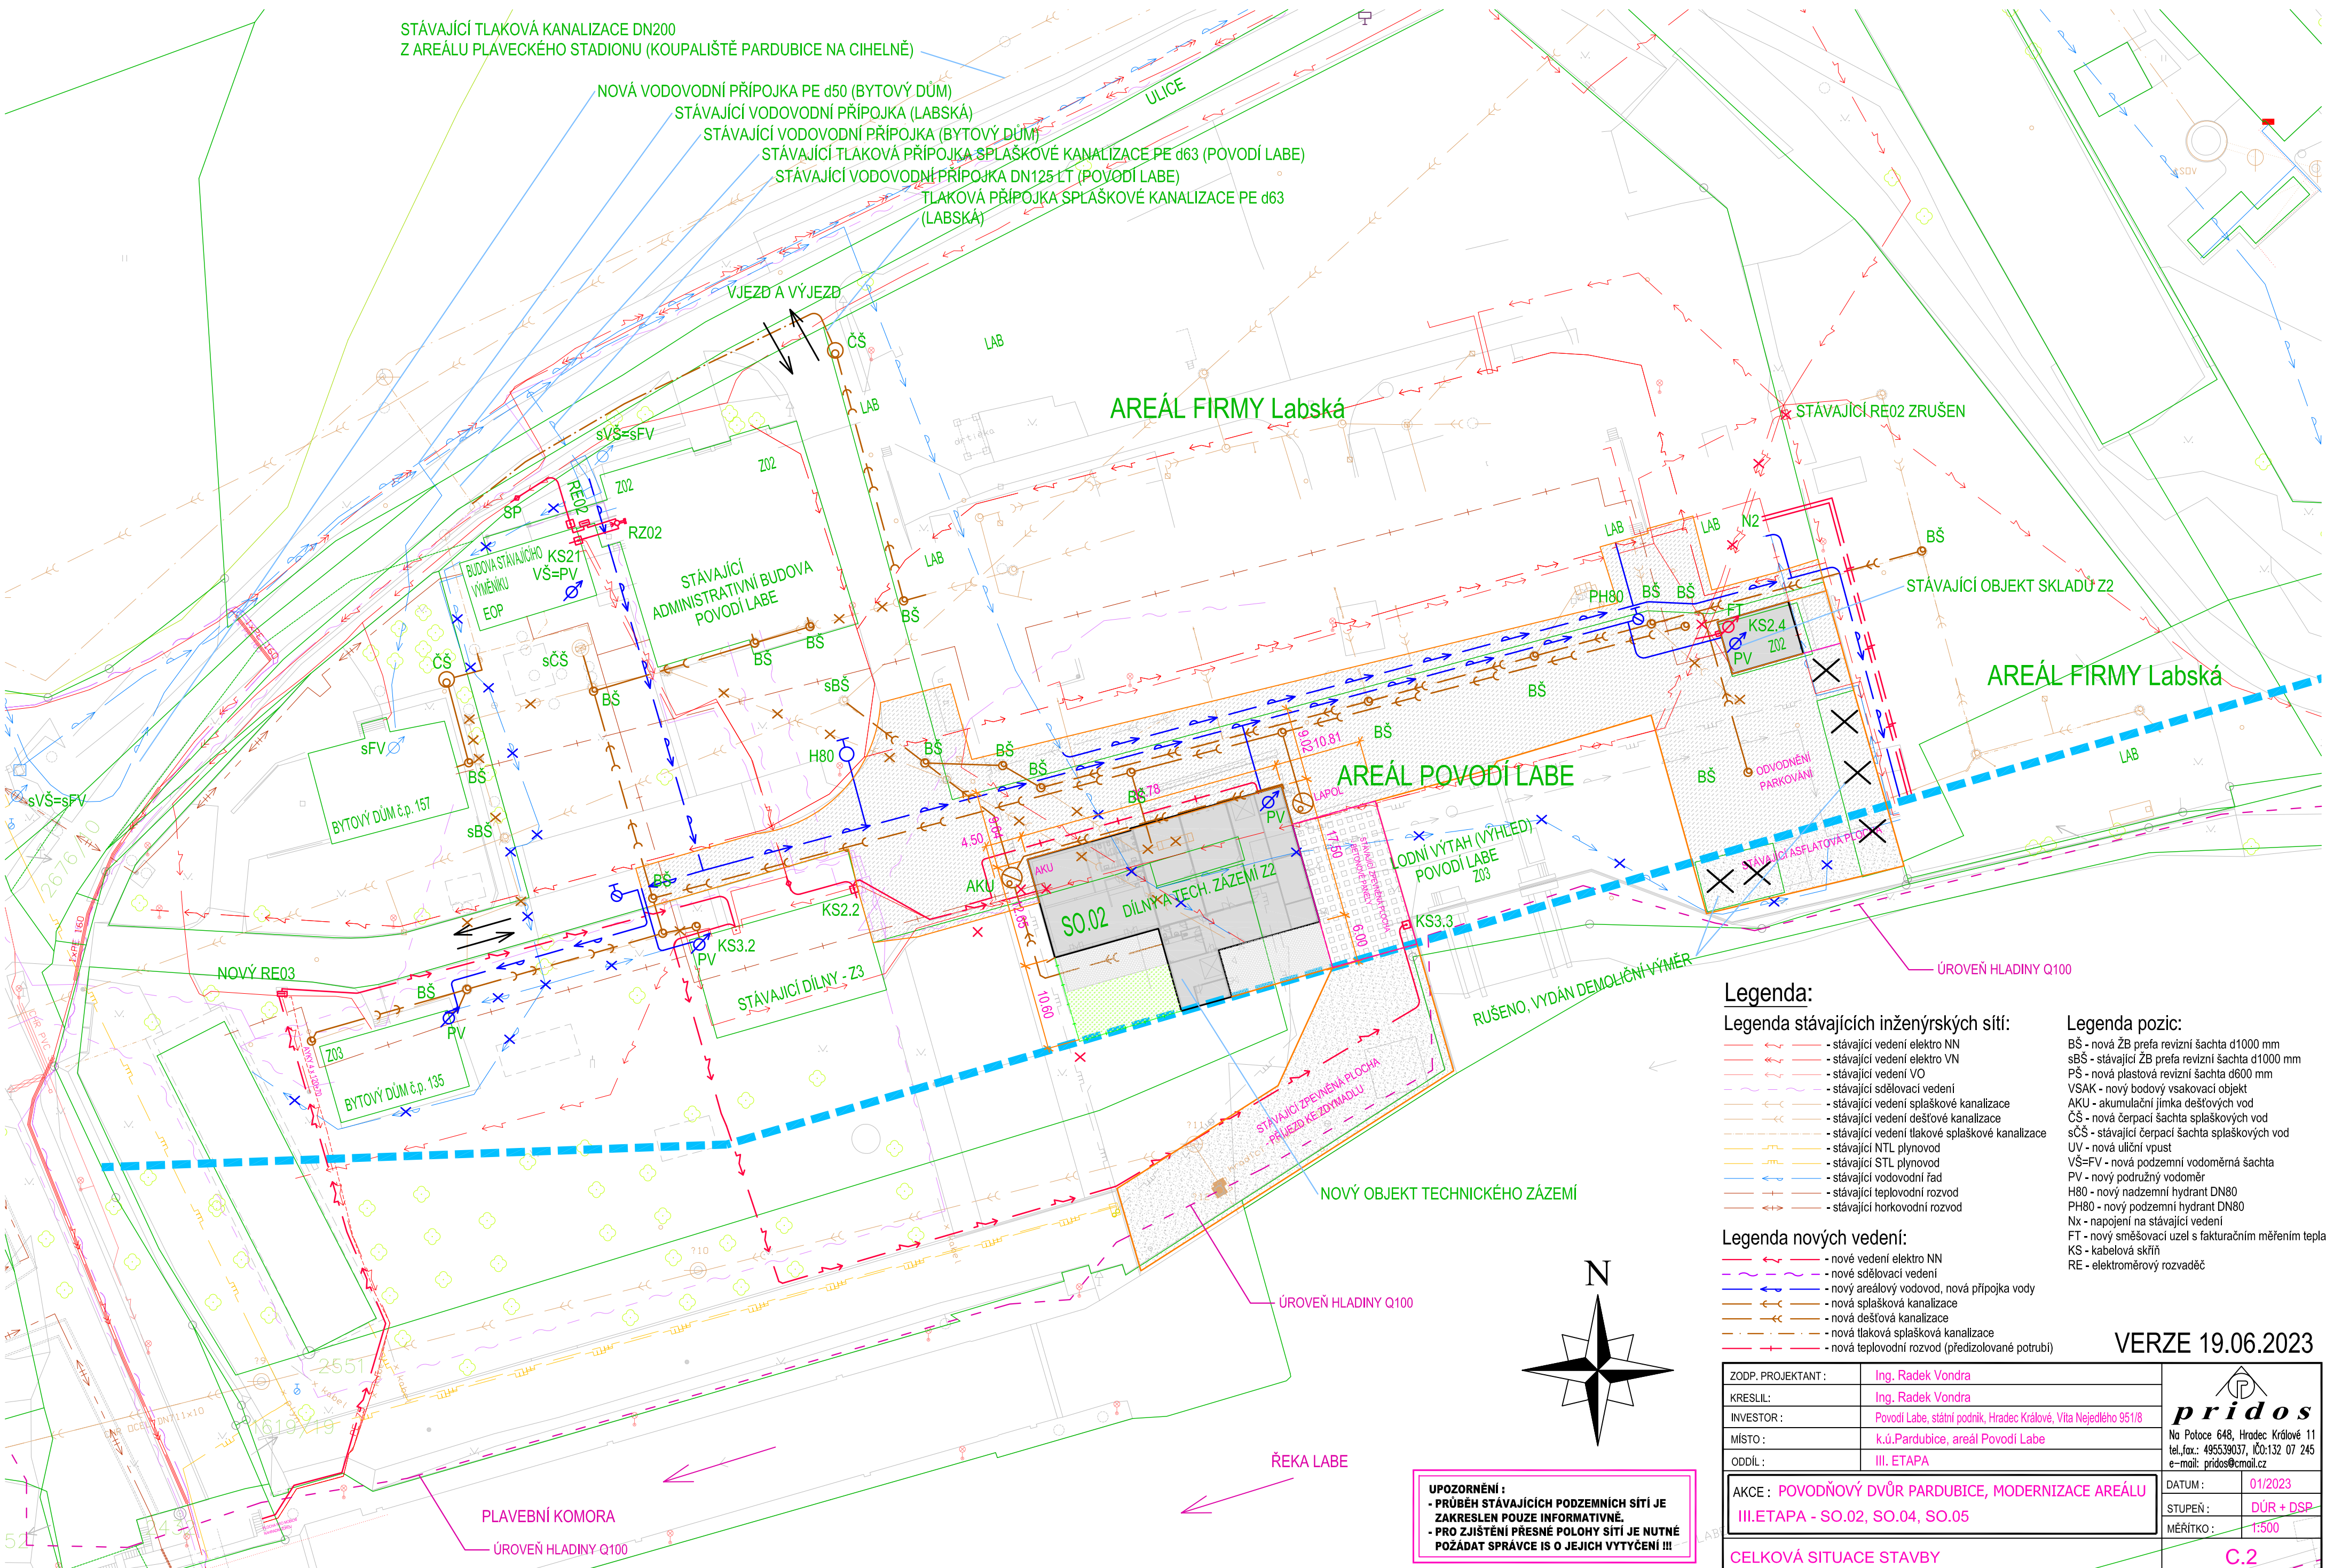

- Legenda:**


Legenda stávajících inženýrských sítí:

 - stávající vedení elektro NN
 - stávající vedení elektro VN
 - stávající vedení VO
 - stávající sdělovací vedení
 - stávající vedení splaškové kanalizace
 - stávající vedení dešťové kanalizace
 - stávající vedení tlakové splaškové kanalizace
 - stávající NTL plynovod
 - stávající STL plynovod
 - stávající vodovodní řad
 - stávající teplovodní rozvod
 - stávající horkovodní rozvod

Legenda nových vedení:

 - nové vedení elektro NN
 - nové sdělovací vedení
 - nový areálový vodovod, nová přípojka vody
 - nová splašková kanalizace
 - nová dešťová kanalizace
 - nová tlaková splašková kanalizace
 - nová teplovodní rozvod (předizolované potrubí)
- Legenda pozic:**

 - BŠ - nová ŽB prefa revizní šachta d1000 mm
 - sBŠ - stávající ŽB prefa revizní šachta d1000 mm
 - PŠ - nová plastová revizní šachta d600 mm
 - VSAK - nový bodový vsakovací objekt
 - AKU - akumulční jímka dešťových vod
 - ČŠ - nová čerpací šachta splaškových vod
 - sČŠ - stávající čerpací šachta splaškových vod
 - UV - nová uliční vpust
 - VŠ=FV - nová podzemní vodoměrná šachta
 - PV - nový podružný vodoměr
 - H80 - nový nadzemní hydrant DN80
 - PH80 - nový podzemní hydrant DN80
 - Nx - napojení na stávající vedení
 - FT - nový směšovací uzel s fakturačním měřením tepla
 - KS - kabelová skříň
 - RE - elektroměrový rozvaděč

ZODP. PROJEKTANT :	Ing. Radek Vondra	<div><p>Na Potoce 648, Hradec Králové 11 tel./fax: 495539037, IČO:132 07 245 e-mail: pridos@email.cz</p></div>
KRESLIL:	Ing. Radek Vondra	
INVESTOR :	Povodí Labe, státní podnik, Hradec Králové, Vita Nejedlého 951/8	
MÍSTO :	k.ú.Pardubice, areál Povodí Labe	
ODDÍL :	III. ETAPA	
AKCE : POVODŇOVÝ DVŮR PARDUBICE, MODERNIZACE AREÁLU III. ETAPA - SO.02, SO.04, SO.05		DATUM : 01/2023
CELKOVÁ SITUACE STAVBY		STUPEŇ : DŮR + DSP
		MĚŘÍTKO : 1:500
		C.2

UPOZORNĚNÍ :
- PRŮBĚH STÁVAJÍCÍCH PODZEMNÍCH SÍTÍ JE ZAKRESLEN POUZE INFORMATIVNĚ.
- PRO ZJIŠTĚNÍ PŘESNÉ POLOHY SÍTÍ JE NUTNÉ POŽADAT SPRÁVCE IS O JEJICH VYTÝČENÍ !!!