



PŮDORYS ZÁKLADŮ - VNITŘNÍ KANALIZACE

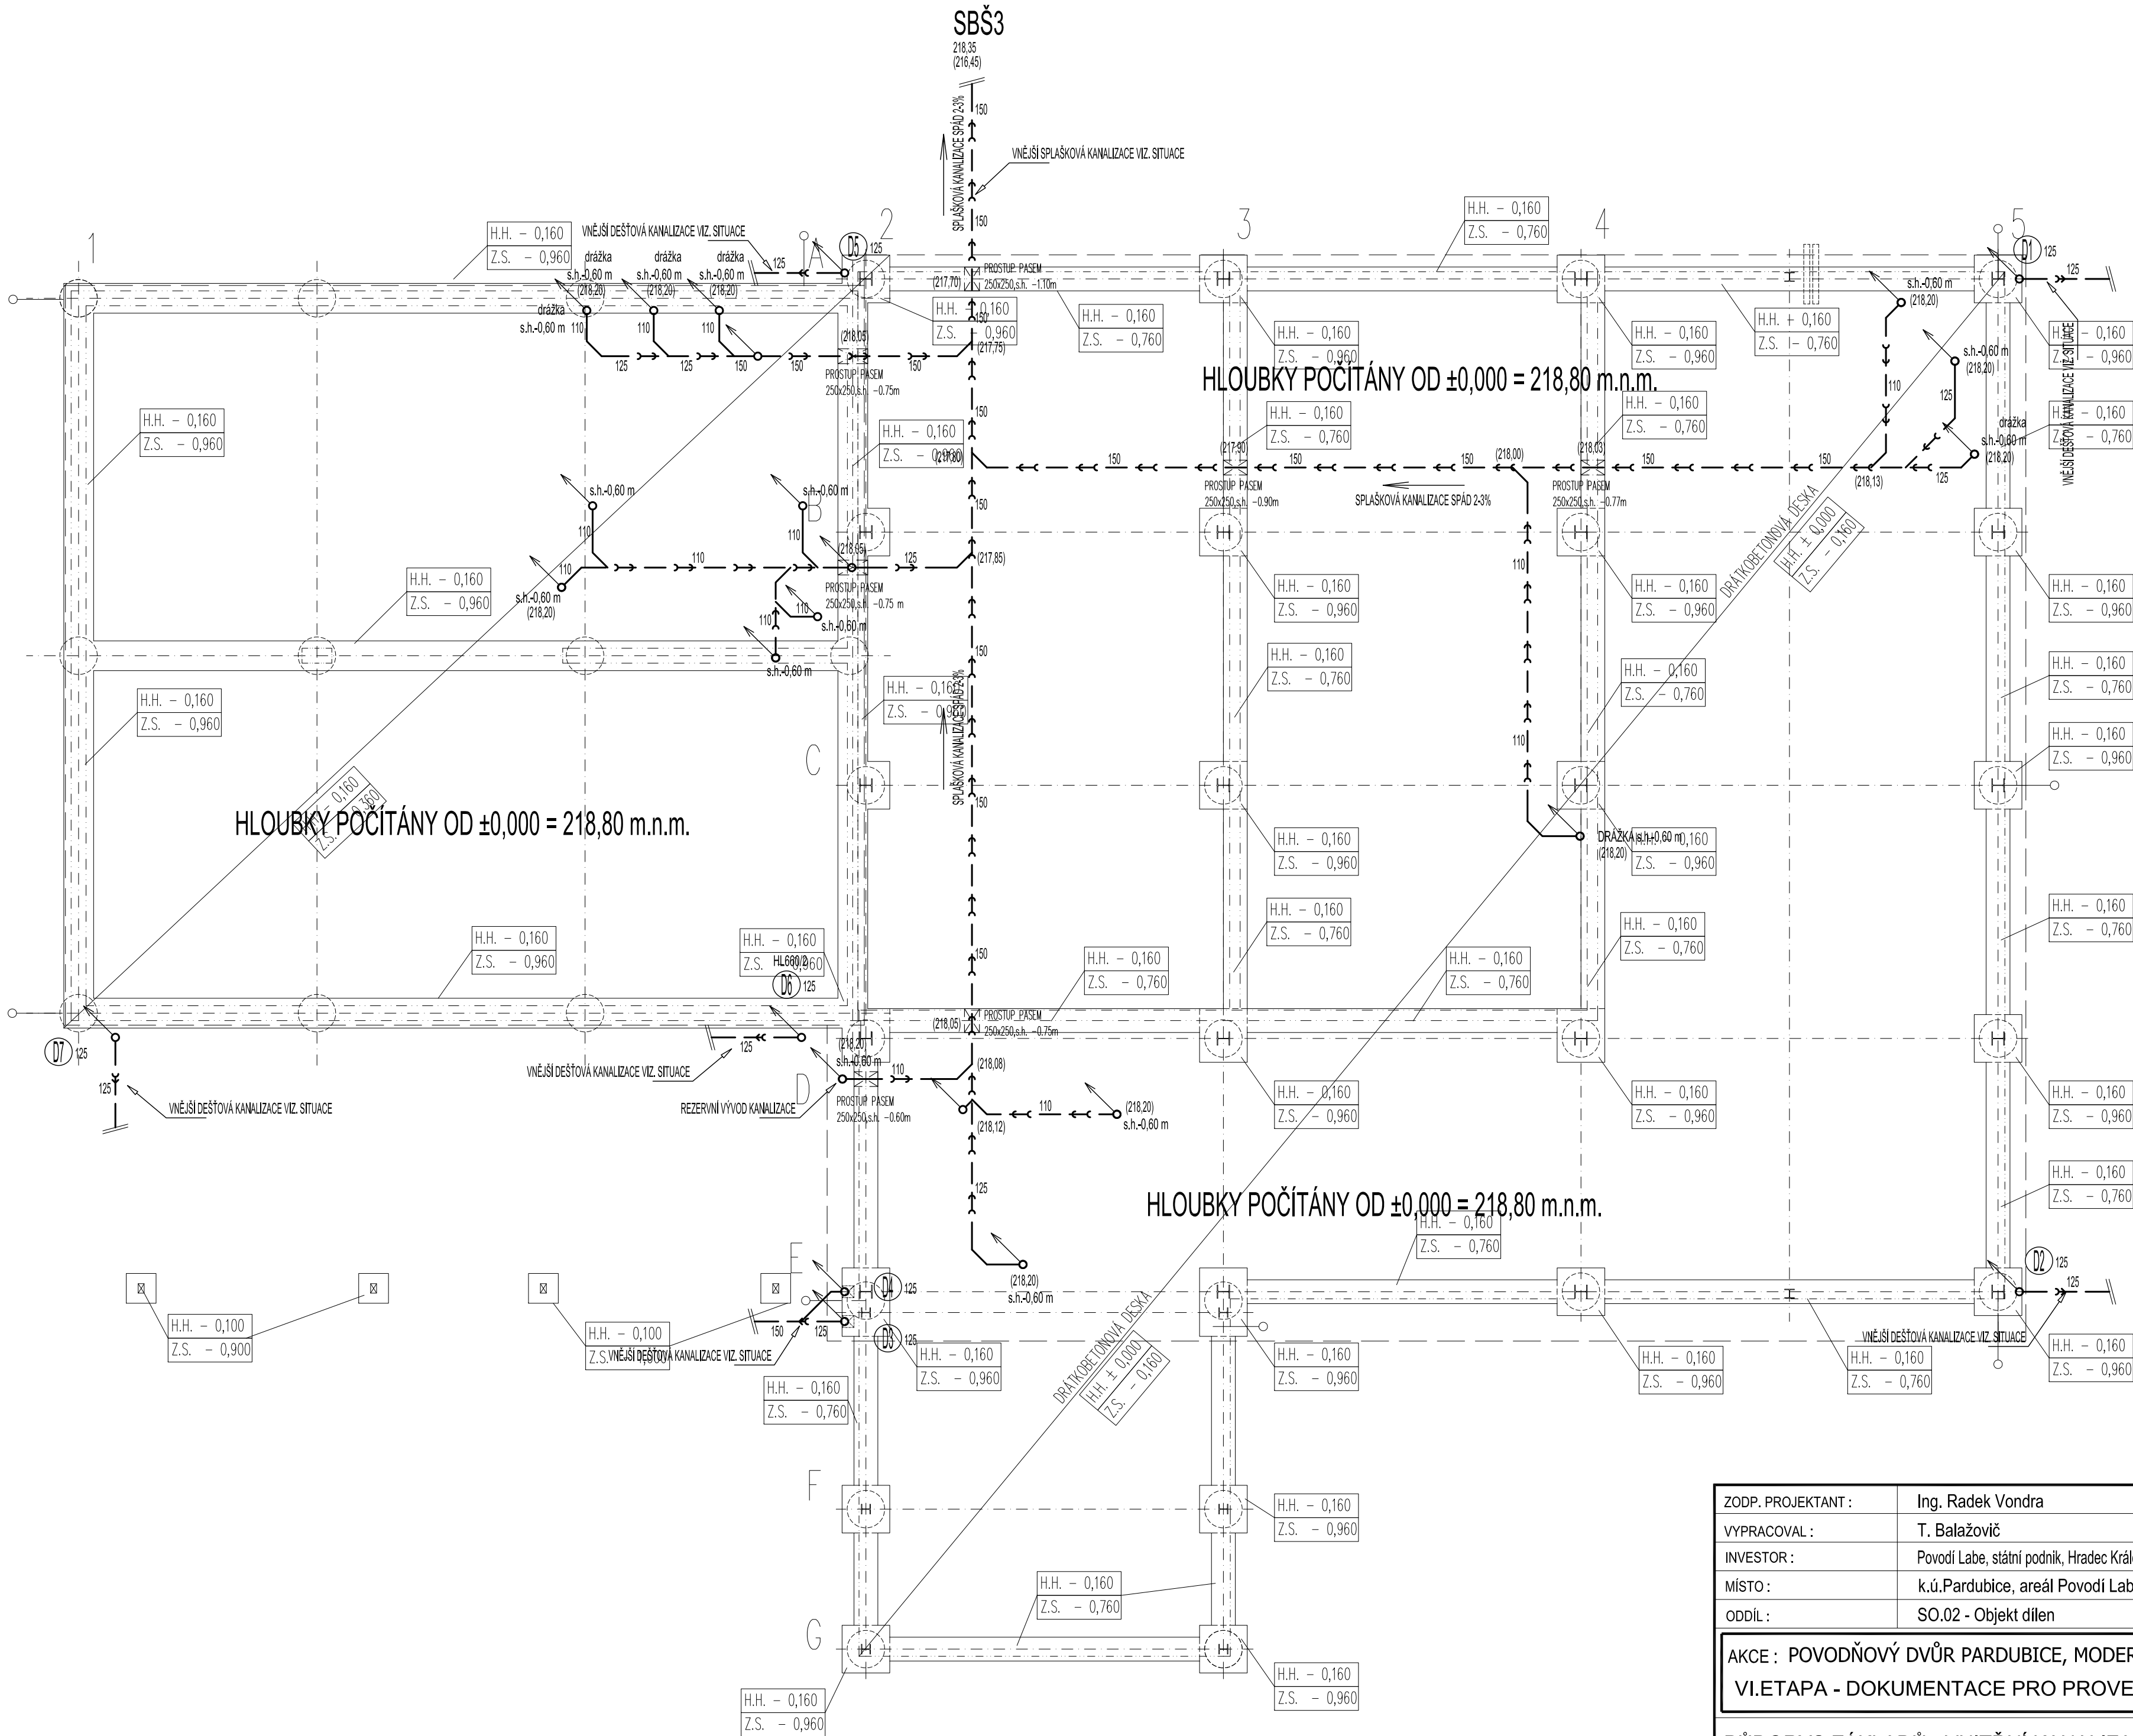

**POZNÁMKA:**

- PŘIPOJOVACÍ A ODPADNÍ POTRUBÍ VNITŘNÍ KANALIZACE BUDE PROVEDENO Z MATERIÁLU PP HT - SYSTÉM. SVODNÉ POTRUBÍ BUDE PROVEDENO Z PVC KG SYSTÉM.
- PŘIPOJOVACÍ A ODPADNÍ POTRUBÍ BUDE VEDENO V DRÁŽKÁCH VE STĚNÁCH, UPEVNĚNO PŘÍCHÝTKAMI A ZADŘENO.
- SVODNÉ POTRUBÍ VNITŘNÍ KANALIZACE BUDE VEDENO POD TERÉNEM, UČETENO NA PÍSKOVÉ LŮŽE A ZASTYPAHO.
- MONTÁŽ KANALIZAČNÍCH POTRUBÍ BUDE PROVÁDĚNA DLE MONTÁŽNÍCH PŘEDPISŮ VÝROBCE.
- VŠECHNY PROSTUPY POTRUBÍ MEZI POŽÁRNÍMI ÚSEKY BUDOU OPATŘENY PROTIPOŽÁRNÍMI MANŽETAMI PŘÍSLUŠNÉHO PROCELU.
- VÝBĚR ZÁŘÍZOVACÍCH PŘEDMĚTŮ BUDE KONZULTOVÁN S INVESTOŘEM A ARCHITEKTEM.

ZNAČKA	POPIS	TYP
—	PŘIPOJOVACÍ POTRUBÍ KANALIZACE	HT - SYSTÉM
—	SVODNÉ POTRUBÍ SPLAŠKOVÉ KANALIZACE	KG - SYSTÉM
—	SVODNÉ POTRUBÍ DEŠŤOVÉ KANALIZACE	KG - SYSTÉM
PŠ	PLASTOVÁ REVIZNÍ ŠACHTA	.
S1	ODPADNÍ POTRUBÍ SPLAŠKOVÉ KANALIZACE	HT - SYSTÉM
D1	ODPADNÍ POTRUBÍ DEŠŤOVÉ KANALIZACE	HT - SYSTÉM

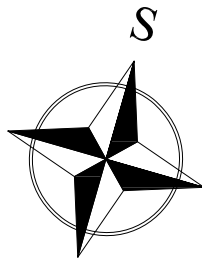

ZODP. PROJEKTANT :	Ing. Radek Vondra	<div><p>Na Potoce 648, Hradec Králové 11 tel., fax.: 495539037, IČO:132 07 245 e-mail: pridos@mail.cz</p></div>
VYPRACOVAL :	T. Balažovič	
INVESTOR :	Povodí Labe, státní podnik, Hradec Králové, Vita Nejedlého 951/8	
MÍSTO :	k.ú.Pardubice, areál Povodí Labe	
ODDÍL :	SO.02 - Objekt dílen	
AKCE : POVODŇOVÝ DVŮR PARDUBICE, MODERNIZACE AREÁLU VI.ETAPA - DOKUMENTACE PRO PROVEDENÍ STAVBY		DATUM : 03/2025
		STUPĚŇ : DPS
		MĚŘÍTKO : 1:75
PŮDORYS ZÁKLADŮ - VNITŘNÍ KANALIZACE		03