


PŮDORYS I.NP - VNITŘNÍ KANALIZACE

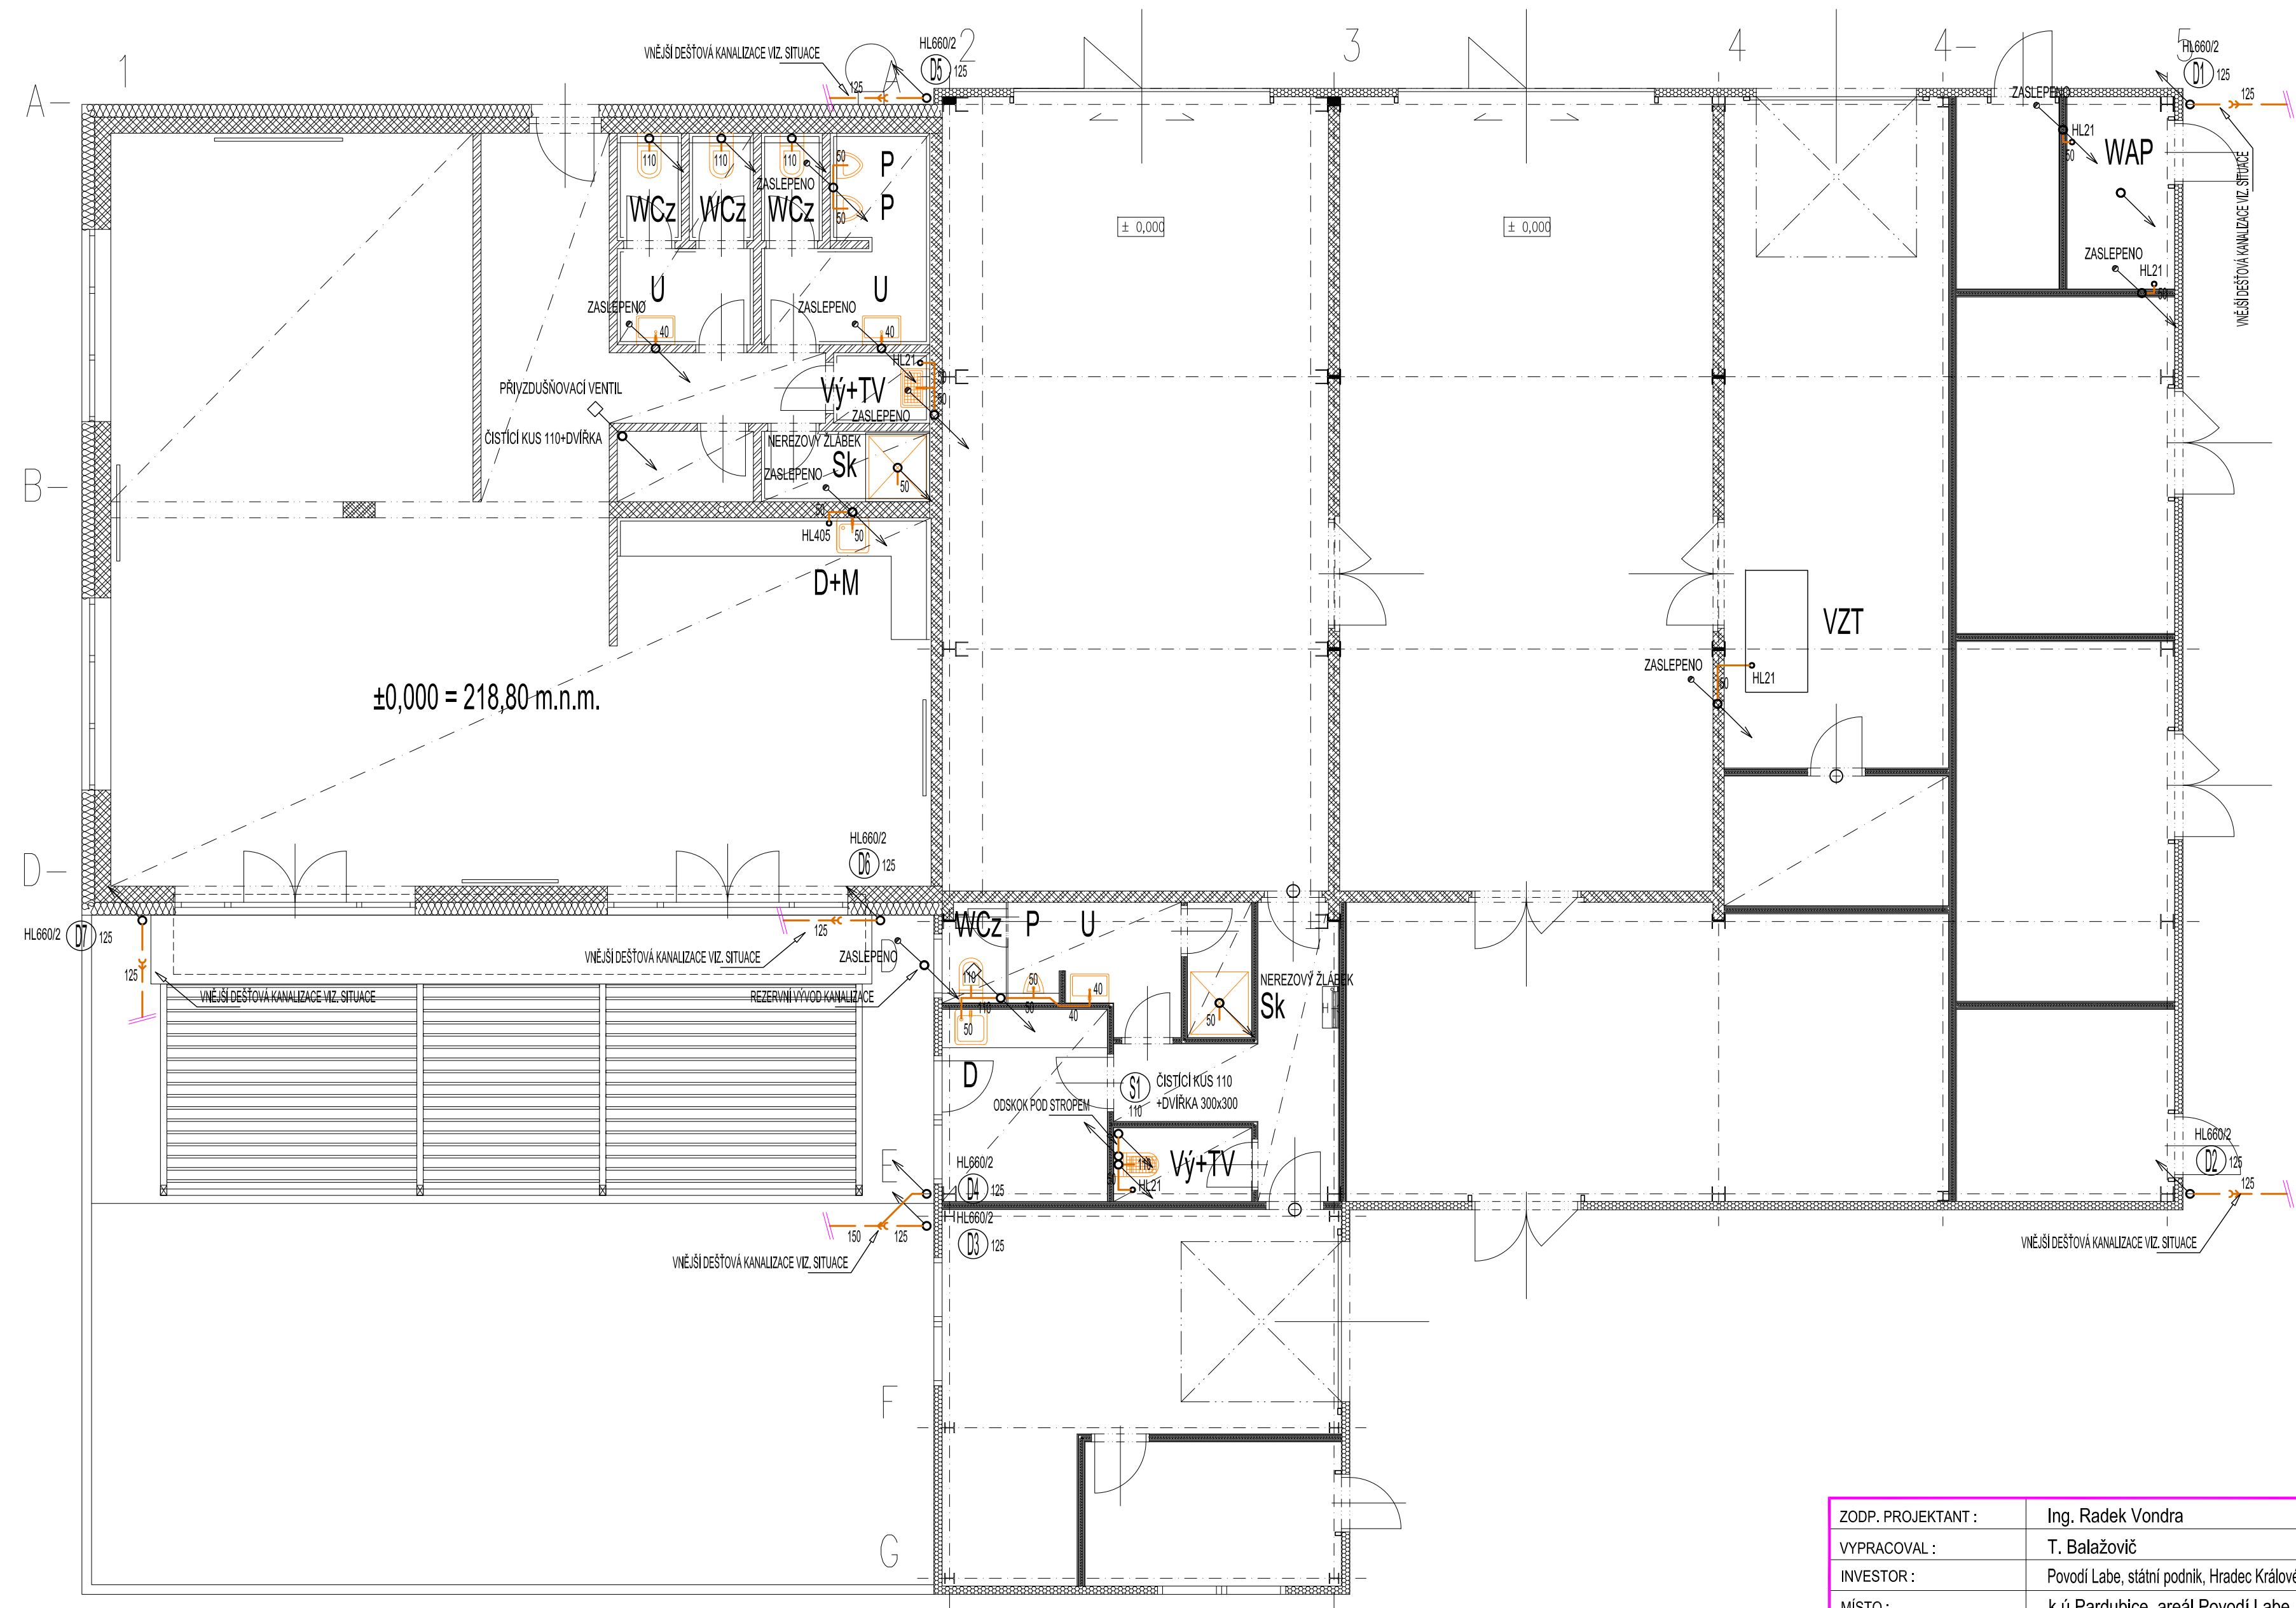



LEGENDA:

ZNAČKA	POPIS	TYP	
		HT - SYSTÉM	KG - SYSTÉM
	PŘIPOJOVACÍ POTRUBÍ KANALIZACE	HT - SYSTÉM	KG - SYSTÉM
	SVODNÉ POTRUBÍ SPLAŠKOVÉ KANALIZACE	KG - SYSTÉM	KG - SYSTÉM
	SVODNÉ POTRUBÍ DEŠŤOVÉ KANALIZACE	KG - SYSTÉM	KG - SYSTÉM
	PLASTOVÁ REVIZNÍ ŠACHTA	.	.
	OPADNÍ POTRUBÍ SPLAŠKOVÉ KANALIZACE	HT - SYSTÉM	HT - SYSTÉM
	OPADNÍ POTRUBÍ DEŠŤOVÉ KANALIZACE	HT - SYSTÉM	HT - SYSTÉM

POZNÁMKA:

- PŘIPOJOVACÍ A OPADNÍ POTRUBÍ VNITŘNÍ KANALIZACE BUDE PROVEDENO Z MATERIÁLU PP HT - SYSTÉM. SVODNÉ POTRUBÍ BUDE PROVEDENO Z PVC KG SYSTÉM.
- PŘIPOJOVACÍ A OPADNÍ POTRUBÍ BUDE VEDENO V DŘÁŽKÁCH VE STĚNÁCH, UPEVNĚNO PŘÍCHÝTKAMI A ZASLEPENO.
- SVODNÉ POTRUBÍ VNITŘNÍ KANALIZACE BUDE VEDENO POD TERÉNEM, UČIŠTĚNO NA PÍSKOVÉ LÓŽE A ZASLEPENO.
- MONTÁŽ KANALIZAČNÍCH POTRUBÍ BUDE PROVÁDĚNA DLE MONTÁŽNÍCH PŘEDPISŮ VÝROBCE.
- VŠECHNY PROSTUPY POTRUBÍ MEZI POŽÁRNÍMI ÚSEKY BUDOU OPATŘENY PROTÍPOŽÁRNÍMI MANŽETAMI PŘÍSLUŠNÉHO PROCELU.
- VÝBĚR ZÁŘÍZOVACÍCH PŘEDMĚTŮ BUDE KONZULTOVÁN S INVESTOŘEM A ARCHITEKTEM.

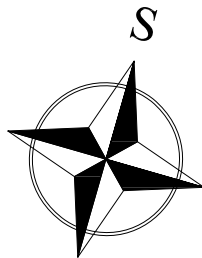

ZODP. PROJEKTANT :	Ing. Radek Vondra	<div><p>Na Potoce 648, Hradec Králové 11 tel.,fax.: 495539037, IČO:132 07 245 e-mail: pridoss@mail.cz</p></div>
VYPRACOVAL :	T. Balažovič	
INVESTOR :	Povodí Labe, státní podnik, Hradec Králové, Vita Nejedlého 951/8	
MÍSTO :	k.ú.Pardubice, areál Povodí Labe	
ODDÍL :	SO.02 - Objekt dílen	
AKCE : POVODŇOVÝ DVŮR PARDUBICE, MODERNIZACE AREÁLU VI.ETAPA - DOKUMENTACE PRO PROVEDENÍ STAVBY		DATUM : 03/2025
		STUPEŇ : DPS
		MĚŘÍTKO : 1:75
PŮDORYS I.NP - VNITŘNÍ KANALIZACE		04