



PŮDORYS ZÁKLADŮ - VNITŘNÍ VODOVOD

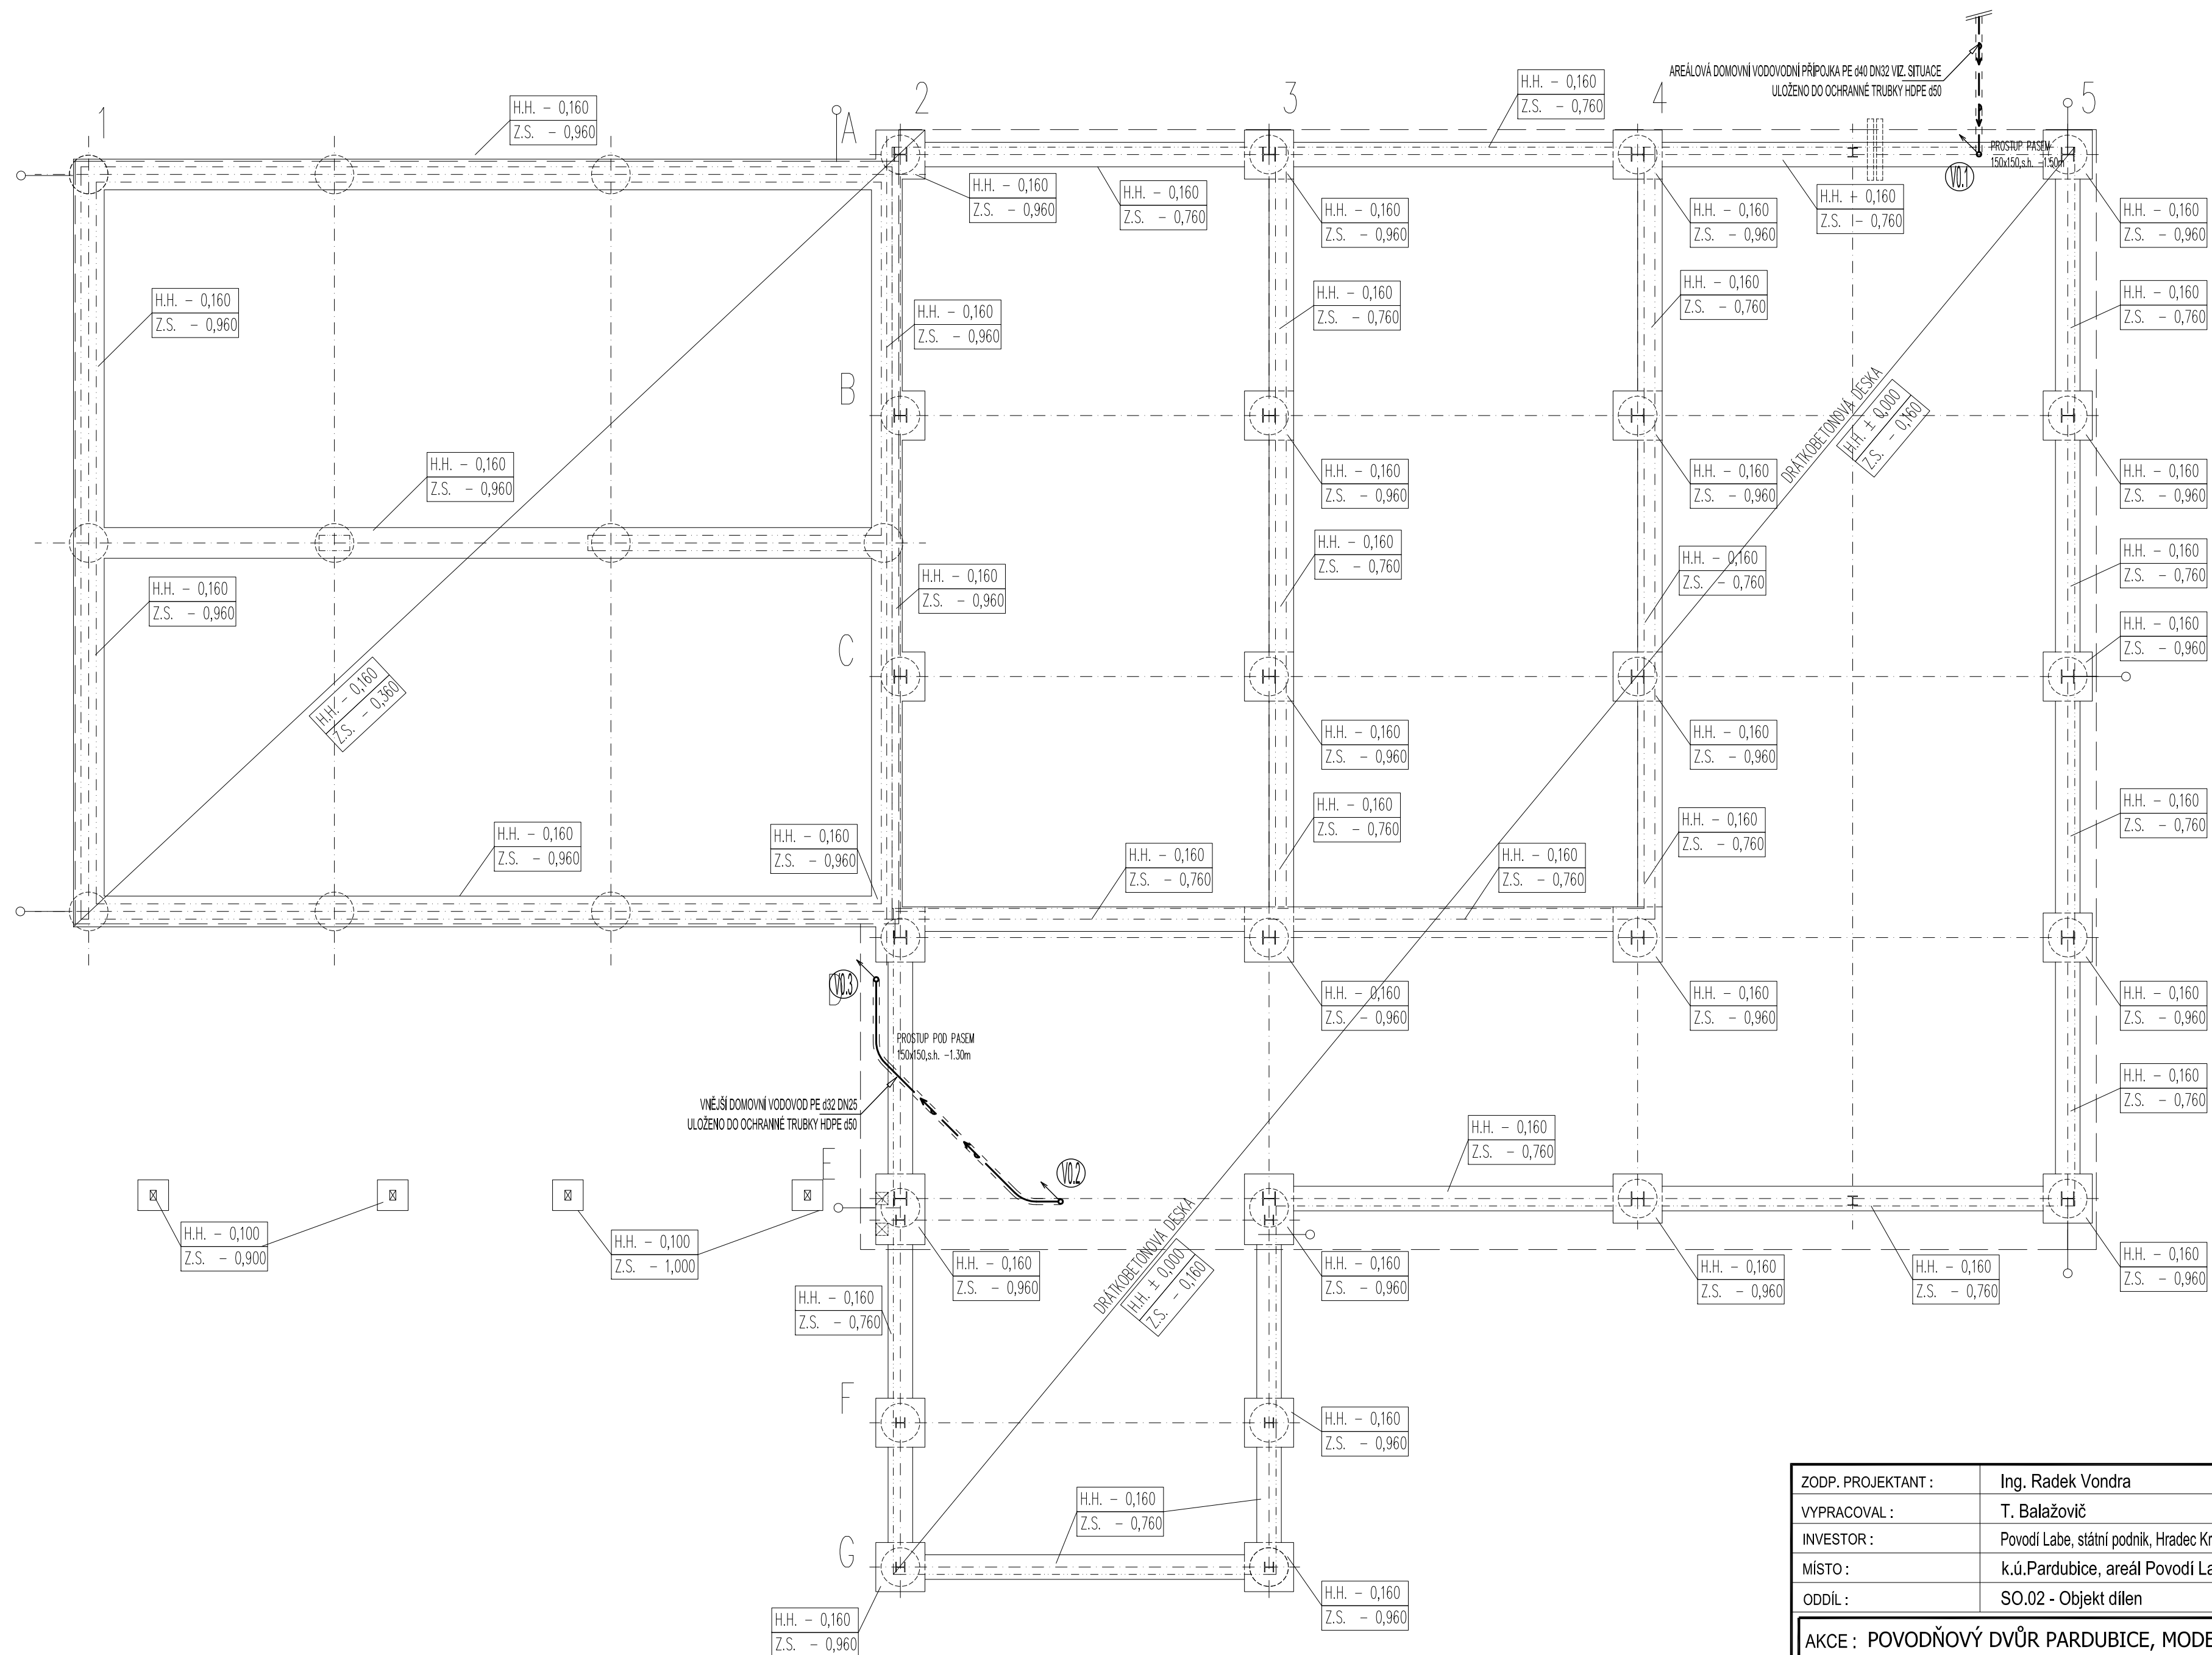

LEGENDA:

ZNAČKA	POPIS	Typ	POZNÁMKA:
— — — — —	POTRUBÍ STUDENÉ VODY	PPH 20	• VŠEČERÉ POTRUBÍ STUDENÉ A TEPLÉ VODY BUDE PROVEDENO Z POTRUBÍ PPH-PN 20.
— — — — —	POTRUBÍ TEPLÉ VODY	PPH-PN 20	• PŘIPOJENÍ POTRUBÍ BUDE VEDENO V DŘÁŽKÁCH VE STĚNÁCH UPEVNĚNO PŘÍCHÝTKY A ZADŽEVNO.
— — — — —	NOVÝ VNĚJŠÍ VODOVOD	PE100 SR 11	• IŠČENÝ ROZVOD VODY, TEPLÉ VODY BUDOU OPATŘENY TEPELNOU IZOLACÍ Z PĚNĚNÉHO PE, TLOUŠŤKY IZOLACE DLE VN - VIZ. TECHNICKÁ ZPRÁVA.
V1	STOUPACÍ POTRUBÍ VODY	PPH-PN 20	• VŠEČENÝ ROZVOD POTRUBÍ STUDENÉ VODY BUDOU OPATŘENY IZOLACÍ Z PĚNĚNÉHO PE.
PV	PODRUŽNÝ VODOMĚR	-	• MONTÁŽ VODOVODNÍCH POTRUBÍ BUDE PROVÁDĚNA DLE MONTÁŽNÍCH PŘEDPISŮ VÝROBCE POTRUBÍ.
			• IŠČENÝ PROSTUPY VODOVODNÍCH POTRUBÍ MEZI POŽÁRNÍMI ÚSEKY BUDOU OPATŘENY PROTIPOLŽÁRNÍMI MANŽETAMI.



ZODP. PROJEKTANT :	Ing. Radek Vondra	 pridos Na Potoce 648, Hradec Králové 11 tel.,fax.: 495539037, IČO:132 07 245 e-mail: pridos@cmil.cz
VYPRACOVAL :	T. Balažovič	
INVESTOR :	Povodí Labe, státní podnik, Hradec Králové, Víta Nejedlého 951/8	
MÍSTO :	k.ú.Pardubice, areál Povodí Labe	
ODDÍL :	SO.02 - Objekt dílen	
AKCE : POVODŇOVÝ DVŮR PARDUBICE, MODERNIZACE AREÁLU VI.ETAPA - DOKUMENTACE PRO PROVEDENÍ STAVBY		DATUM : 03/2025 STUPEŇ : DPS MĚŘÍTKO : 1:75
PŮDORYS ZÁKLADŮ - VNITŘNÍ VODOVOD		06