


LEGENDA zařizovacích předmětů

U	UMYVADLO KERAMICKÉ ZÁVĚSNÉ, SIFON UMYVADLOVÝ DN 40, BATERIE UMYVADLOVÁ PÁKOVÁ STOJÁNKOVÁ, 2X ROHOVÝ VENTIL S PŘIPOJOVACÍ HADICÍ
WC	ZÁVĚSNÝ KLOZET KERAMICKÝ, MODUL PRO ZÁVĚSNÉ WC PRO ZABUDOVÁNÍ DO SDK VČETNĚ PŘÍSLUŠENSTVÍ (ROHOVÝ VENTIL S PŘIPOJOVACÍ HADICÍ), OVLÁDACÍ TLAČÍTKO, SEDÁTKO
D	DŘEZ, BATERIE DŘEZOVÁ – DODÁVKA GASTRO SIFON DŘEZOVÝ DN 50, 2x ROHOVÝ VENTIL S PŘIPOJOVACÍ HADICÍ

- TEPLÁ VODA (např. PPr Ekoplastik PN20)
- STUDENÁ VODA (např. PPr Ekoplastik PN20)

OZN.	MÍSTNOST	[m²]
2.01	SCHODIŠTĚ	3.85
2.02	HALA, CHODBA	4.18
2.03	KANCELÁŘ	14.92
2.04	ARCHIV	2.80
2.05	ZASEDACÍ MÍSTNOST	9.23
2.06	ČAJOVÁ KUCHYŇKA	5.92
2.07	ARCHIV	2.80
2.08	PŘEDSÍŇ	1.49
2.09	WC	1.51

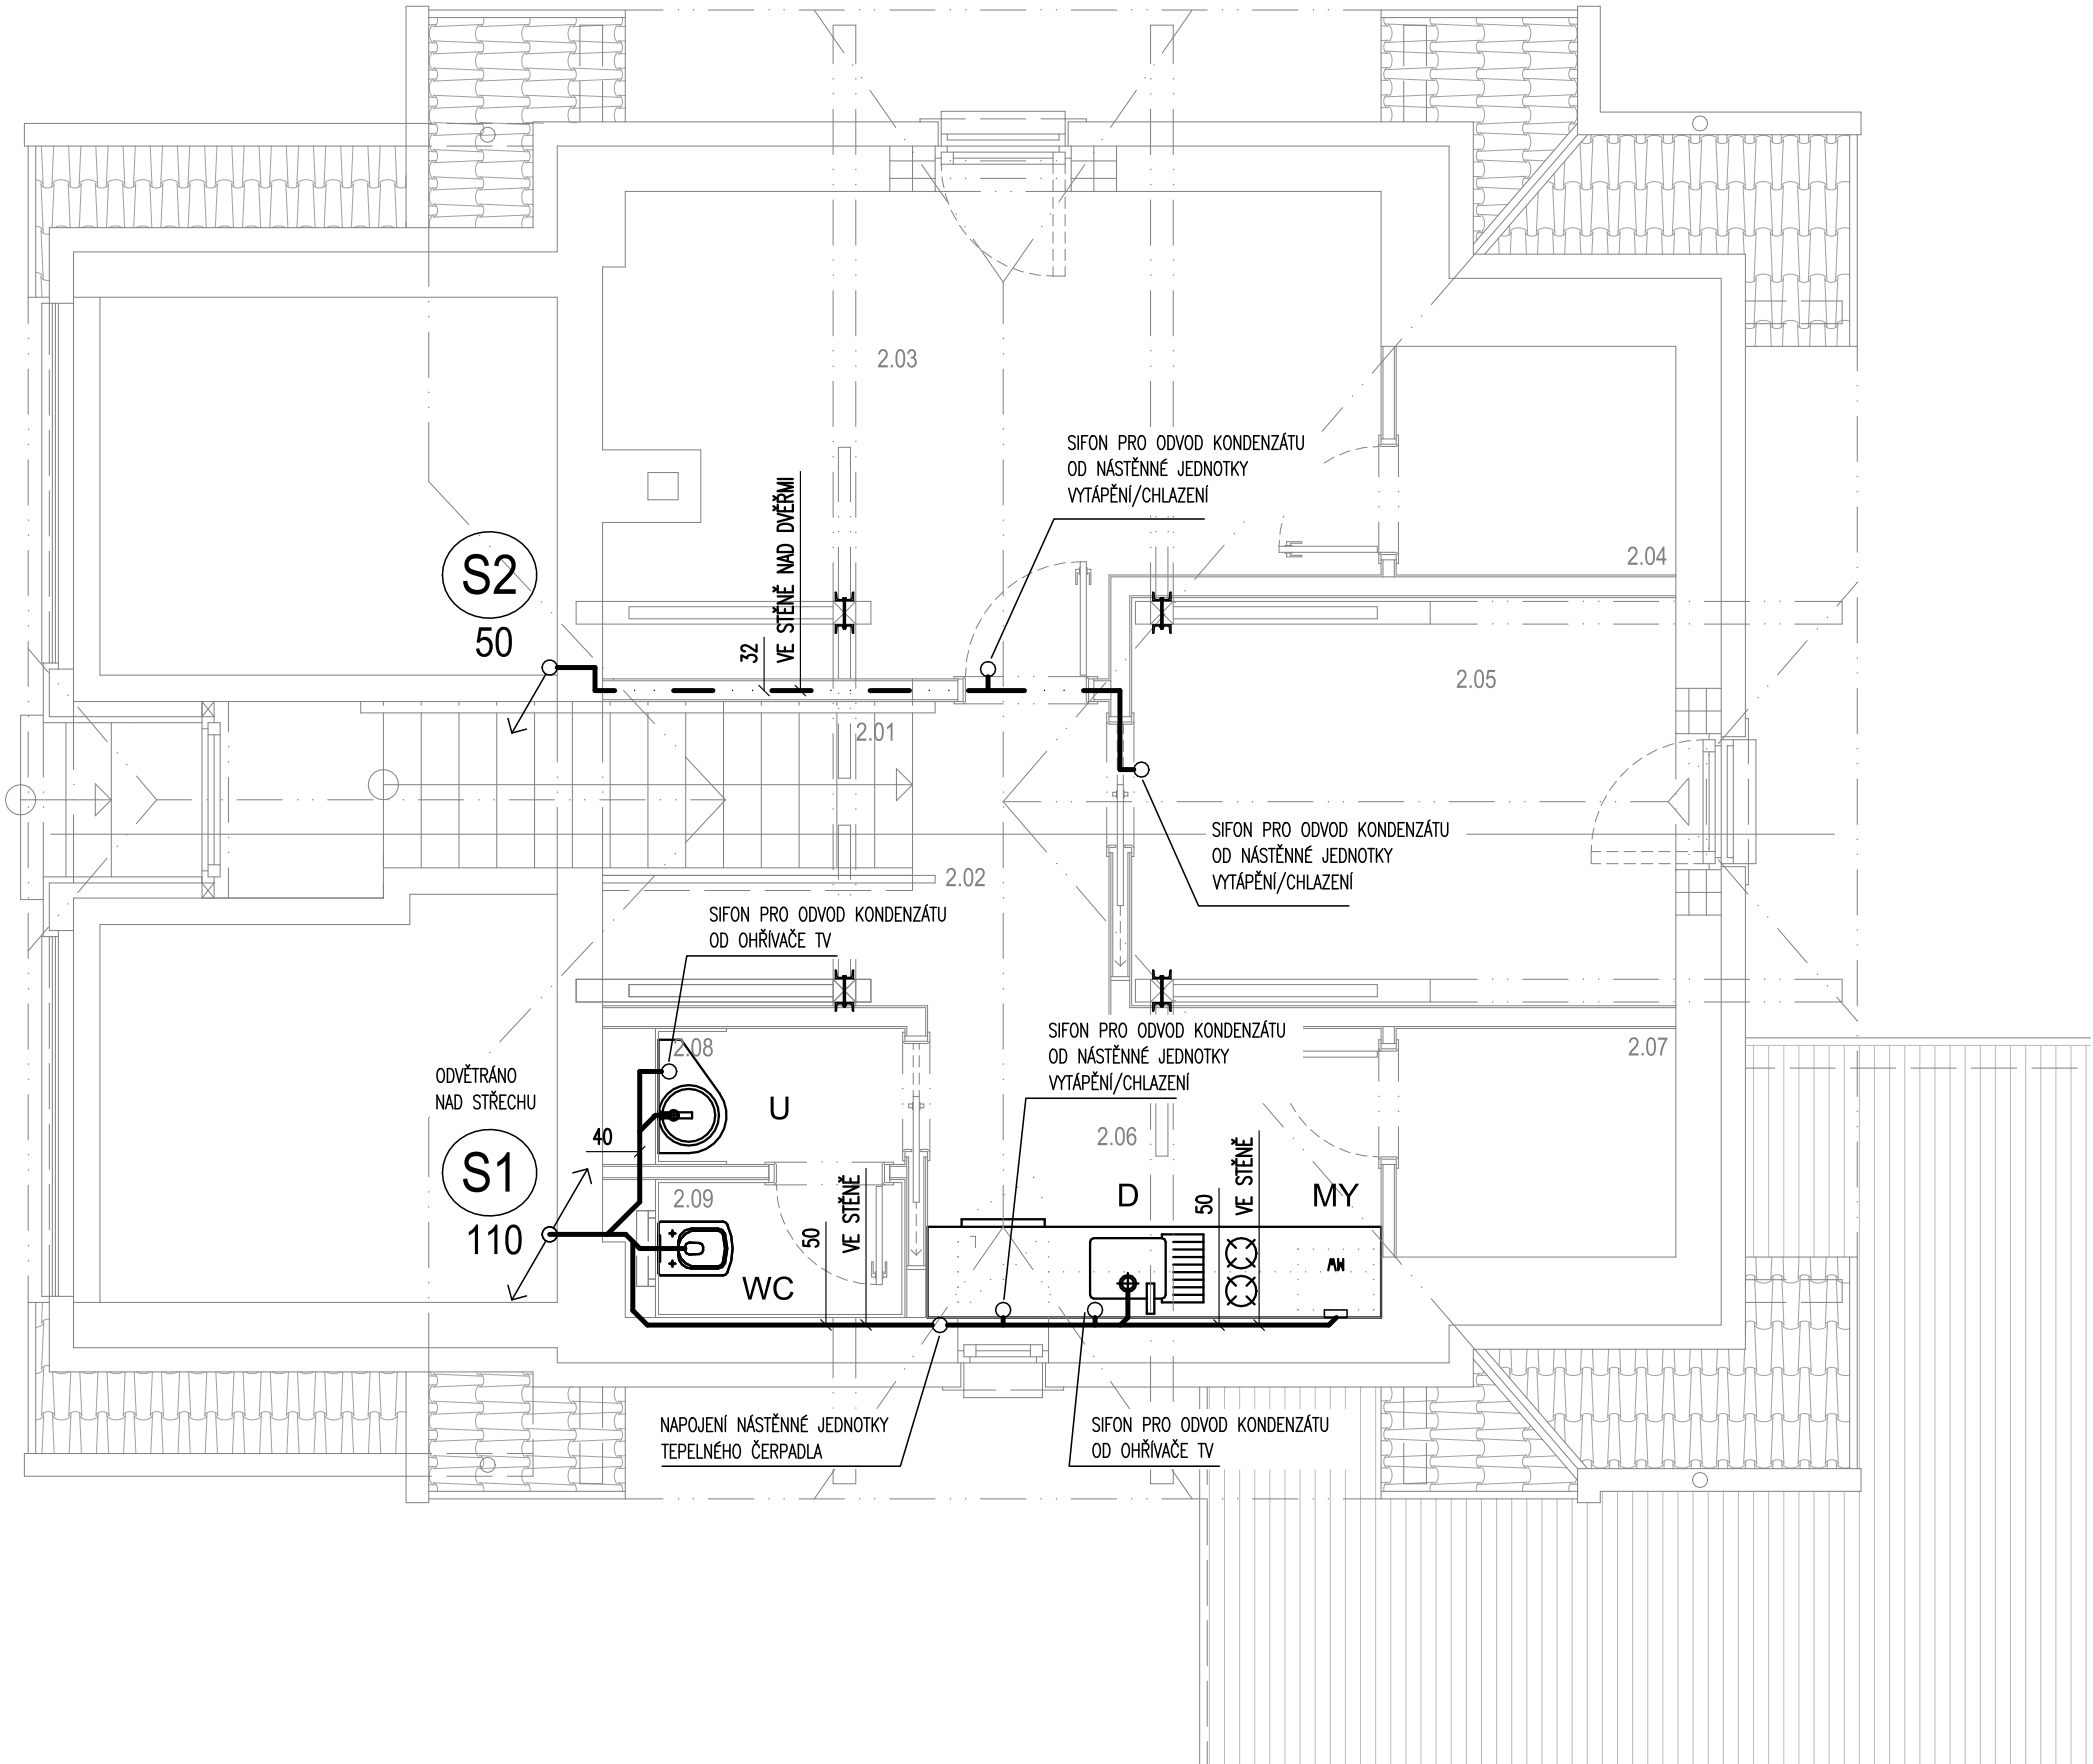

AKCE: rekonstrukce provozní budovy bez č.p. a stavební úprava v objektu č.p. 334. VD Dolní Beřkovice na p.č.st. 183/4 a st.183/2 k.ú. Dolní Beřkovice [628654], 277 01 Dolní Beřkovice	
INVESTOR: Povodí Labe, státní podnik Vita Nejedlého 951/8, Slezské Předměstí, 500 03 hradec Králové	
ZPRACOVATEL PD: LFplan s.r.o. Libušina 897, 413 01 Roudnice nad Labem +420 725 516 769 fidler@lfplan.cz www.lfplan.cz spolupráce: Jan Hána	PÁŘE Č.:
STUPEŇ PD: DOKUMENTACE PRO PROVÁDĚNÍ STAVBY	DATUM: 06 - 2024
ČÁST: D.1.4.1 ZDRAVOTECHNIKA	MĚŘÍTKO: 1:200
VÝKRES: VODOVOD PŮDORYS PODKROVÍ	VÝKRES Č.: SO-01 D.1.4.1.06