


LEGENDA:

— vodič CYKY-J 2-5x1.5
— hlavní kabelová trasa

⚡ spínač osvětlení jednobolový - č. 1

Označení svítidla	Světelné zdroje	Počet
A	1 x LED, 23.3W, 3120lm, Ra80, 4000K	1
B	1 x LED, 16.1W, 2160lm, Ra80, 4000K	3

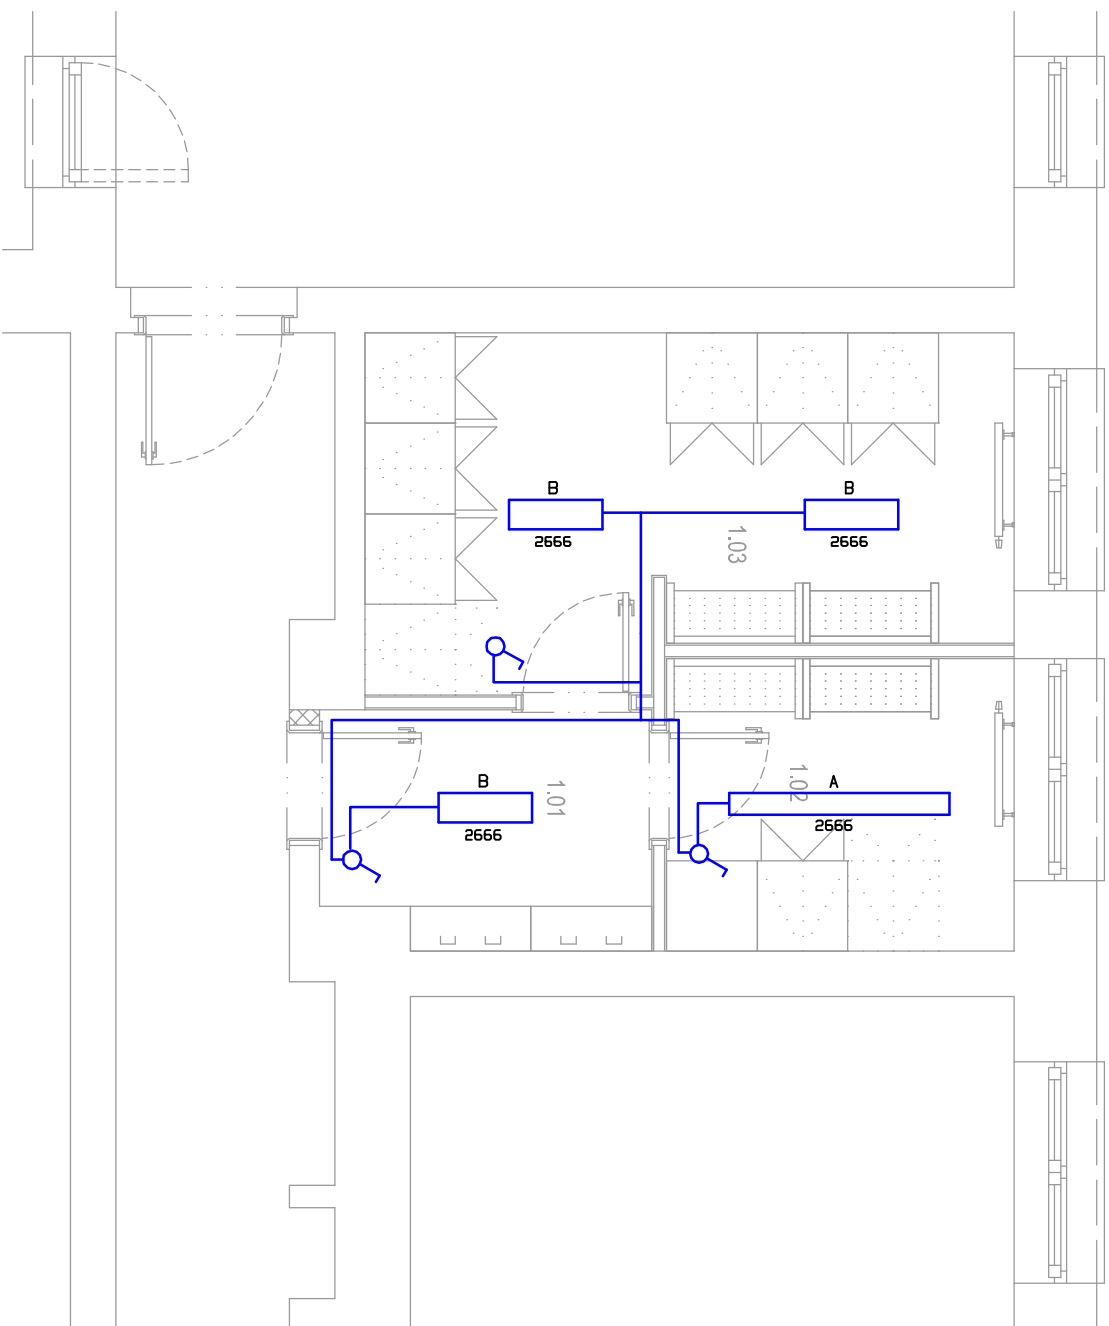

Vypracoval:	Karel Sommer	Autorizace:	
Zodpovědný projektant:	Karel Sommer ČKAIT 0015093 autorizovaný technik, techniky prostředí staveb, specializace elektrotechnická zařízení		
Název akce:	STAVEBNÍ ÚPRAVY OBJEKTŮ V AREÁLU VODNÍHO DÍLA Dolní Beřkovice		
Místo stavby:	ulice Dolní hájek, obec Dolní Beřkovice, k.ú. Dolní Beřkovice, parc. č. 183/3, 183/4	Stupeň dokumentace: DSP	
Investor:	POVODÍ LABE, státní podnik Víta Nejedlého 951/8, Slezské Předměstí, 500 03 Hradec Králové	Měřítko: 1:50 Formát: A3 Datum: 6/2024	
Profese:	D.1.4.el - ELEKTOTECHNICKÉ ZAŘÍZENÍ	Číslo výkresu:	Číslo paré:
Název výkresu:	PŮDORYS 1.NP - SO 02	D.1.4.el.06	