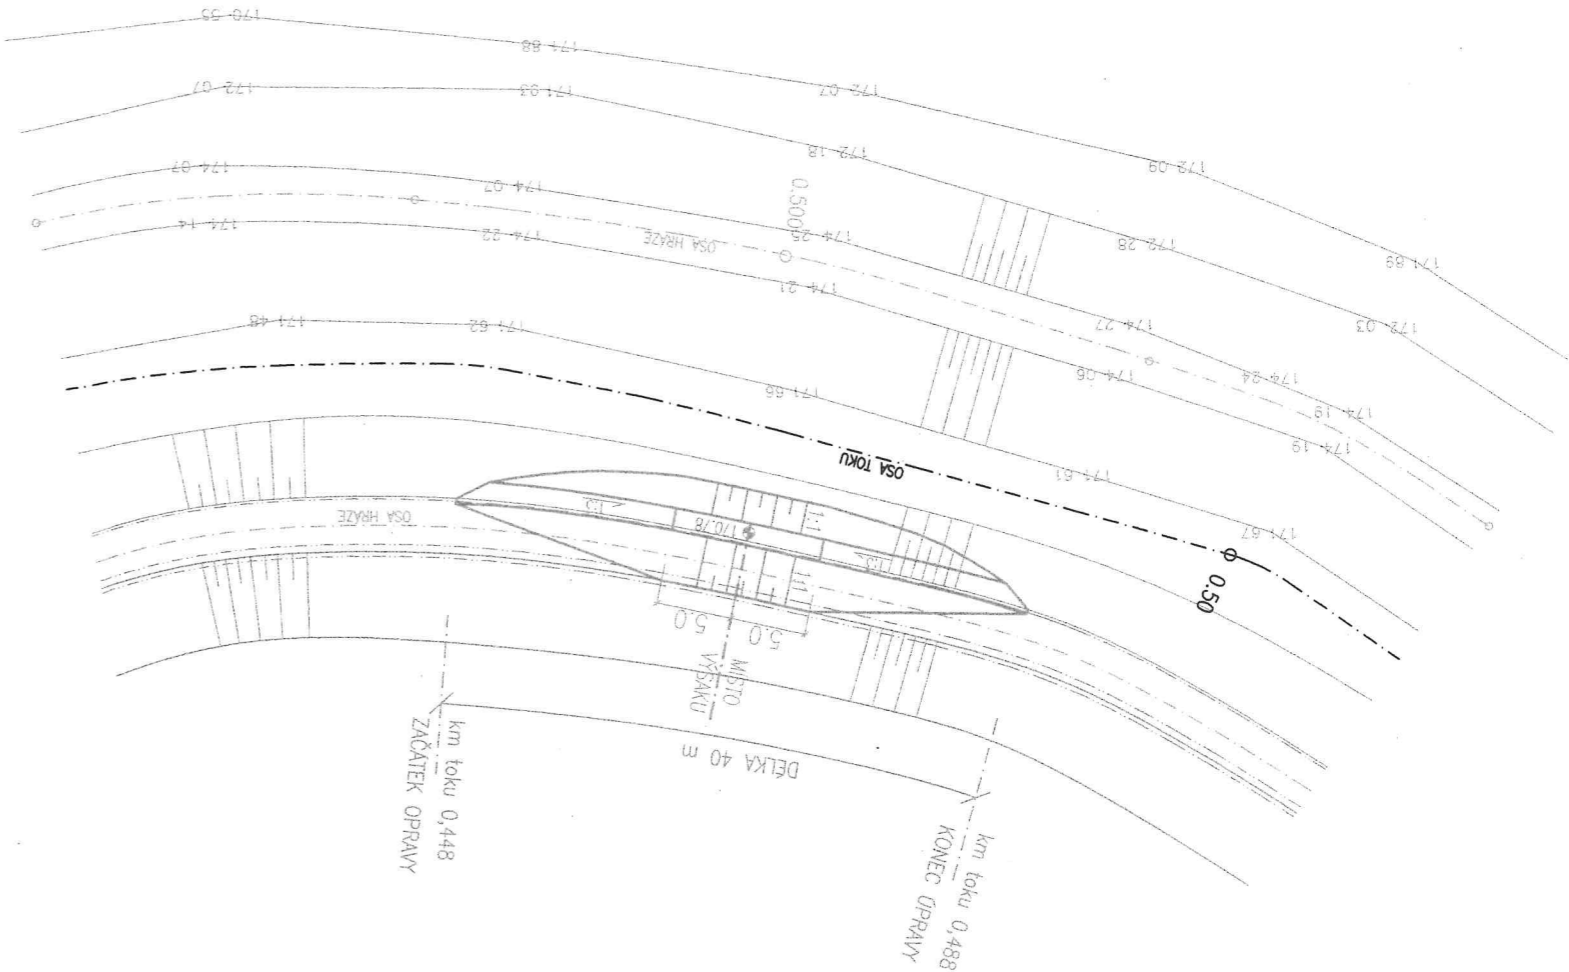

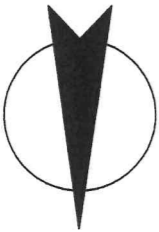


LITOBRAŤICKÝ POTOK  
OPRAVA LEVOBŘEŽNÍ HRÁZE  
ÚSEK 2 – PŮDORYS VÝKOPU



Výškový systém : BaIt p.v., Souřadnicový systém : JTSK, Kótováno v m

VPRACOVAL		Ing. Vít Rainer	INVESTOR ČR – ZVHS OPM, se sídlem Hlinky 60, 603 00 Brno	MÍSTO STAVBY LITOBŘAŤICKÝ POTOK, km 0,000 – 0,966 kraj Jihoomoravský, okres Břeclav, k.ú. Dřholec	AKCE	LITOBŘAŤICKÝ POTOK		PŘÍLOHA SO 2.1 – OPRAVA LEVÝBŘEŽNÍ HRÁZE ÚSEK 2 – PŮDORYS VÝKOPU	MĚŘÍTKO 1 : 500	ČÍSLO PŘÍLOHY C.11
KRESLIL		Ing. Vít Rainer								
ZODP. PROJEKTANT		Ing. Stanislav Zatecký								
VEDOUcí ÚTVARU		Ing. Stanislav Holomek								
PRACOVNÍŠTĚ BRNO: Okružní 29a, 638 00 Brno Tel.: 545222434 Fax: 545222642 www.vdibd.cz										
VODNÍ DLA – TBD a.s. 										



ROVINA, a.s.  
768 24 HULÍN, NOVOMĚSTSKÁ 134  
ICO 64508310 DIC CZ64508310  
545222434  
545222442